

NEK MAPY ZASADNICZEJ Nr 2213/064,2213/112

SKALA 1:500

działka nr 187
STARY PODOŚ
Płoniawy-Bramura
makowski
mazowieckie

GEODETA UPRAWNIION
Wzrostek BGK Nr 17856
inż. Adam Bobiński

06-200 Maków Maz. ul. Leśna 5
tel. 029-74 72 314, C-606 763 409

Stary Podos
0.23

ORIENTACJA 1:2500

185/2

112.3

112.6 L.2 ABUDOWA

186

R

112.5

112.3

symbol	dotyczy
1	Przydomowa oczyszczalnia ścieków
2	Przepompownia ścieków
SN	Studnia nieistniejąca lub do likwidacji
W	Studzienka przepływowa
Zaprojektowano instalację odpowietrzającą poprzez wewnętrzną instalację kanalizacji - do wykonania przez właścicieli posesji we własnym zakresie	

OBIEKT:	BUDYNEK MIESZKALNY JEDNOROD.
ADRES BUD.:	STARY PODOŚ, dz.187
PRZEDMIOT:	PROJEKT ZAGOSPODAROWANIA
AUTOR OPRACOWANIA	inż. Adam Bobiński
DATA:	MA

06-210 Płoniawy-Bramura

194

R45.41

WYCINEK MAPY SYT. - WYS.
Nr. 243.433.112
skala 1:500
/powiększenie ksero/



STAROSTA MAKOWSKI
ul. Rynek 1
06-200 Maków Maz.
-1-

Mapa niniejsza może służyć
do celów projektowych.

Nie wyklucza się istnienia w terenie innych
- nie wykazanych na niniejszej mapie - urządzeń
podziemnych, które nie były zgłoszone do
inwenturyzacji lub o których brak jest
informacji w instytucjach branżowych.

PROJEKT ZAGOSPODAROWANIA DZIAŁKI Nr ewid. 216/1

Inwestor. - MAŁGORZATA SZEFLER
Adres. - PODOŚ STARY 15A
06-210 Płoniawy
Gmina Płoniawy Bramura
Objekt. - BUDYNEK MIESZKALNY JEDNORODZINNY
w.g. projektu indywidualnego.

Urząd Rejonowy w Makowie Mazowieckim
Oddział Filia Wojewódzkiego Ośrodka
Dokumentacji Geodezyjno-Kartograficznej
Stwierdza się zgodność z oryginałem
Nr ewid. 2213-21/95
dnia 1997-10-26

z up. KIEROWNIKA URZĘDU
tech. geod. Bogdan Charzewski
Kierownik Oddziału-Filia Terenowej
Wojewódzkiego Ośrodka Dokumentacji
Geodezyjno-Kartograficznej

Legenda na następnej stronie

Działka Nr ewid. 216/1 położona we wsi
Podosz Stary Nr 15A, 06-210 Płoniawy
Gmina Płoniawy Bramura nie jest ujęta
w rejestrze zabytków i nie podlega ochronie.

STAROSTA MAKOWSKI
ul. Rynek 1
06-200 Maków Maz.
-1-

Niniejsze stanowi załącznik do decyzji
o pozwoleniu na budowę Nr 14.1351-22/00
z dnia 10.02.2000r.

symbol	dotyczy
1	Przydomowa oczyszczalnia ścieków
2	Przepompownia ścieków
SN	Studnia nieistniejąca lub do likwidacji
W	Studnia przydomowa

Zaprojektowano instalację odprowadzającą poprzez
wewnętrzną instalację kanalizacyjną do wykonania przez
właściciela posesji we własnym zakresie

OBJEKT	BUDYNEK MIESZKALNY JEDNORODZINNY	
ADRES BUDOWY	PODOŚ STARY 15A NR. EW. DZ. 216/1	
PRZEDMIOT	PROJEKT ZAGOSPODAROWANIA DZIAŁKI	
AUTOR OPRACOWANIA	DATA	Nr rys
TECHNIK PROJEKTOWANIA 	02. 2000R	
SKALA		1.
1:500		

Adam Wałdecki
mgr inż. inżynier geodeta
upr. geod. 1000/00
upr. inż. 1000/00
upr. inż. 1000/00

RYS. 42

WYCINEK MAPY ZASADNICZEJ

Skala 1:1000
Wydział Geodezji, Kartografii, Katastru i Gospodarki Nieruchomościami

Poświadczam, że zgodność niniejszej mapy z oryginałem
przyjętym do państwowego zasobu geodezyjnego
i kartograficznego z dnia 16-06-2009

i zaświadczam, że jest ona zgodna z celami projektowymi.
Niniejsza mapa jest zgodna z celami projektowymi.

Z up. Starosty

Maków Maz. dnia 16-06-2009

mgr inż. Józef Iwiński
Dyrektor Wydziału Geodezji, Kartografii,
Katastru i Gospodarki Nieruchomościami
Gminy Maków Mazowiecki

STAROSTA MAKOWSKI
Wydział Geodezji, Kartografii, Katastru
i Gospodarki Nieruchomościami
Reprodukowanie, rozpowszechnianie
i rozprowadzanie niniejszego dokumentu
wymaga zezwolenia, o którym mowa
w art. 18 ustawy z dnia 17 maja 1989 r.
- Prawo geodezyjne i kartograficzne
(Dz. U. Nr 30, poz. 153 z późniejszymi zmianami)


16-06-2009

Maków Maz. dnia

/podpis/

Z up. Starosty

mgr inż. Józef Iwiński
Dyrektor Wydziału Geodezji, Kartografii,
Katastru i Gospodarki Nieruchomościami
Gminy Maków Mazowiecki

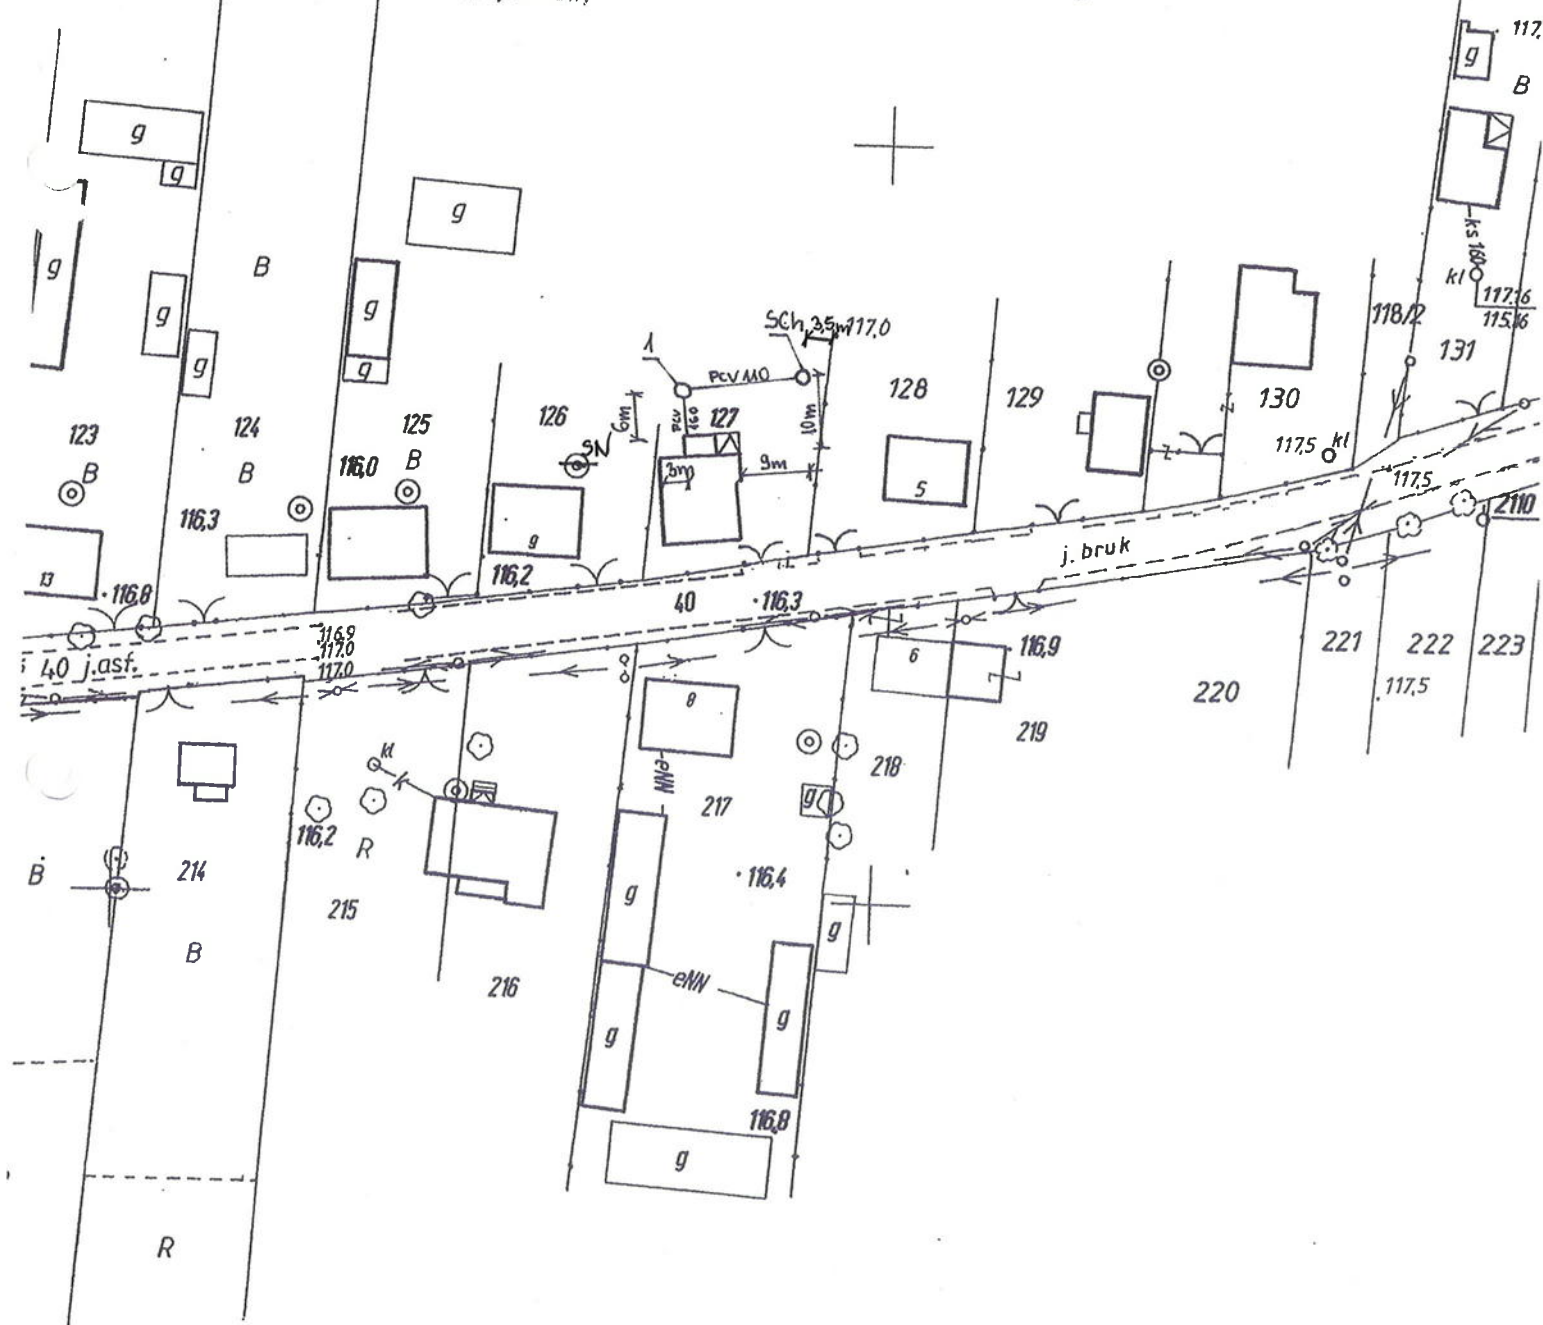


TARE ZACISZE DZ.127

symbol	dotyczy
1	Przydomowa oczyszczalnia ścieków
2	Przepompownia ścieków
SN	Studnia nieistniejąca lub do likwidacji
SCh	Studnia chłonna
Zaprojektowano instalację odpowietrzającą poprzez wewnętrzną instalację kanalizacji - do wykonania przez właścicieli posesji we własnym zakresie	

Adam Warzecki
mgr inż. Józef Iwiński
mgr inż. Józef Iwiński
mgr inż. Józef Iwiński

symbol	dotyczy
1	Przydomowa oczyszczalnia ścieków
2	Przepompownia ścieków
SN	Studnia/nieistniejąca lub do likwidacji
W	Studzienka przepływowa

Zaprojektowano instalację odpowietrzającą poprzez wewnętrzną instalację kanałizacji - do wykonania przez właścicieli posesji we własnym zakresie

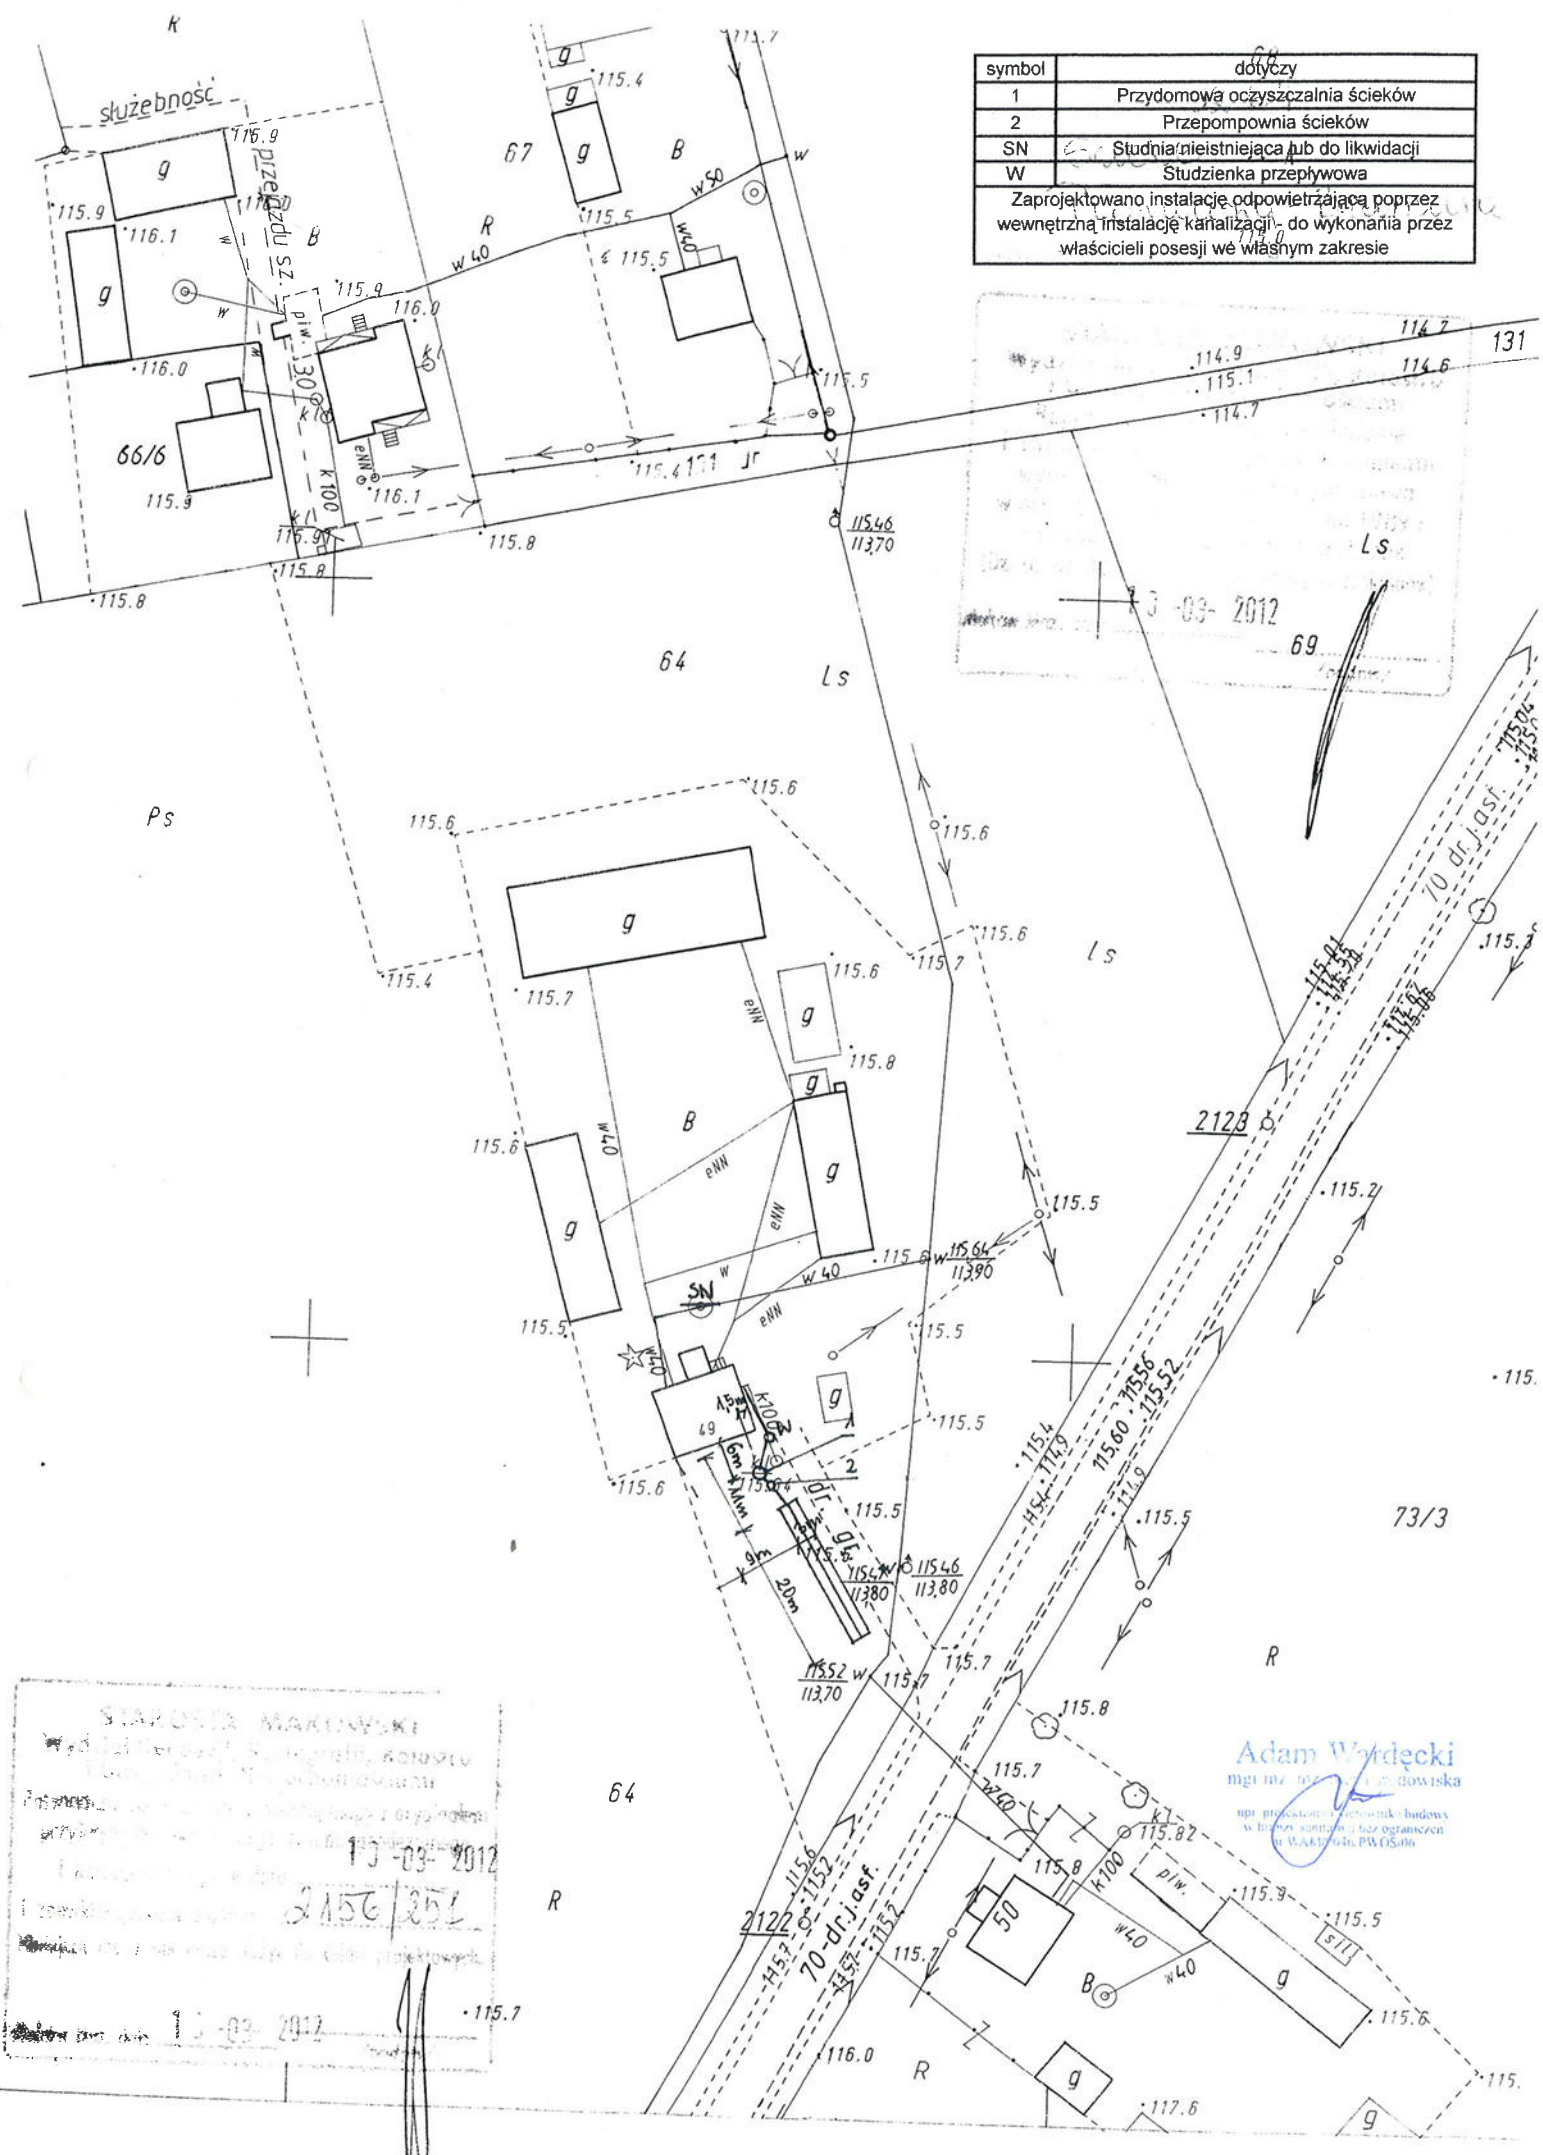

STAROSTA MAKOWSKI
 Wydział Geodezji, Kancelaria, Komisja
 Rozbudowy i Modernizacji
 13-03-2012
 2156/251
 13-03-2012

Adam Wardecki
 mgr inż. architekt budowlana
 upr. projektowania i nadzoru budowlanego
 w biurowym zakresie, bez ograniczeń
 Nr Wskazania PW.05.06

WYCINEK KARTY ZASADNICZEJ

Skala 1:1000

STAROSTA MAKOWSKI
Wydział Geodezji, Kartografii, Katastru
i Gospodarki Nieruchomościami
Powiadza się zgodność niniejszej mapy z oryginałem
przyjętym do prowadzenia ewidencji gruntów i budynków
i kartograficznego z dnia 15-06-2009
Najbliższa droga asfaltowa jest do celów projektowych


15-06-2009
2156/244, 2156/243
Maków Maz. dnia 15-06-2009
wiosna Zbicha

STAROSTA MAKOWSKI
Wydział Geodezji, Kartografii, Katastru
i Gospodarki Nieruchomościami
Reprodukcja niniejszego dokumentu
wymaga zażyczenia o własnym mowie
w art. 18 ustawy z dnia 17 maja 1989 r.
- Prawo geodezyjne i kartograficzne
(Dz. U. Nr 30 poz. 133 z późn. zmianami)

Maków Maz. dnia 15-06-2009
Dyrektor Wydziału Geodezji, Kartografii, Katastru i Gospodarki Nieruchomościami

symbol	dotyczy
1	Przydomowa oczyszczalnia ścieków
2	Przepompownia ścieków
SN	Studnia nieistniejąca lub do likwidacji
W	Studzienka przepływowa

Zaprojektowano instalację odpowietrzającą poprzez
wewnętrzną instalację kanalizacji - do wykonania przez
właścicieli posesji we własnym zakresie

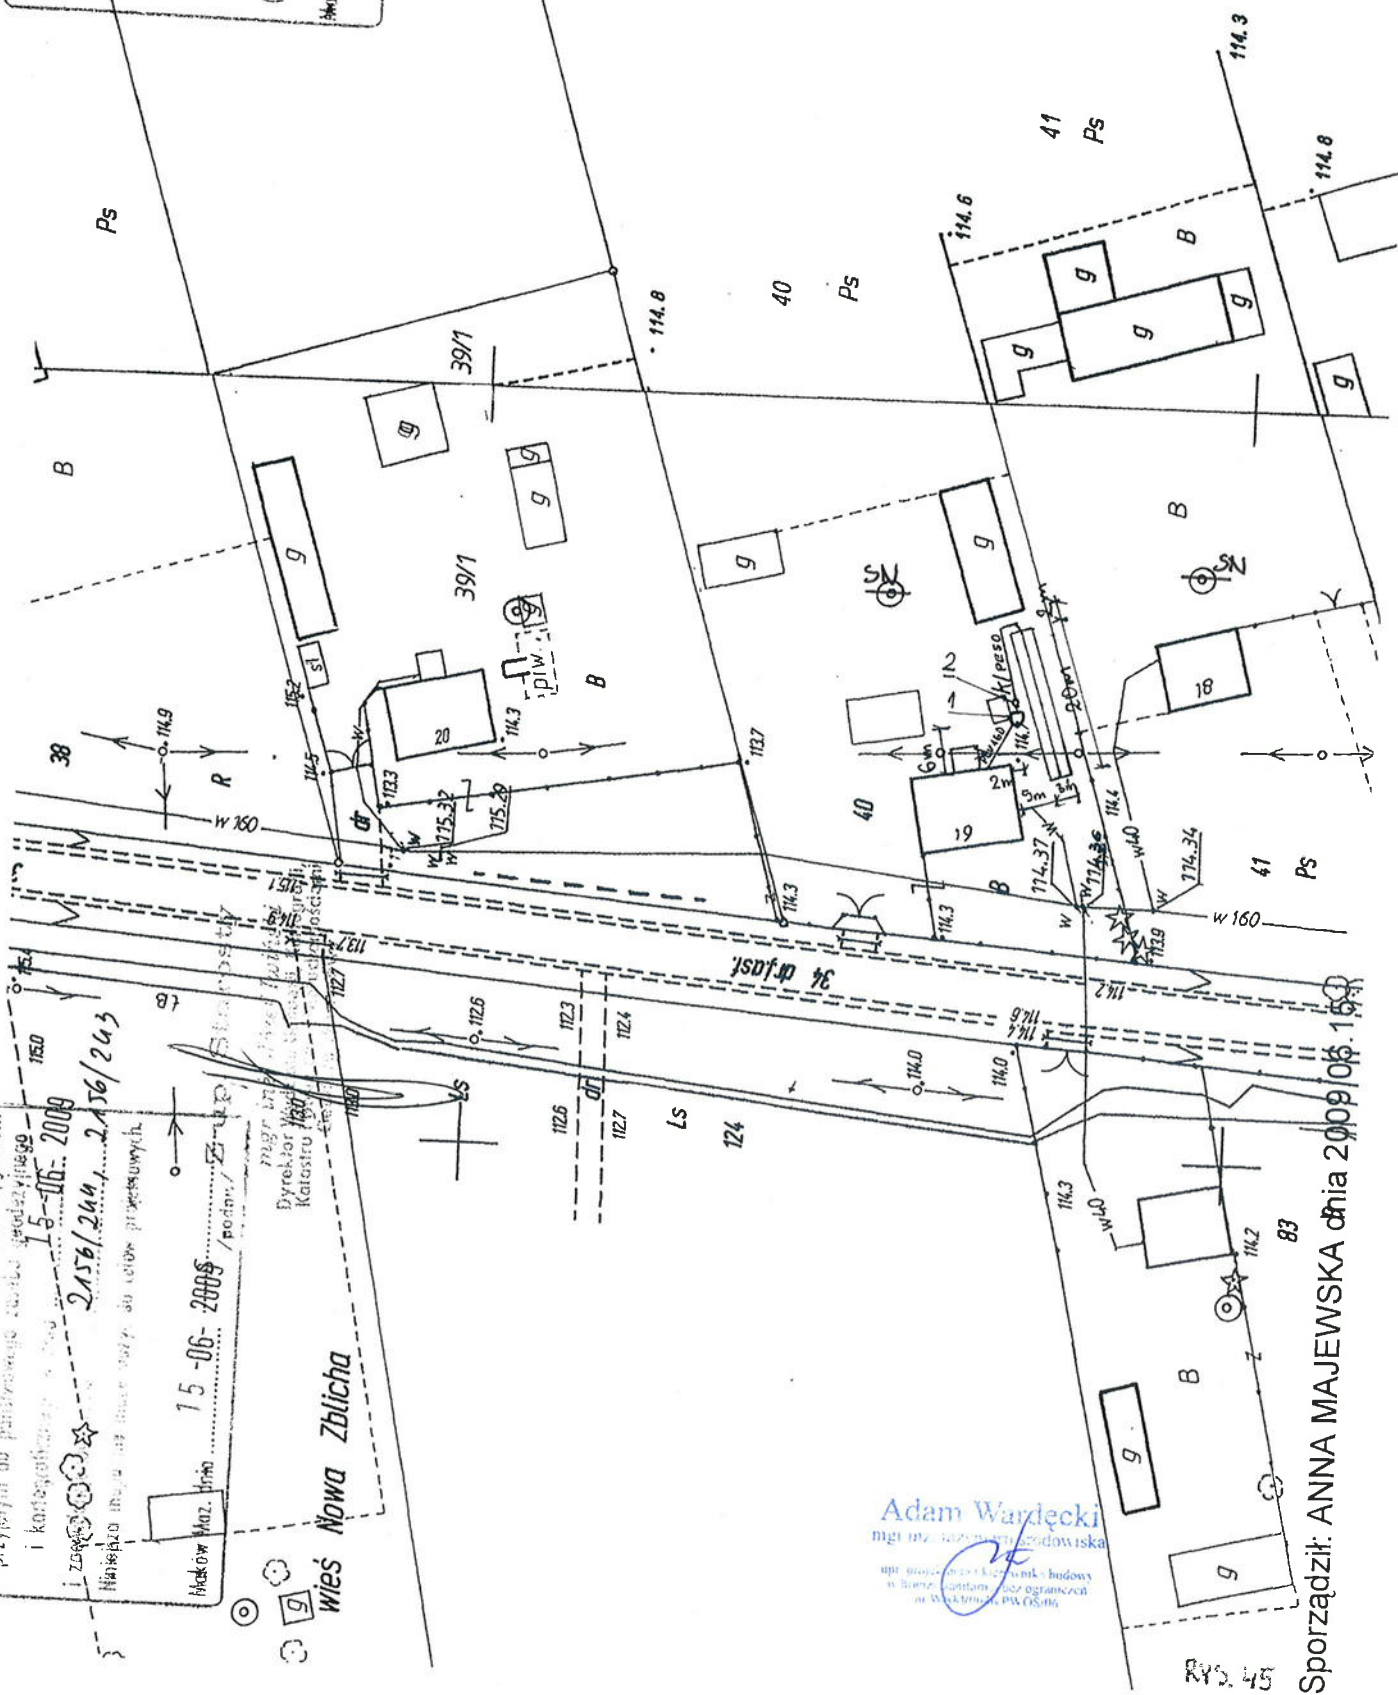

Sporządził: ANNA MAJEWSKA dnia 2009.06.15

RYS. 45

Wycinek z mapy zasadniczej nr 2156/241
 skala 1:500

biekt: 34
 bręb: Suche
 mina: Płoniawy Bramura
 /oj, Mazowieckie

ORIENTACJA 1:25000


WYKONANO PRZECIĄGNIĘCIEM
 1:500 430/1320 10211624
 1152 430/1320 10211624
 1152 430/1320 10211624
 1152 430/1320 10211624

Adam Wąrdęcki
 mgr inż. inżynier środowiska
 upr. projektanta i wykonawcy budowy
 w branżach sanitarnych i gazowniczych
 w Warszawie, ul. Włocławska 100, 01-140

RY5 46

symbol	dotyczy
1	Przydomowa oczyszczalnia ścieków
2	Przepompownia ścieków
SN	Studnia nieistniejąca lub do likwidacji
W	Studzienka przepływowa

Zaprojektowano instalację odprowadzającą poprzez
 wewnętrzną instalację kanalizacyjną - do wykonania przez
 właścicieli posesji we własnym zakresie

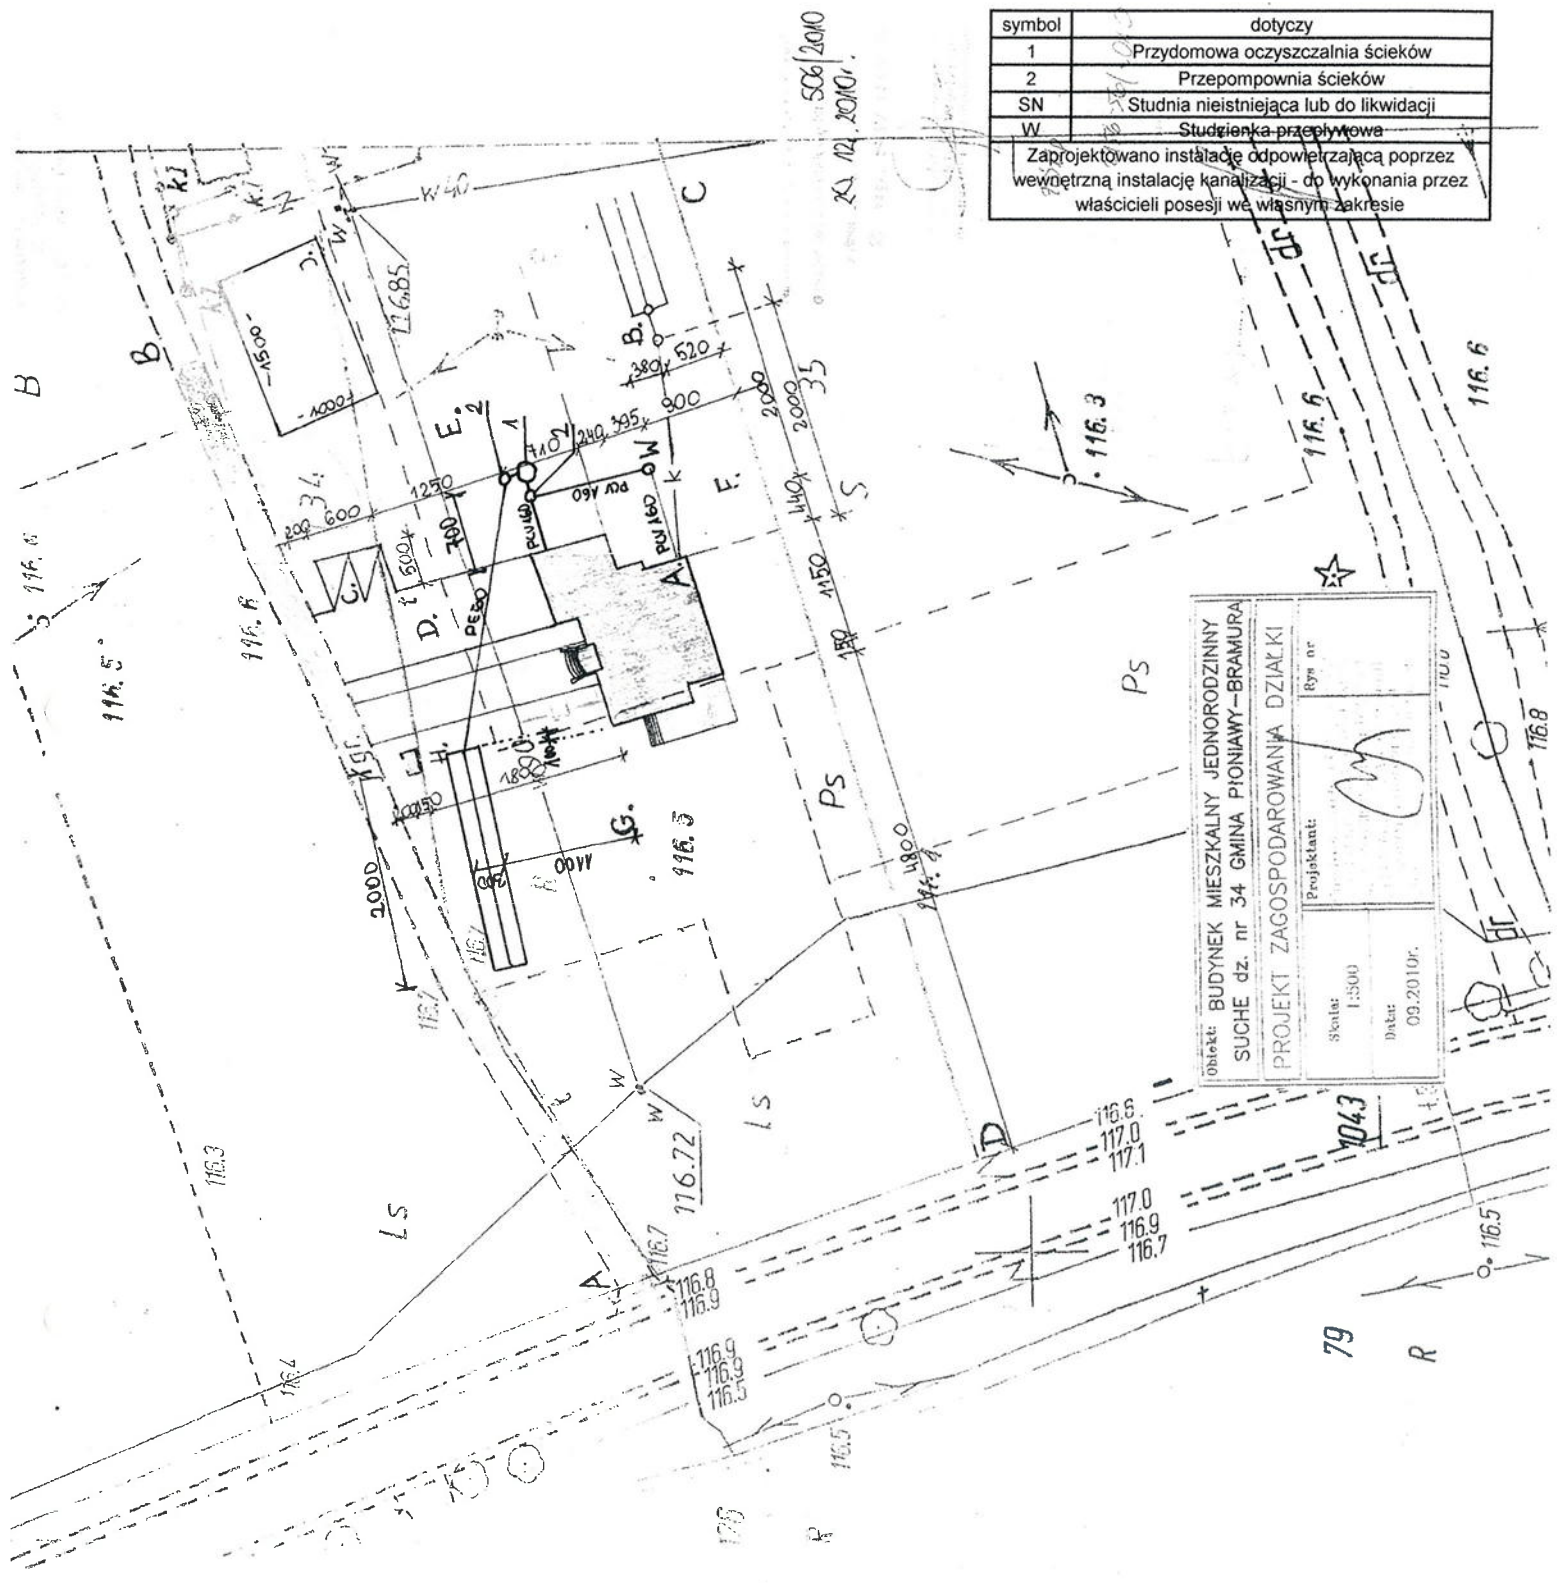

Obiekt: BUDYNEK MIESZKALNY JEDNORODZINNY SUCHE dz. nr 34 GMINA PŁONIAWY-BRAMURA PROJEKT ZAGOSPODAROWANIA DZIAŁKI	
Skala: 1:500 Data: 09.2010r.	Projektant: Rys. nr

506/2010
 XI.12.2010r.

SKALA 1:500 (powiększenie)

SUCHE

Plonawy-Bramura
mazowieckie


STAROSTA MAKOWSKI

ul. Rynek 1

06-200 Maków Maz.

- 1 -

symbol	dotyczy
115.9	Przedmowa oczyszczalnia ścieków
	Przepompownia ścieków
SN	Studnia nieistniejąca lub do likwidacji
W	Studzienka przepływowa
Zaprojektowano instalację odpowietrzającą poprzez wewnętrzną instalację kanalizacji - do wykonania przez właścicieli posesji we własnym zakresie	

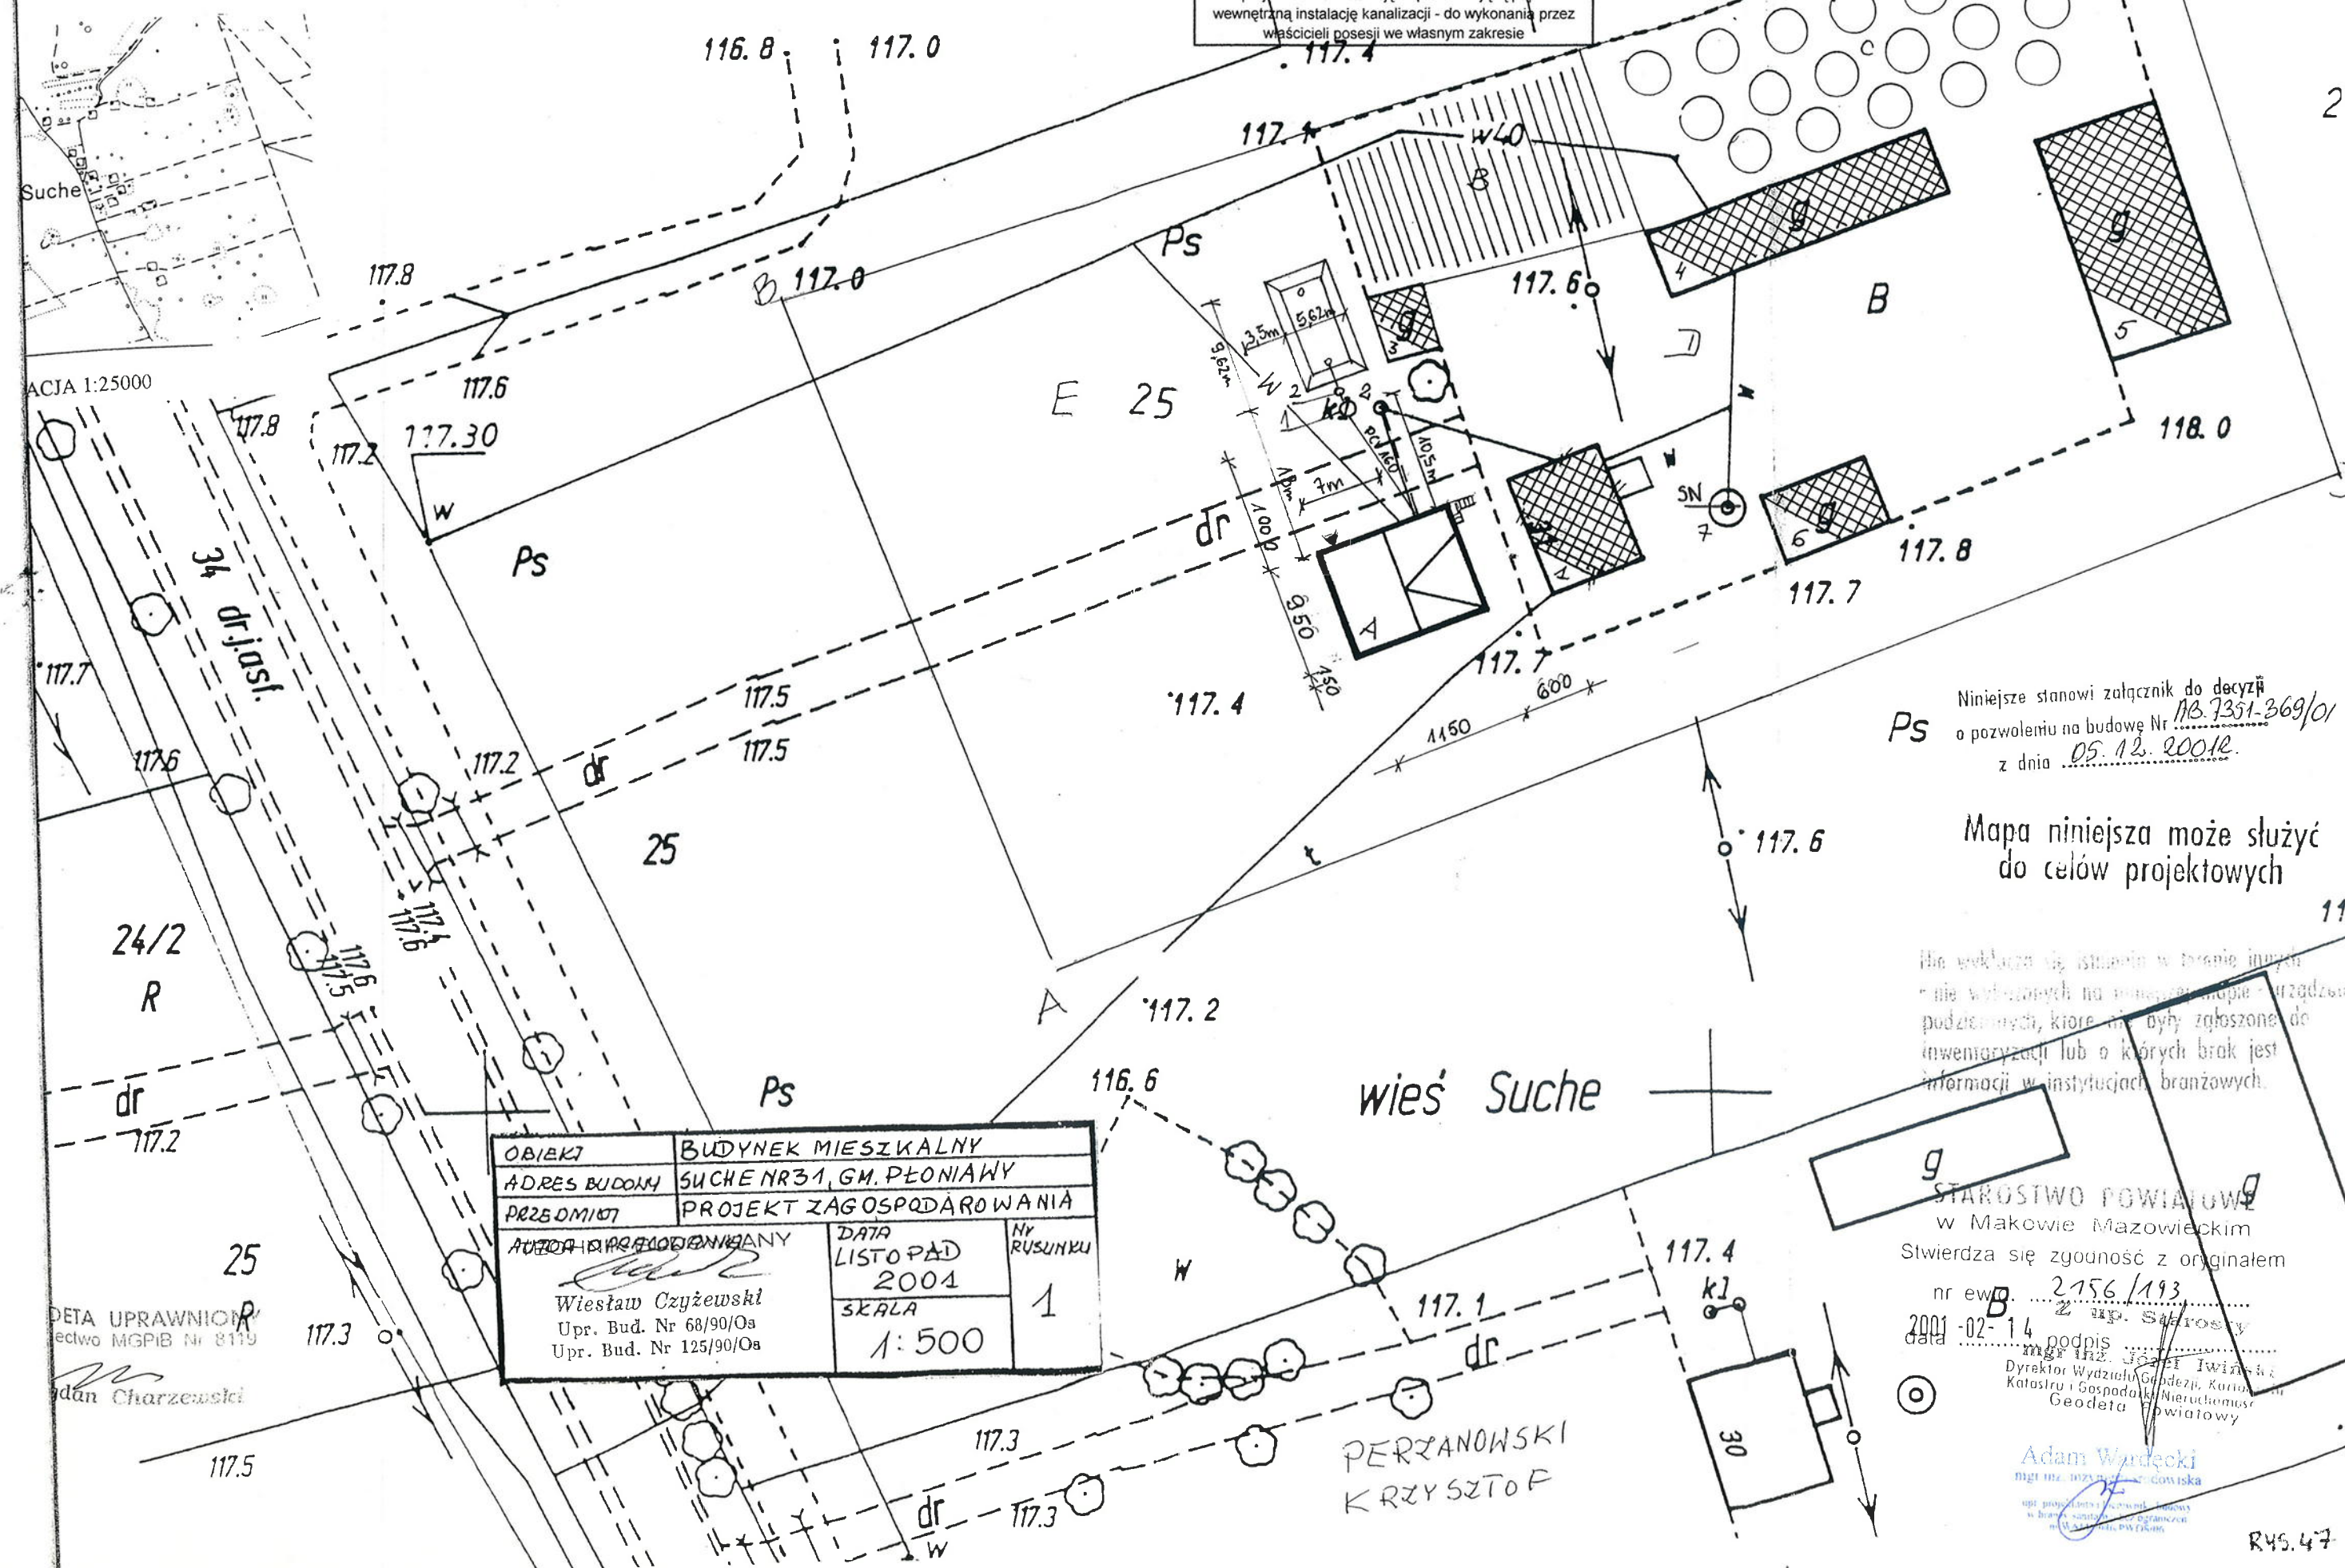

Niniejsze stanowi załącznik do decyzji
o pozwoleniu na budowę Nr MB.7351.369/01
z dnia 05.12.2001r.

Mapa niniejsza może służyć
do celów projektowych

Ma wklejać się istniejącą w terenie innych
nie włączonych na niniejszą mapę - urządzeń
podziemnych, które nie były zgłoszone do
inwentaryzacji lub o których brak jest
informacji w instytucjach branżowych.

OBIEKT	BUDYNEK MIESZKALNY
ADRES BUDOWY	SUCHE NR 31, GM. PŁONIAWY
PRZEBIEG	PROJEKT ZAGOSPODAROWANIA
AUTOR PROJEKTOWANIA	DATA LISTOPAD 2004
Wiesław Czyżewski	NR RYSUNKU 1
Upr. Bud. Nr 68/90/Os	
Upr. Bud. Nr 125/90/Os	
SKALA	1:500

STAROSTWO POWIATOWE
w Makowie Mazowieckim
Stwierdza się zgodność z oryginałem
nr ew. 2756/193
data 2001-02-14 podpis up. Starosta
mgr inż. Joachim Iwinski
Dyrektor Wydziału Geodezji, Kartografii
Katastru i Gospodarki Nieruchomościami
Geodeta Powiatowy

Adam Wardecki
mgr inż. inżynier geodeta
upr. projektowania, budowy
i eksploatacji urządzeń
inżynierskich w budownictwie


R45.47

Wycinek mapy syt.-wys. Nr 2156/253
 SKALA 1:500

Obiekt: działka nr 91
 Obręb: SUCHE
 Gmina: Płoniawy-Bramura
 Powiat: makowski
 Woj. mazowieckie


symbol	dotyczy
1	Przydomowa oczyszczalnia ścieków
2	Przepompownia ścieków
SN	Studnia nieistniejąca lub do likwidacji
W	Studzienka przepływowa

Zaprojektowano instalację odpowietrzającą poprzez wewnętrzną instalację kanalizacji - do wykonania przez właścicieli posesji we własnym zakresie

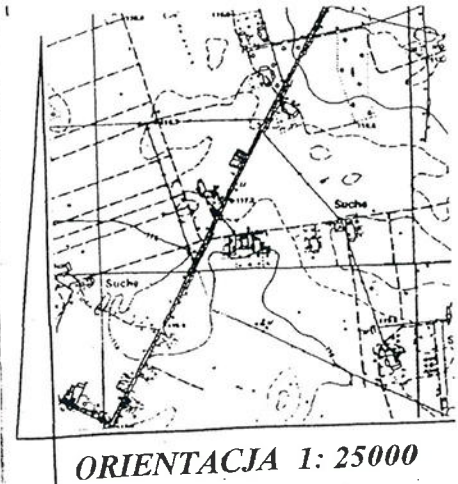


GEODETA UPRAWNIONY
 Świadczenie GGK Nr 17855
 inż. Adam Wójcikowski

06-200 Maków Maz. ul. Leśna 5
 tel. 029-7172314, 0-500 763 409

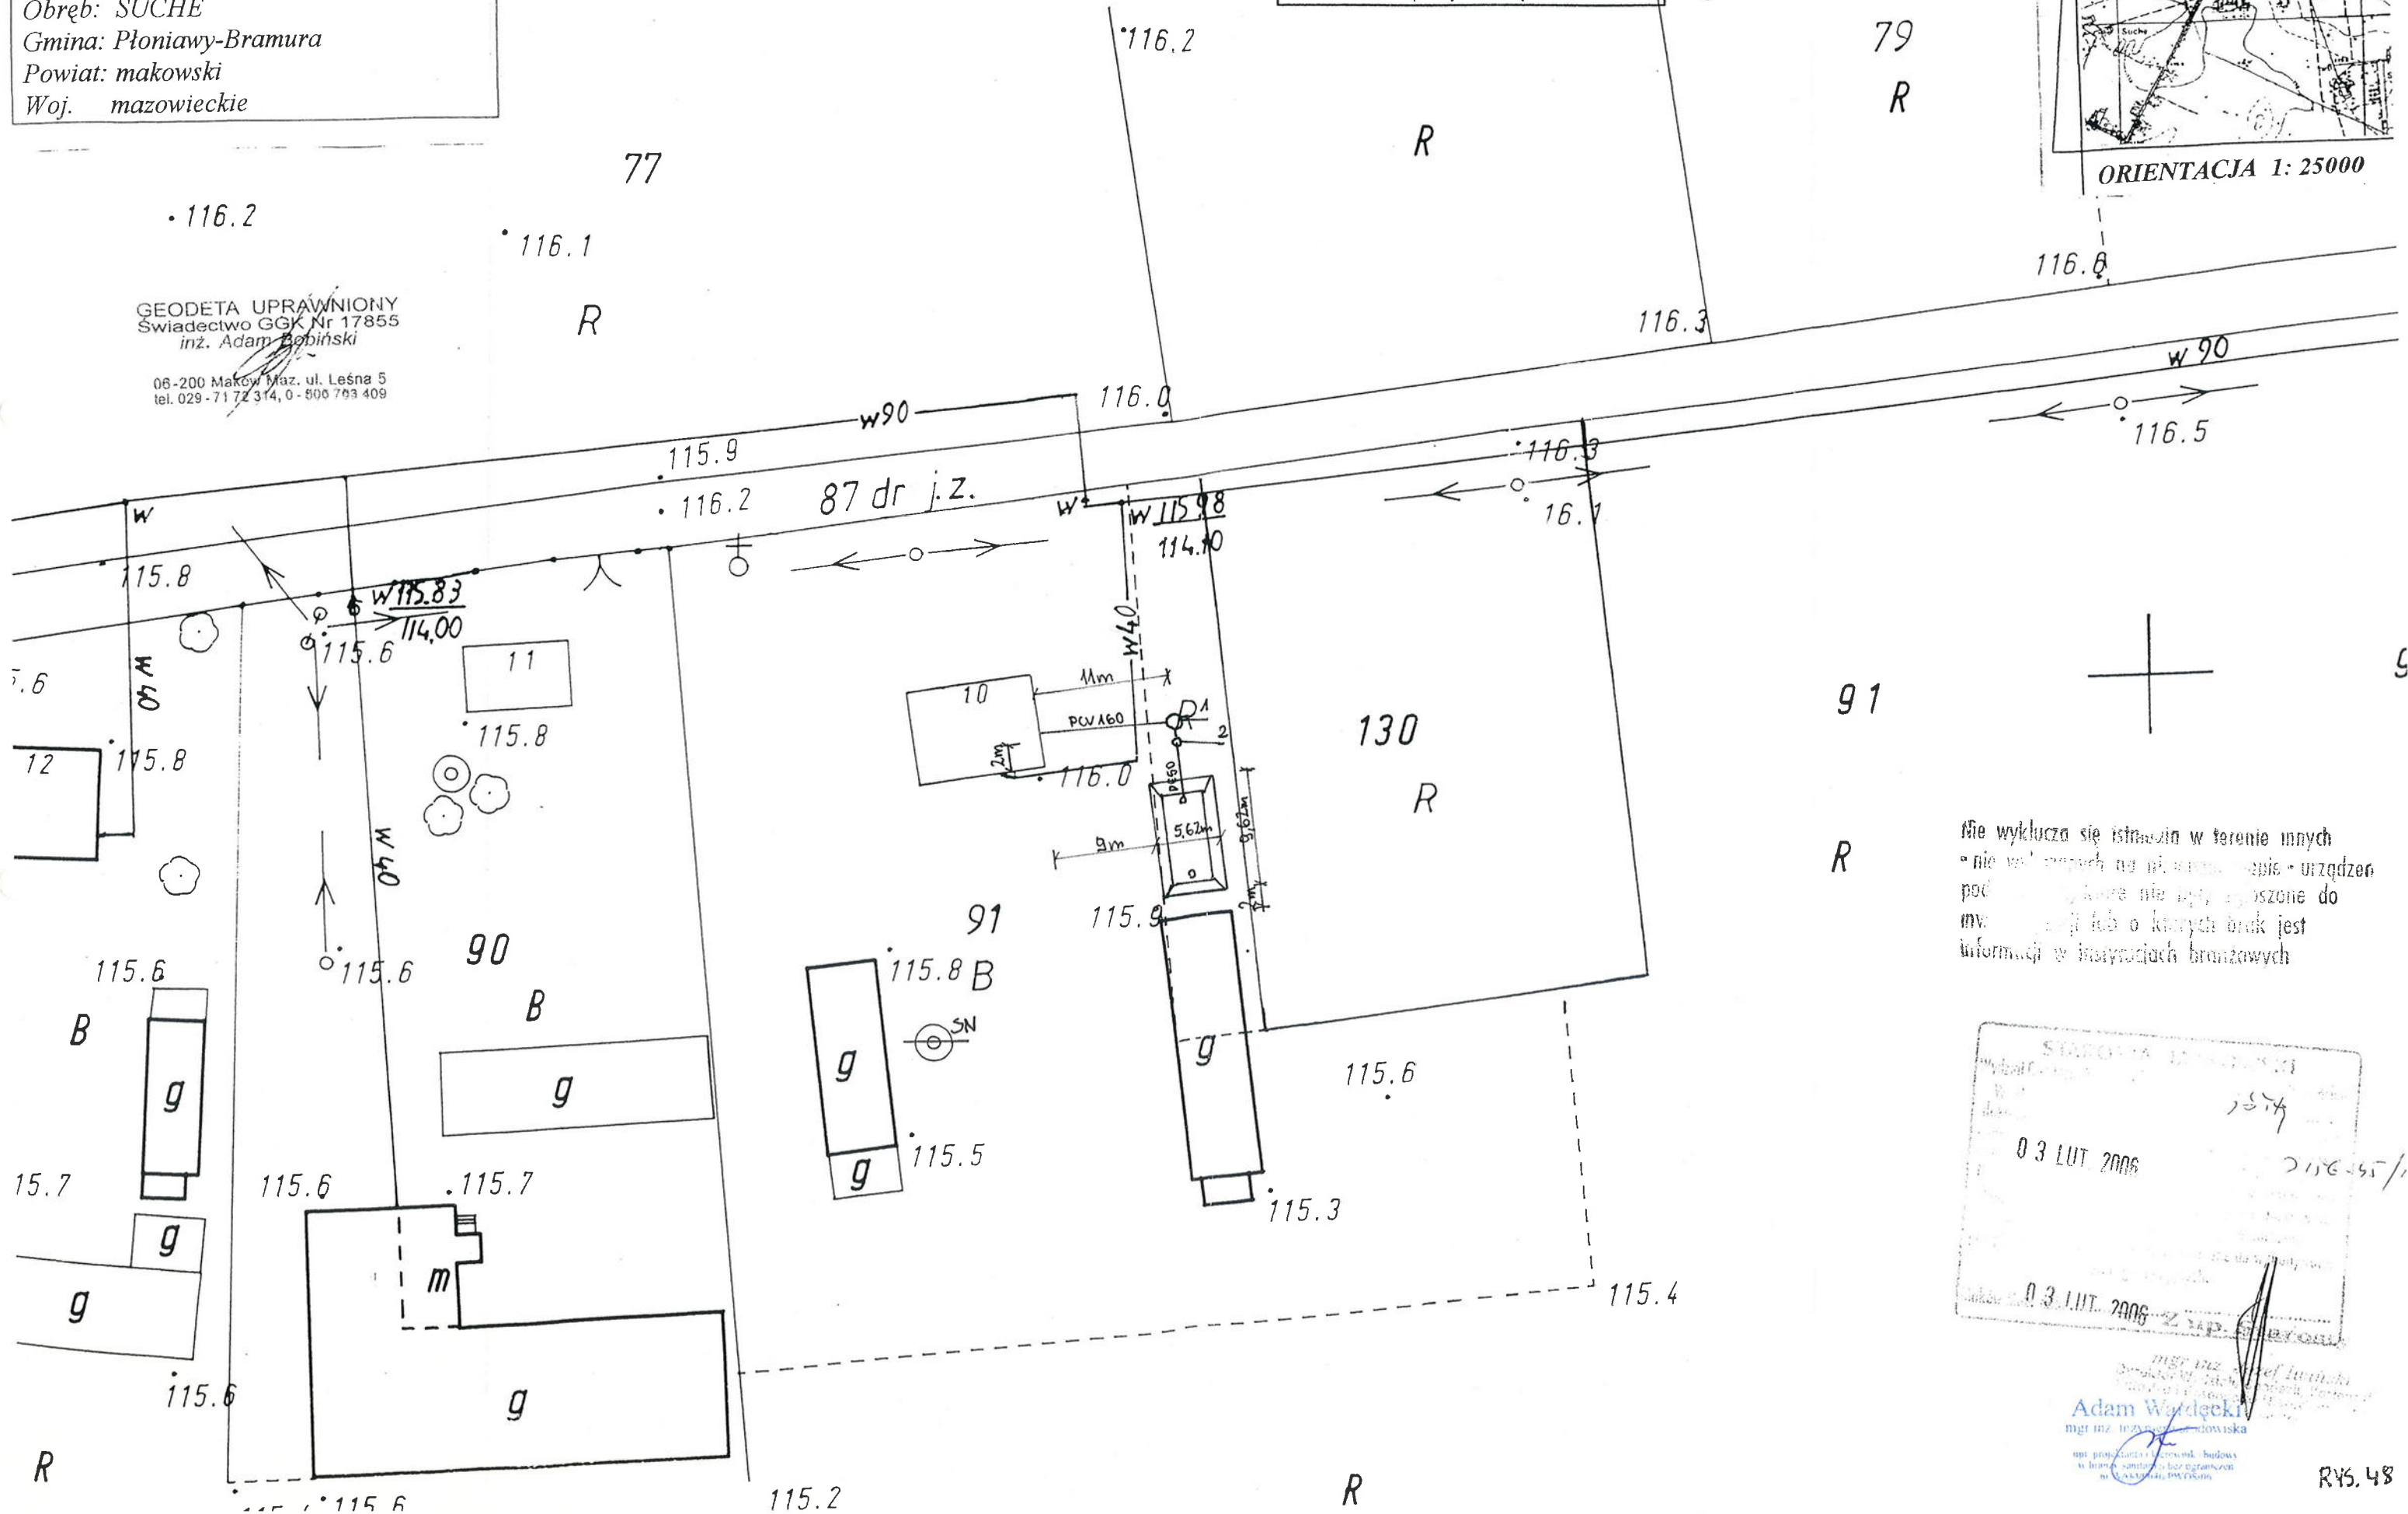


nie wyklucza się istnienia w terenie innych
 • nie wchodzących na teren posesji - urządzeń
 pod ziemią, które nie były zgłoszone do
 m.v. lub o których brak jest
 informacji w insygniach brązowych

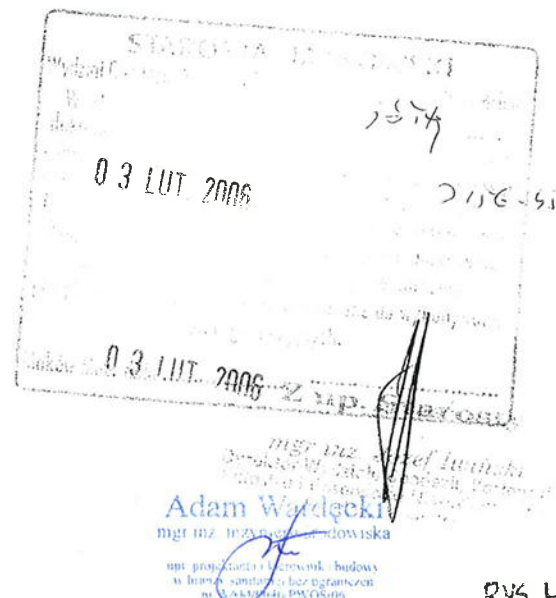

Obiekt: działka nr 26
 Obręb: SUCHE
 Gmina: Płoniawy-Bramura
 Powiat: makowski
 Woj. mazowieckie

symbol	dotyczy
1	Przydomowa oczyszczalnia ścieków
2	Przepompownia ścieków
SN	Studnia nieistniejąca lub do likwidacji
W	Studzienka przepływowa
Zaprojektowano instalację odpowietrzającą poprzez wewnętrzną instalację kanalizacji - do wykonania przez właścicieli posesji we własnym zakresie	

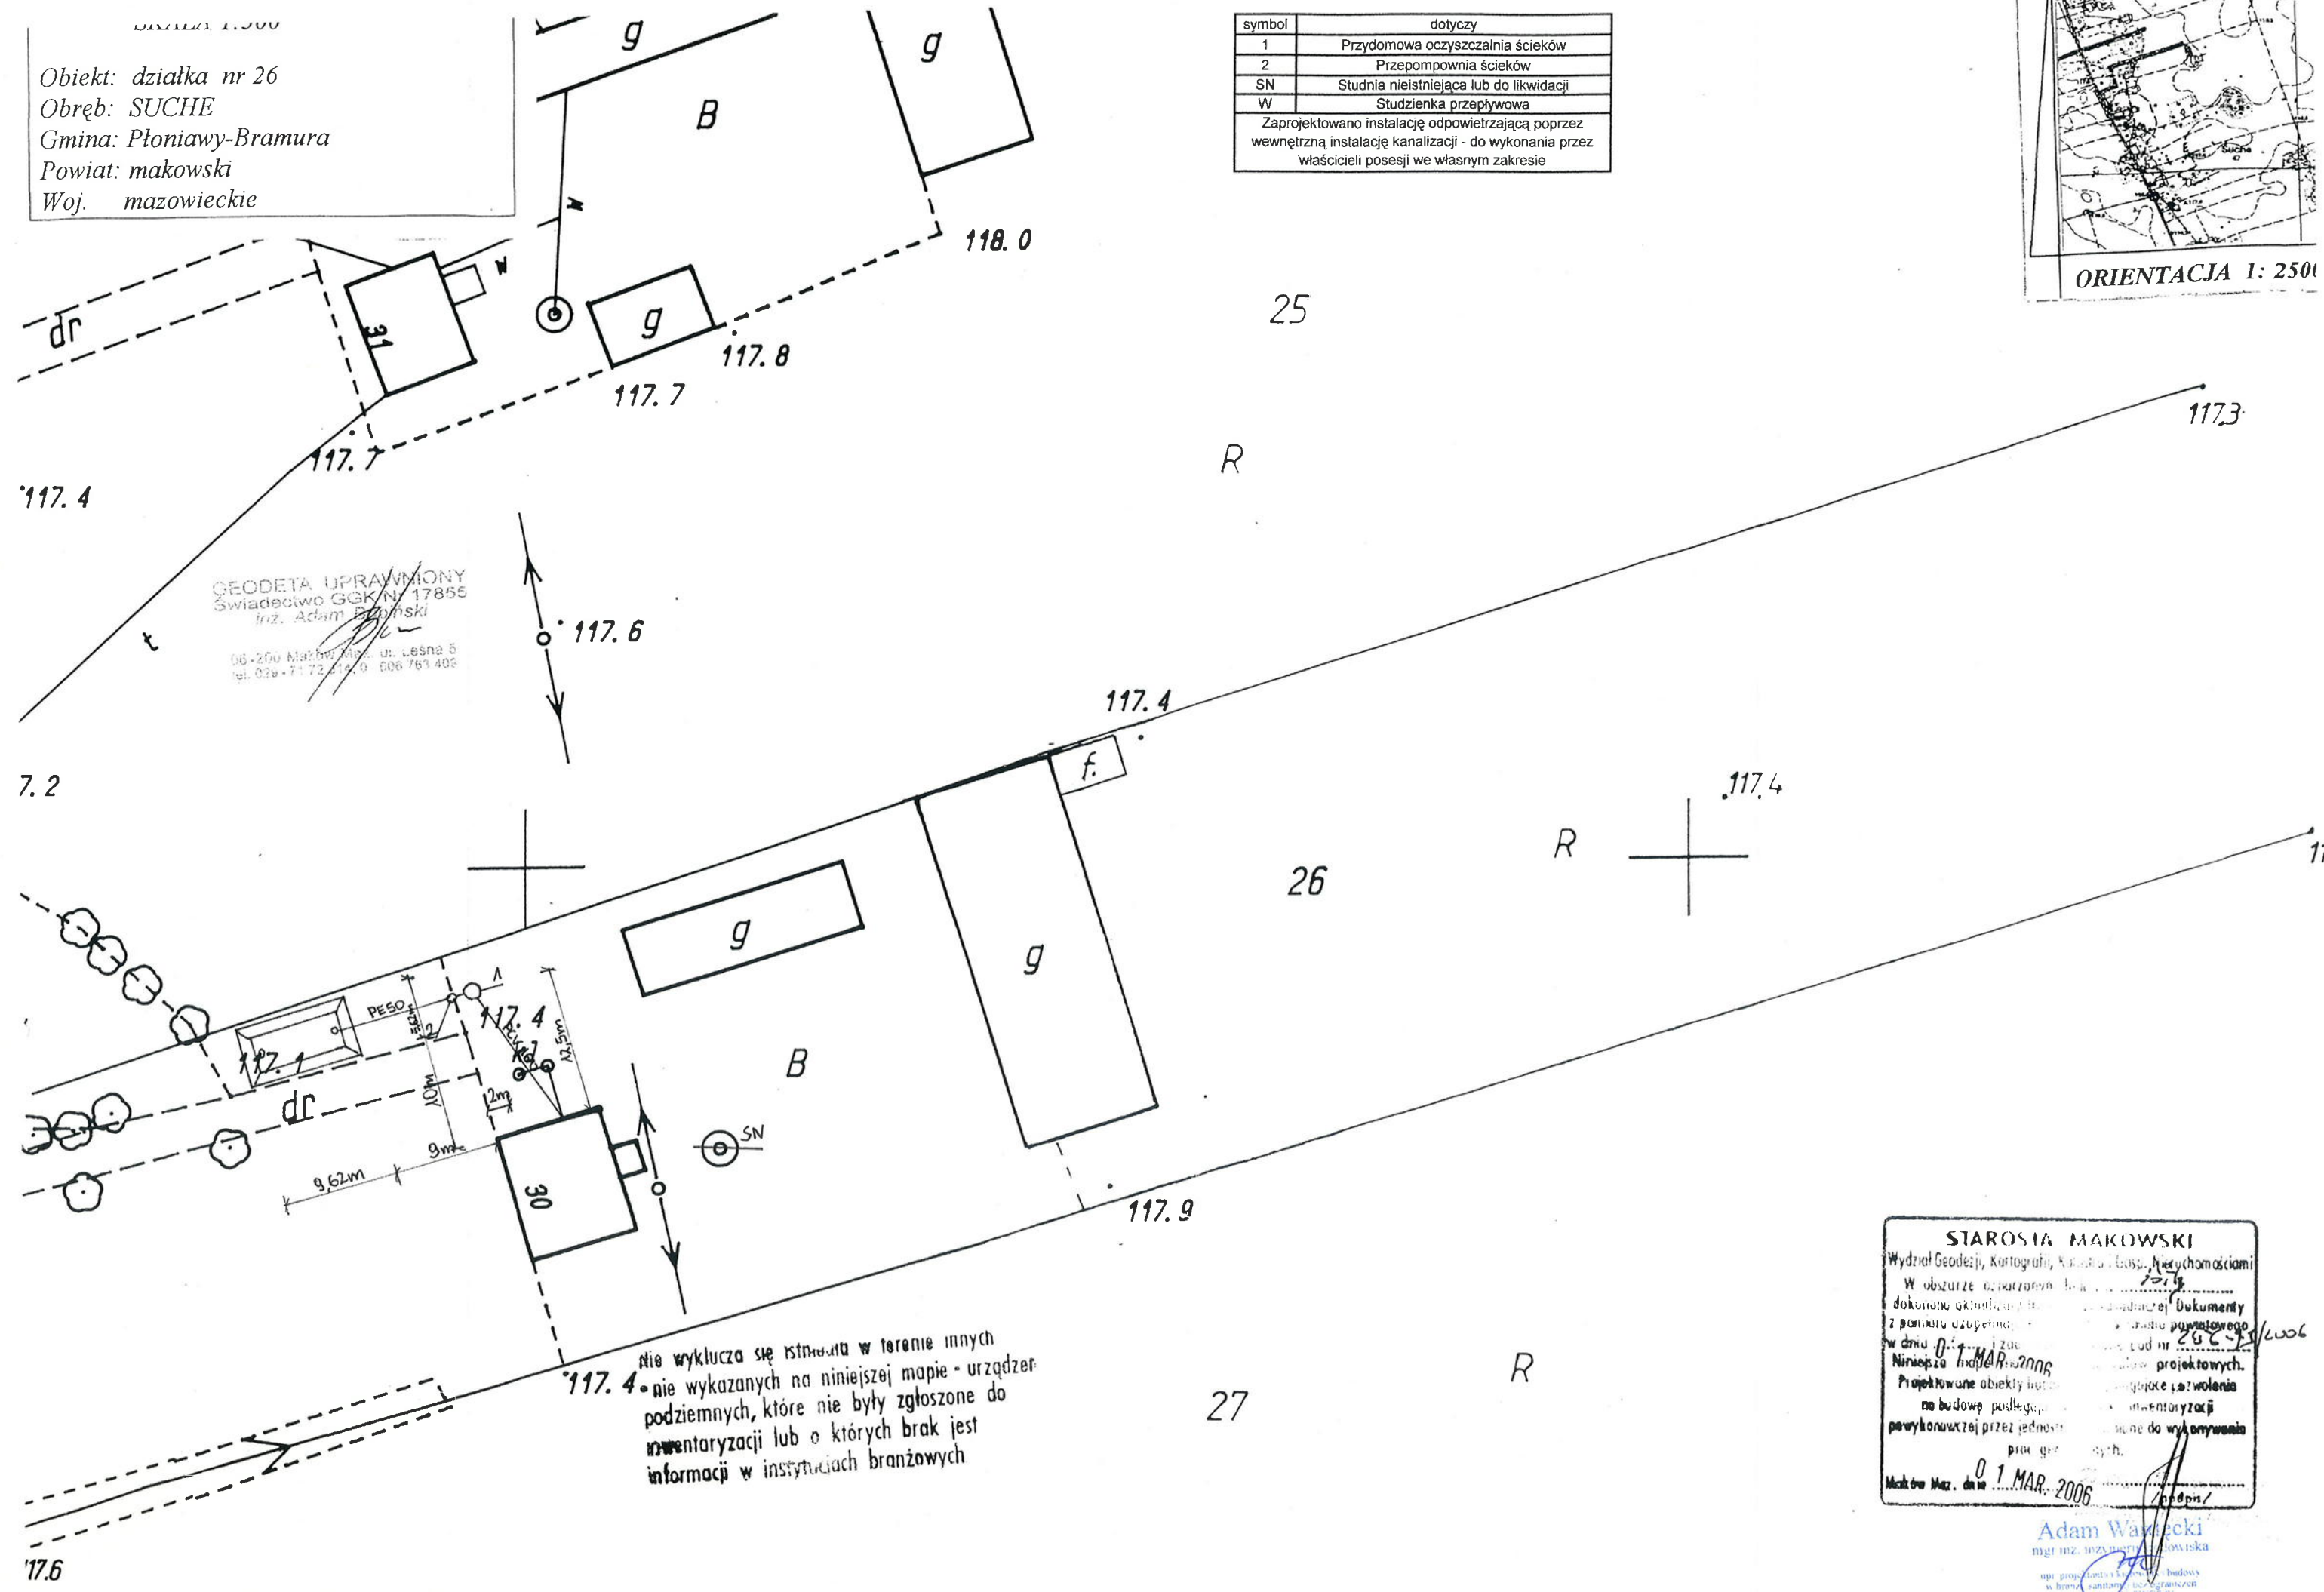

GEODETA UPRAWNIONY
 Świadczenie GGK N. 17856
 Inż. Adam Wajęcki
 06-200 Maków Maz. ul. Leśna 8
 tel. 026-7311410 006 761 402

nie wyklucza się istnienia w terenie innych
 • nie wykazanych na niniejszej mapie - urządzeń
 podziemnych, które nie były zgłoszone do
 inwentaryzacji lub o których brak jest
 informacji w instytucjach branżowych

STAROSTA MAKOWSKI
 Wydział Geodezji, Kartografii, Katastru i Gosp. Nieruchomościami
 W obszarze oznaczonym na mapie niniejszym
 dokonano aktualizacji i aktualizacji Dokumenty
 z pominięciem danych z mapy podziemnej
 w dniu 01.03.2006 r. z załącznikami
 Niniejsza mapa jest projektem projektowych.
 Projektowane obiekty budowlane i urządzenia
 nie budowane podlegają inwentaryzacji
 powykonawczej przez jednostki upoważnione do wykonywania
 prac geodezyjnych.
 Maków Maz. dnia 01.03.2006 r. /podpis/

Adam Wajęcki
 mgr inż. inżynier geodezji
 upr. projektowania i budowy
 w branżach sanitarnych i geodezji
 nr 14309/06 PW.0506



ORIENTACJA I:

611

dotyczy

Przemyłowa oczyszczalnia ścieków

Przepompownia ścieków

Studia iniekcji lub do likwidacji

Studzienka przepływowa

Instalacje odpowiadające przez

Instalacje kanalizacji - wykonania przez

Instalacje w posadzi we własnym zakresie

A - budynek mieszkalny
B - parking
C - osłona śmietnikowa


Adam Wardęcki
mgr inż. inżynier środowiska
upr. projektanta i kierownik budowy
w branżach sanitarnych, bez ograniczeń
nr 54419/2016/PWOS/16

RV5.50

06-200 Maków Maz. ul. Leśna 5
tel. 029-4172314, 0-606763409

PS

POS:1
:67-EXS

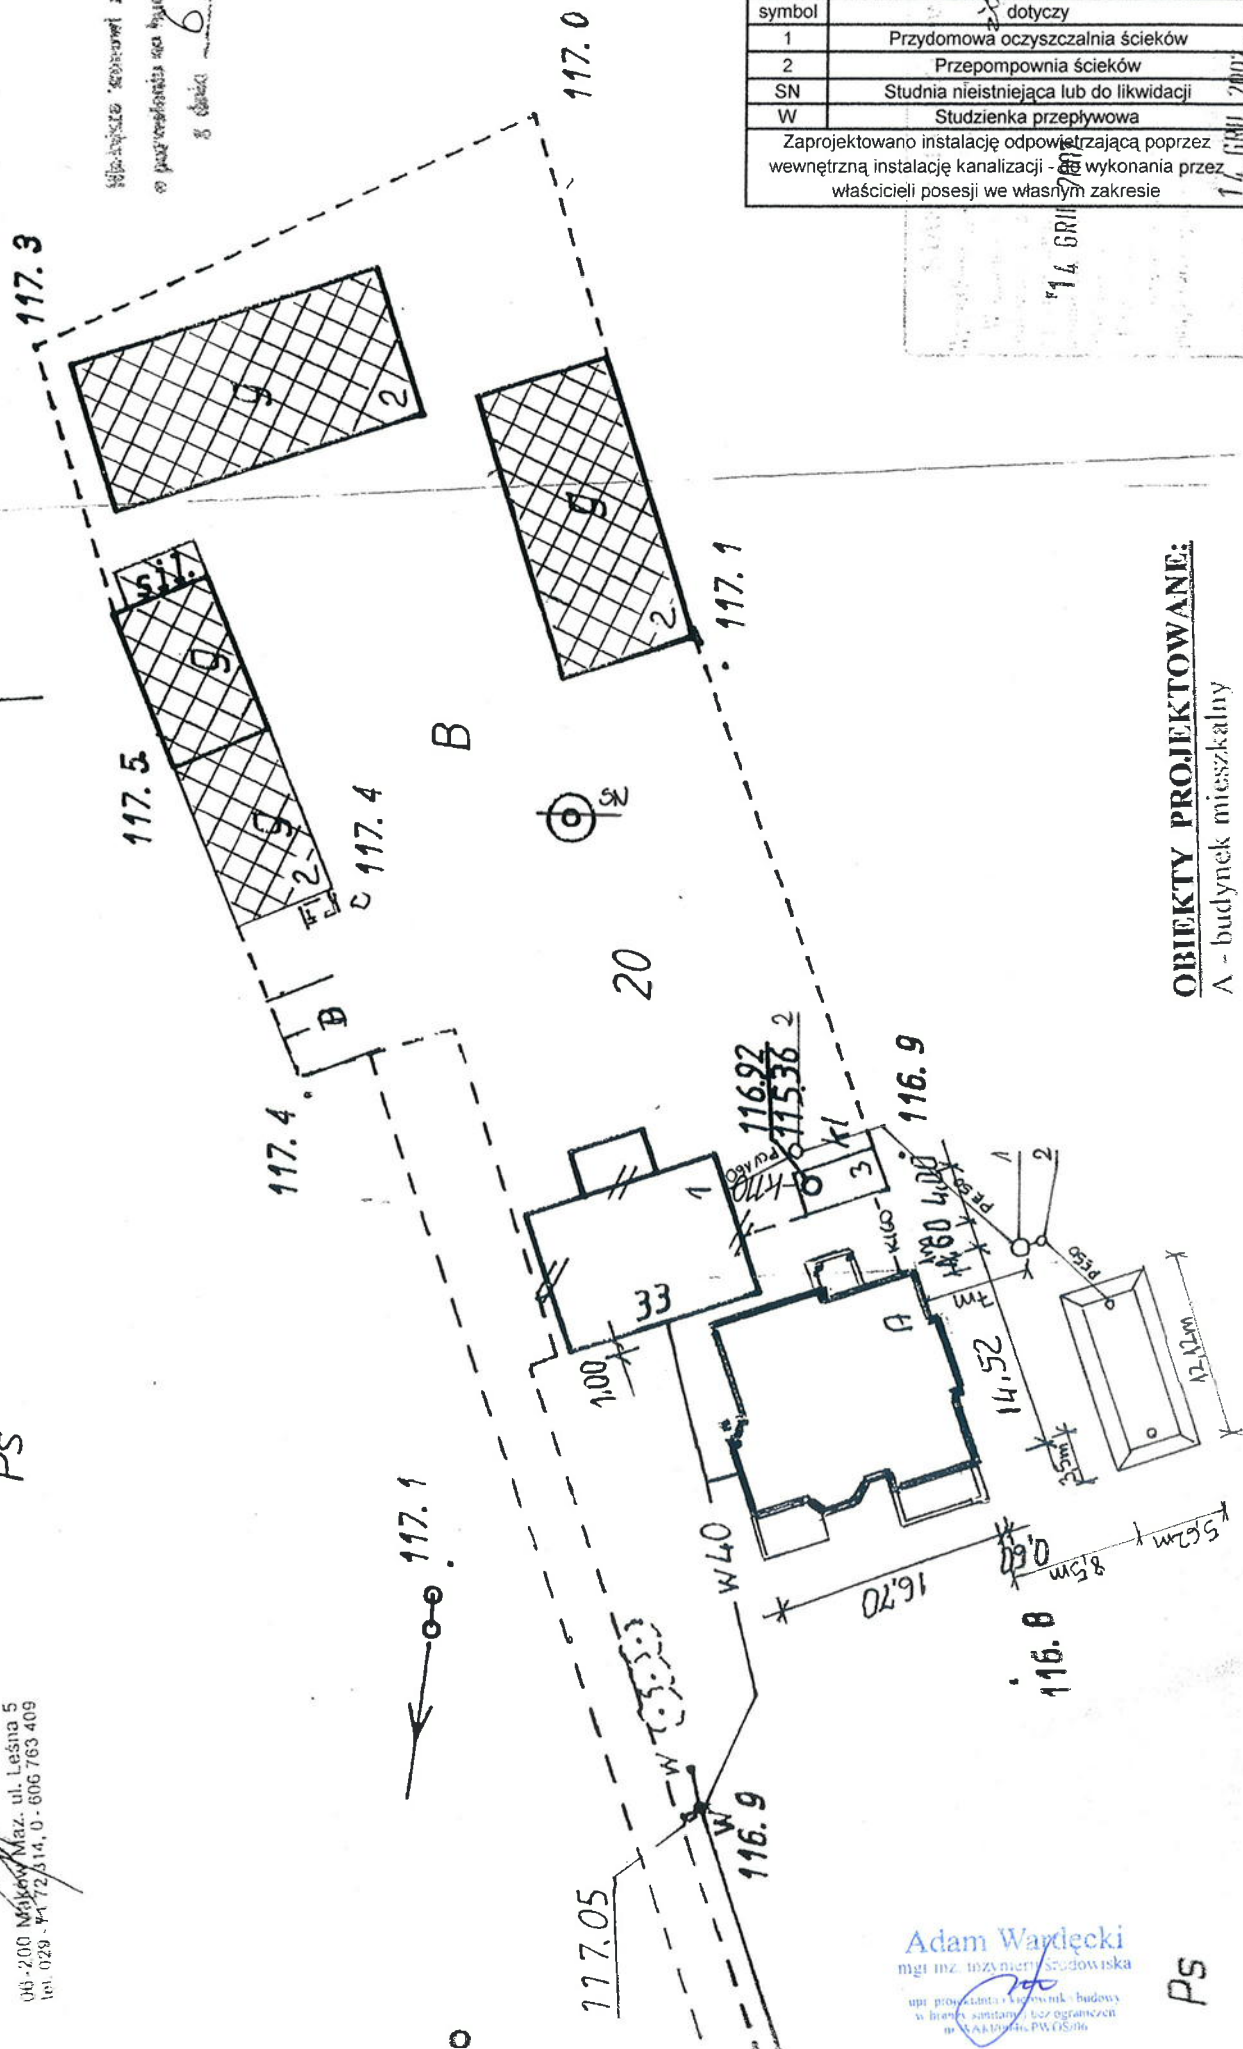

[illegible]


RYS.52

ek mapy syt.-wys. Nr 2213/232
SKALA 1:500

działka nr 103
GOŁONIWY
Płoniawy-Bramura
makowski
mazowieckie

GEODETA UPRAWNIENY
Świadectwo GKG Nr 17855
inż. Adam Wardecki

06-200 Maków Maz. ul. Leśna 5
tel. 029-7172614/0-606 763 409

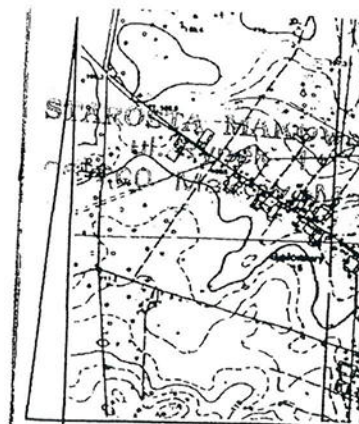

ORIENTACJA 1: 25


Wniosek stanowi załącznik do decyzji
o pozwoleniu na budowę Nr AB.7351-0271
data 26.10.2006

1	OBIEKT	ZBIORNIK NAGNOSTOWKIE, PŁYTA	
	ADRES BUDOWY	GOŁONIWY 2, GM. PŁONIAWY	
	PRZEMISŁ	PROJEKT ZAGOSPODAROWANIA	
	AUTOR OPRACOWANIA	DATA WRZESIEŃ 2006 SKALA 1:500	NR RYSUNKU 1

• 108.1

nie wyklucza się istnienia w terenie innych
nie wykazanych na niniejszej mapie urządzeń
nie zgłoszonych do
nie jest
branżowych.

symbol	dotyczy
	Przylotowa oczyszczalnia ścieków
	Przepompownia ścieków
SN	Studnia nieistniejąca lub do likwidacji
W	Studzienka przepływowa
Zaprojektowano instalację odpowietrzającą poprzez wewnętrzną instalację kanalizacji - do wykonania przez właścicieli posesji we własnym zakresie	

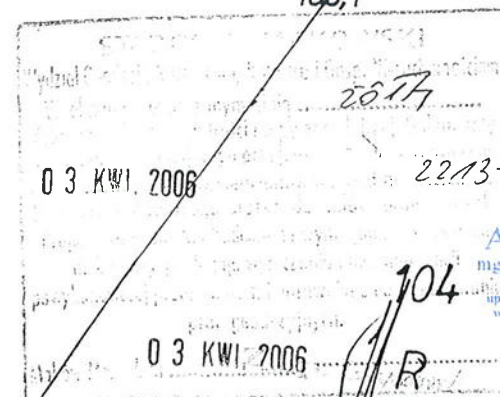

Woj.: mazowieckie



Adam Wardecki
mgr inż. inżynier budownictwa

symbol	dotyczy
1	Przydomowa/oczyszczalnia ścieków
2	Przepompownia ścieków
SN	Studnia nieistniejąca lub do likwidacji
W	Studzienka przepływowa

Zaprojektowano instalację odpowietrzającą poprzez wewnętrzną instalację kanalizacji - do wykonania przez właścicieli posesji we własnym zakresie

Obiekt: działka nr 96
Obręb: GOŁONIWY
Gmina: Płoniawy-Bramura
Powiat: makowski
Woj. mazowieckie

ORIENTACJA 1: 25000

Nie wyklucza się istnienia w terenie innych - nie wykazanych na niniejszej mapie - urządzeń podziemnych, które nie były zgłoszone do inwentaryzacji lub o których brak jest informacji w instytucjach branżowych.

29 KWI. 2005
 2213-12

Adam Wardecki
mgr inż. wydziału środowska

RY5.55

symbol	dotyczy
1	Przydomowa oczyszczalnia ścieków
2	Przepompownia ścieków
SN	Studnia nieistniejąca lub do likwidacji
W	Studzienka przepływowa

Zaprojektowano instalację odpowietrzającą poprzez wewnętrzną instalację kanalizacji - do wykonania przez właścicieli posesji we własnym zakresie

symbol	dotyczy
1	Przydomowa oczyszczalnia ścieków
2	Przepompownia ścieków
SN	Studnia nieistniejąca lub do likwidacji
W	Studzienka przepływowa

Zaprojektowano instalację odpowietrzającą poprzez wewnętrzną instalację kanalizacji - do wykonania przez właścicieli posesji we własnym zakresie

Skala 1: 500


Obiekt: działka nr 31

Wieś: **KOBYLIN NADRZECZNY**


Gmina: Płoniawy-Bramura

Powiat: makowski

Woj.: mazowieckie

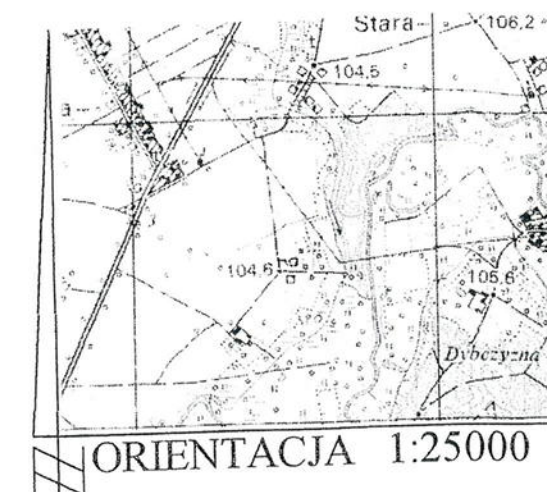

Wzrosty i drzewa w terenie innych
nie były zgłoszone do
inwentaryzacji, o których brak jest
informacji w instytucjach branżowych.

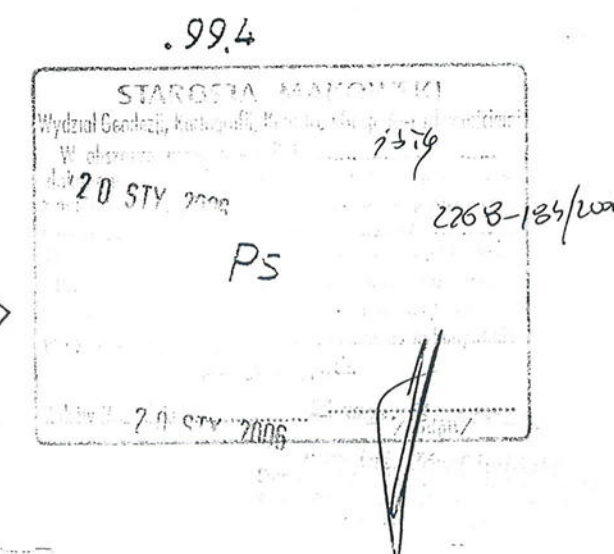

Geodezja Uprawniony
Świadectwo MG/IB 113479
mgr inż. Andrzej Szulcowski

Adam Wardecki
mgr inż. inżynier geodeta
upr. projektant i kosztorys budowy
w branżach sanitarnych i bez ograniczeń
m. wyświadcza PW 0506

R45.57

WYCINEK MAPY ZASADNICZEJ Nr 2268/103

SKALA 1:1000

(po inwentaryzacji powykonawczej)

Obiekt: działka nr 29

Obręb: KOBYLIN NADRZECZNY

Gmina: Płoniawy-Bramura

Powiat: makowski

Woj. mazowieckie

STAROSTWO POWIATOWE

w Makowie Mazowieckim


Stwierdza się zgodność z oryginałem

nr ewid. 2268-220/2006

data 5.06.2007

Z up. Starosty

mgr inż. Józef Iwiński
Dyrektor Wydziału Geodezji, Kartografii,
Katastru i Gospodarki Nieruchomościami
Geodeta Powiatowy

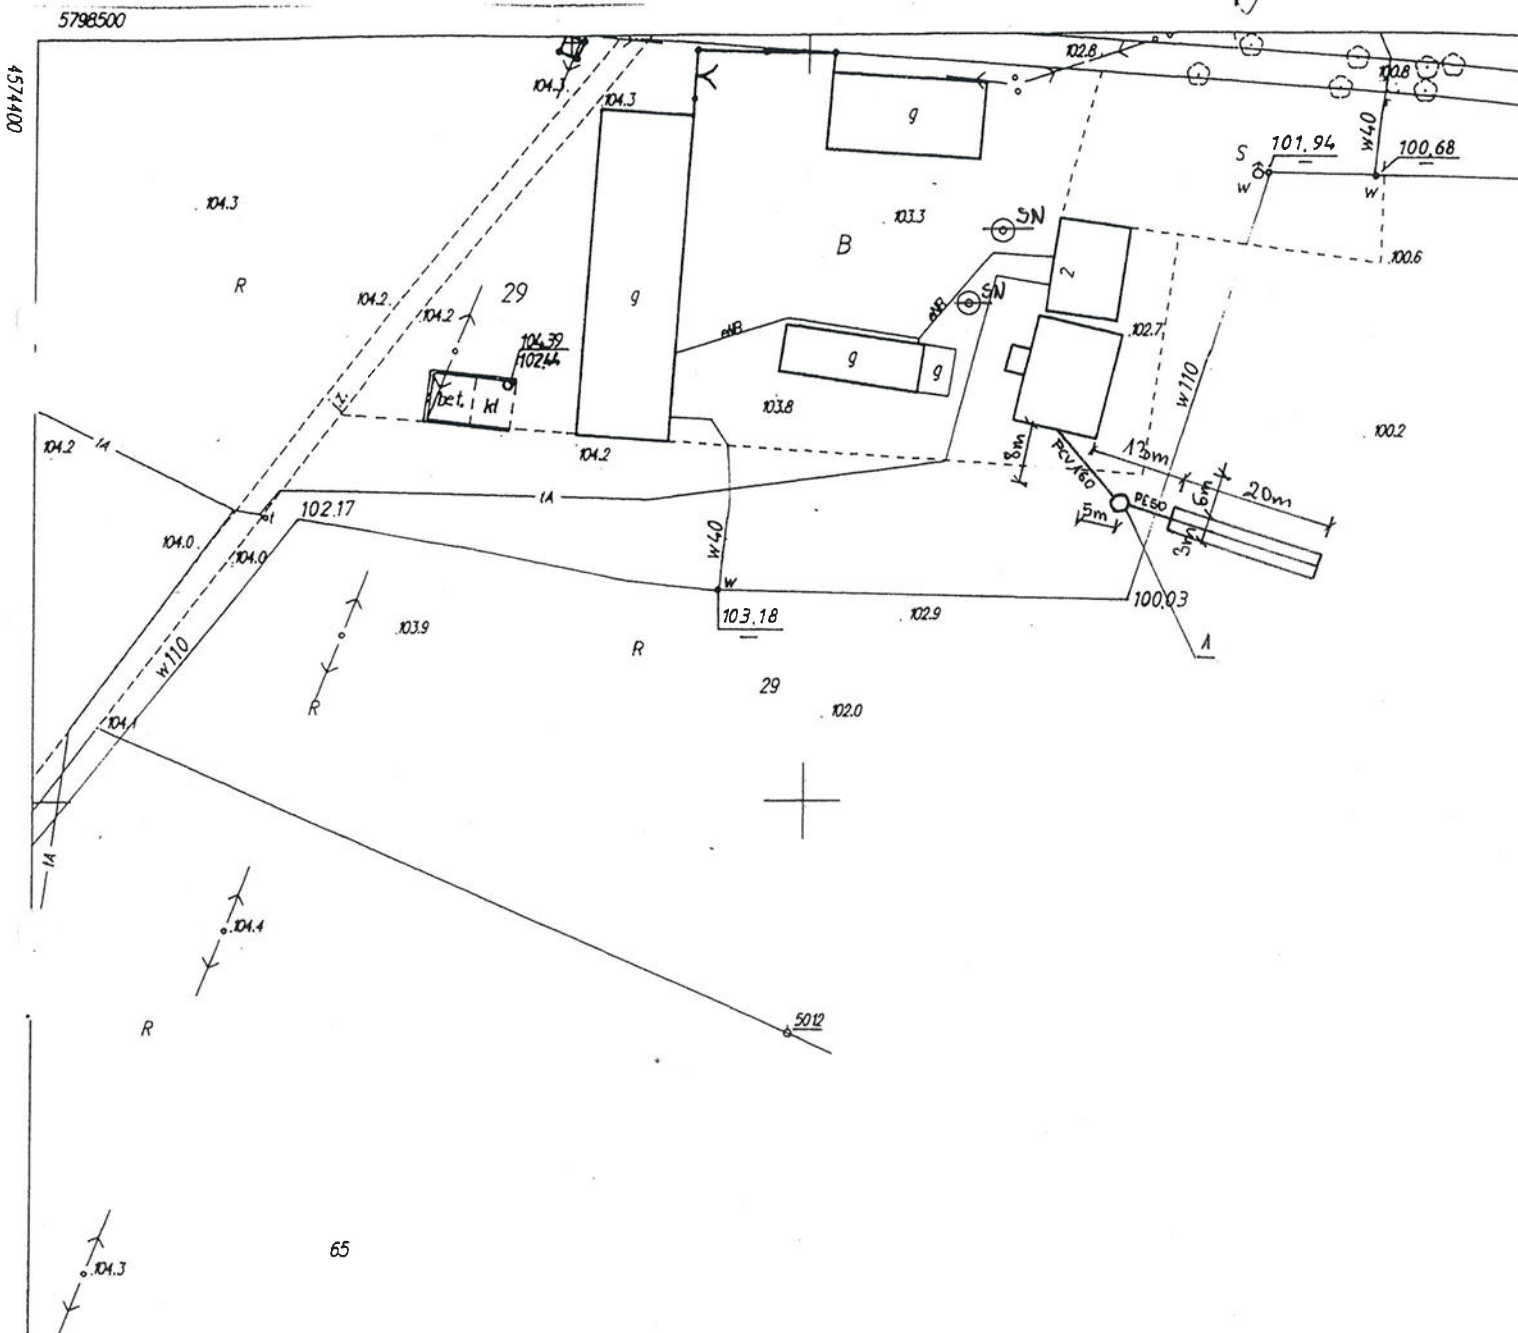

symbol	dotyczy
1	Przydomowa oczyszczalnia ścieków
2	Przepompownia ścieków
SN	Studnia nieistniejąca lub do likwidacji
W	Studzienka przepływowa
Zaprojektowano instalację odpowietrzającą poprzez wewnętrzną instalację kanalizacji - do wykonania przez właścicieli posesji we własnym zakresie	

Adam Wardecki
mgr inż. inżynier geodeta
upr. projektowania i wykonania robót
w branżach sanitarnych i bez ograniczeń
nr 0000000000 PW.05.00

R45.58

symbol	dotyczy
1	Przydomowa oczyszczalnia ścieków
2	Przepompownia ścieków
SN	Studnia nieistniejąca lub do likwidacji
W	Studzienka przepływowa
Zaprojektowano instalację odpowietrzającą poprzez wewnętrzną instalację kanalizacji - do wykonania przez właścicieli posesji we własnym zakresie	

WYCIĄNEK MAPY ZASADNICZEJ Skala 1:1000

Kobylin Nadrzeczny

Adam Wardecki
mgr inż. inżynier geodeta
mgr inż. inżynier geodeta
właściciel uprawnień do wykonywania
w WAOŚ Maków Maz. 06.05.06

STAROSTA MAKOWSKI

Wydział Geodezji, Kartografii, Katastru
i Gospodarki Nieruchomościami

Poświadczam, że zgodność niniejszej mapy z oryginałem
przyjętym do państwowego zasobu geodezyjnego
i kartograficznego, dnia 10-06-2009

z zastrzeżeniem, że 2268/084, 2268/093

Niniejsza mapa ma mieć służyć do celów projektowych

Kobylin

10-06-2009

Maków Maz. dnia

mgr inż. Gracjusz Bochenek

STAROSTA MAKOWSKI

Wydział Geodezji, Kartografii, Katastru
i Gospodarki Nieruchomościami

Reprodukowanie, rozpowszechnianie
i rozprowadzanie niniejszego dokumentu
wymaga zezwolenia, o którym mowa

w art. 13 ustawy z dnia 17 maja 1989 r.
- Prawo geodezyjne i kartograficzne


(Dz. U. Nr 30 poz. 153 z późn. zmianami)

Maków Maz. dnia

10-06-2009

mgr inż. Gracjusz Bochenek

R45.59

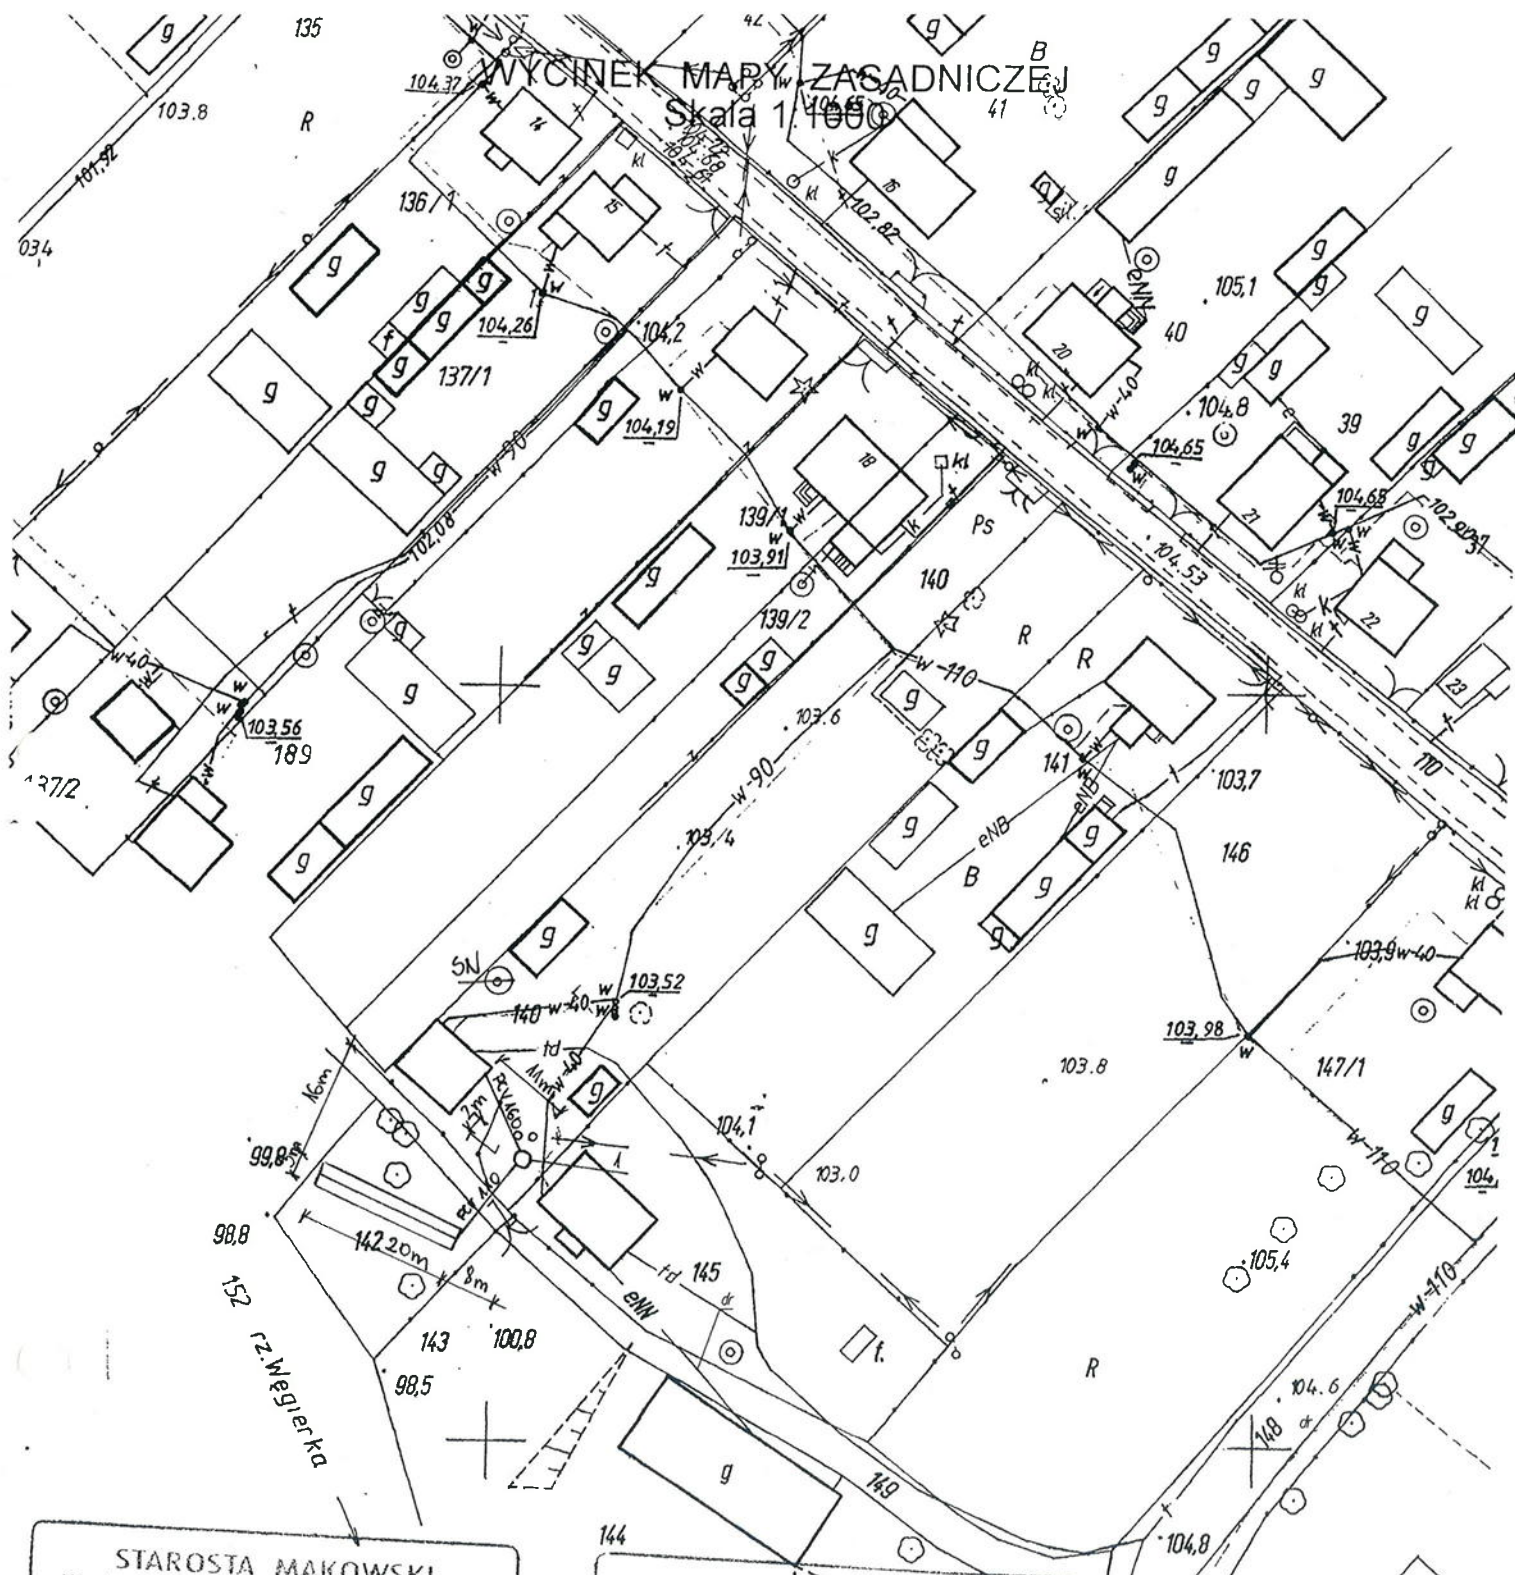

STAROSTA MAKOWSKI
Wydział Geodezji, Kartografii, Katastru
i Gospodarki Nieruchomościami
Reprodukowanie, rozpowszechnianie
i rozprowadzanie niniejszego dokumentu
wymaga zezwolenia, o którym mowa
w art. 18 ustawy z dnia 17 maja 1989 r.
- Prawo geodezyjne i kartograficzne
(Dz. U. Nr 30 poz. 163 z późniejszymi zmianami)
Maków Maz. dnia 16-06-2009

STAROSTA MAKOWSKI
Wydział Geodezji, Kartografii, Katastru
i Gospodarki Nieruchomościami
Poświadczam zgodność mapy z oryginałem
przyjętym do prowadzenia ewidencji geodezyjnej
i kartograficznej w dniu 16-06-2009
i zaewidencjonowanej pod nr 2268/143
Niniejsza mapa nie może służyć do celów projektowych.
Maków Maz. dnia 16-06-2009

symbol	dotyczy
g	Przedsionek oczyszczalni ścieków
z	Przepompownia ścieków
SN	Studnia nieistniejąca lub do likwidacji
W	Studzienka przepływowa
Zaprojektowano instalację odpowietrzającą poprzez wewnętrzną instalację kanalizacji - do wykonania przez właścicieli posesji we własnym zakresie	

OBYLINEK DZ. 140/42

WYCINEK MAPY ZASADNICZEJ

Skala 1:1000

STAROSTA MAKOWSKI
Wydział Geodezji, Kartografii, Katastru
i Gospodarki Nieruchomościami
Reprodukowanie, rozpowszechnianie
i rozprowadzanie niniejszego dokumentu
wymaga zezwolenia, o którym mowa
w art. 18 ustawy z dnia 17 maja 1989 r.
- Prawo geodezyjne i kartograficzne
(Dz. U. Nr 30 poz. 163 z późniejszymi zmianami)
Maków Maz. dnia 16-06-2009 r. Starosta

mgr inż. Grzegorz Bochenek
Inspektor kontroli dokumentacji
geodezyjnej i kartograficznej

STAROSTA MAKOWSKI
Wydział Geodezji, Kartografii, Katastru
i Gospodarki Nieruchomościami
Poświadczam, że zgodność niniejszej mapy z oryginałem
przyjętym do ewidencji zmian geodezyjnych
i kartograficznych, datę 16-06-2009
22681/143
Niniejsza mapa nie może służyć do celów projektowych.
Maków Maz. dnia 16-06-2009 r. Starosta

mgr inż. Grzegorz Bochenek
Inspektor kontroli dokumentacji
geodezyjnej i kartograficznej

wieś Kobylinek

symbol	dotyczy
1	Przydomowa oczyszczalnia ścieków
2	Przepompownia ścieków
SN	Studnia nieistniejąca lub do likwidacji
W	Studzienka przepływowa
Zaprojektowano instalację odpowietrzającą poprzez wewnętrzna instalację kanalizacji - do wykonania przez właścicieli posesji we własnym zakresie	

Adam Wardecki
mgr inż. geodeta

mgr inż. geodeta

KOBYLINEK DZ.39

Wycinek z mapy zasadniczej nr 2213.232

Skala 1: 500

Wieś: KRZYŻEWO BOROWE

Gmina: Płoniawy-Bramura


Powiat: makowski

Woj.: mazowieckie

Krzyzewo Borowe

Gołoniwy

symbol	dotyczy	R
1	Przydomowa oczyszczalnia ścieków	
2	Przepompownia ścieków	
SN	Studnia nieistniejąca lub do likwidacji	
W	Studzienka przepływowa	
Zaprojektowano instalację odpowietrzającą poprzez wewnętrzną instalację kanalizacji - do wykonania przez właścicieli posesji we własnym zakresie		

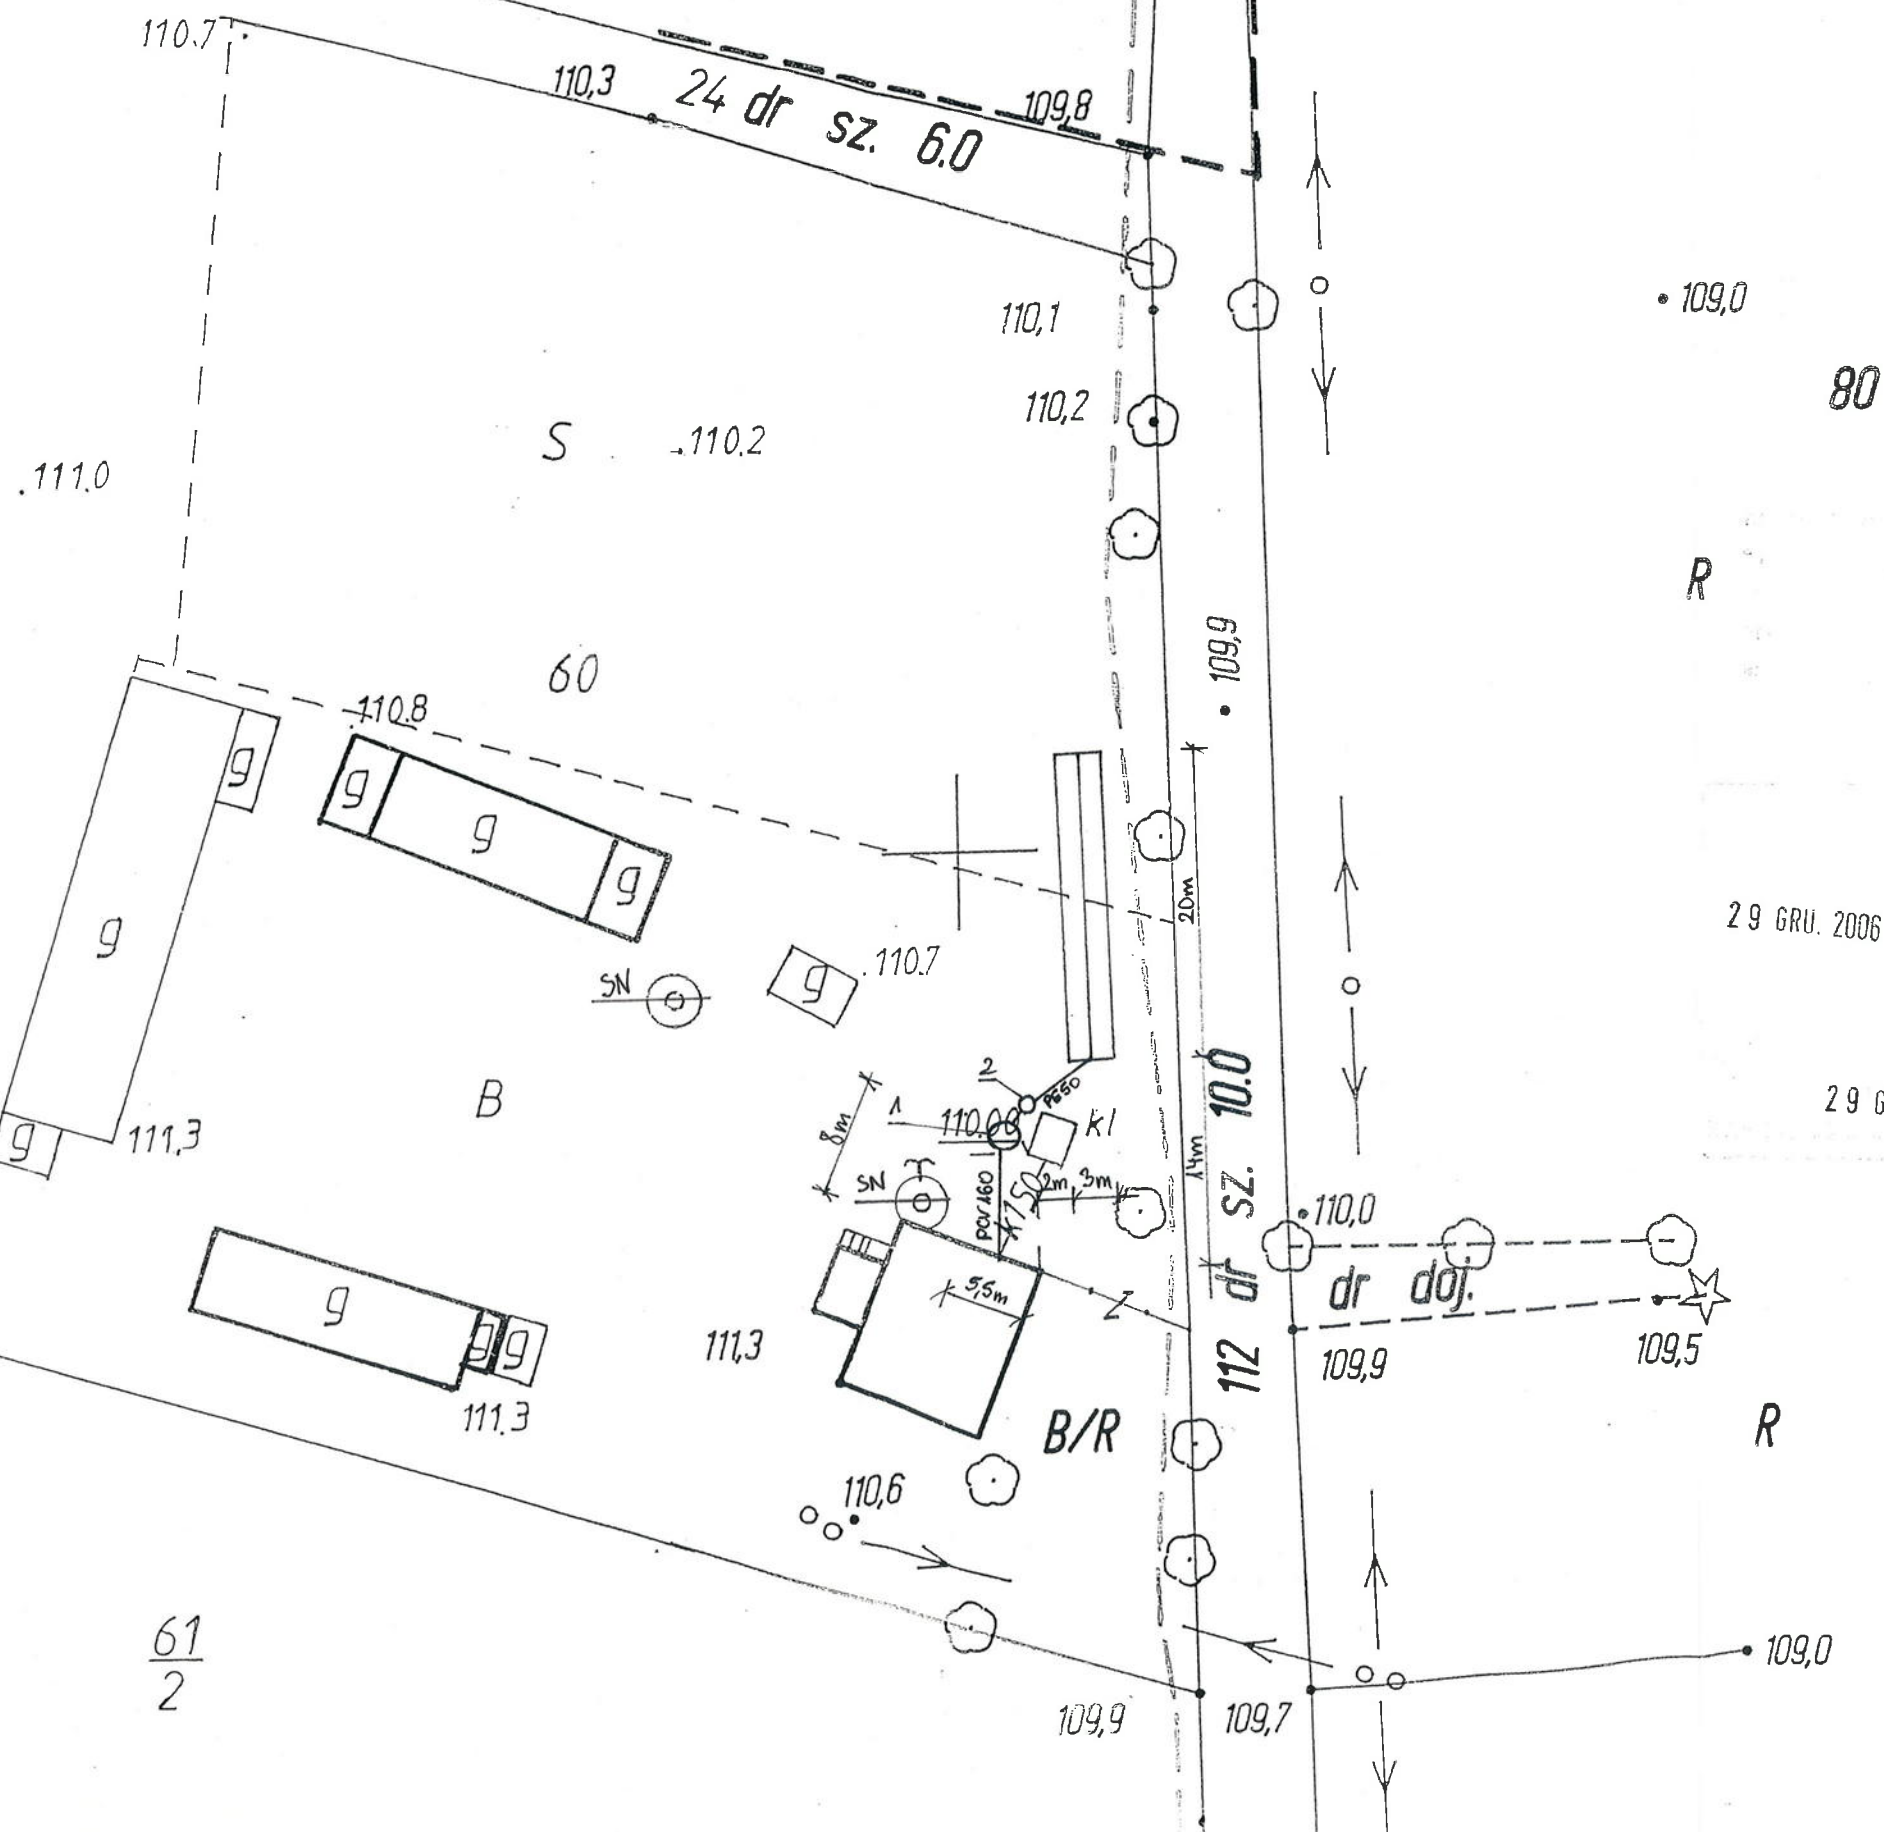

29 GRU. 2006

2264-16/3/1006

29 GRU. 2006

Z upr. Starosty

mgr inż. Józef Iwiński
Dyrektor Wydziału Geodezji, Kartografii,
Katastru i Gospodarki Nieruchomościami
Gminy Płoniawy-Bramura

61
Geodeza Uprawniony
Świadectwo MGPIB nr 13477
mgr inż. Andrzej Szydlowski

61
2

Adam Wądecki
mgr inż. inżynier geodeta
upr. projektanta, wykonawcy budowy
w branżach: geodezji, kartografii,
katastru i gospodarki nieruchomościami
WAW 000015/PW4/000

R45.62

RV5.65


MAPA SYTUACYJNA

skala 1:500

działka nr 105
wieś Młodzianowo
gm. Płoniawy-Bramura
wł. Dariusz Cesarek



ORIENTACJA 1:25000

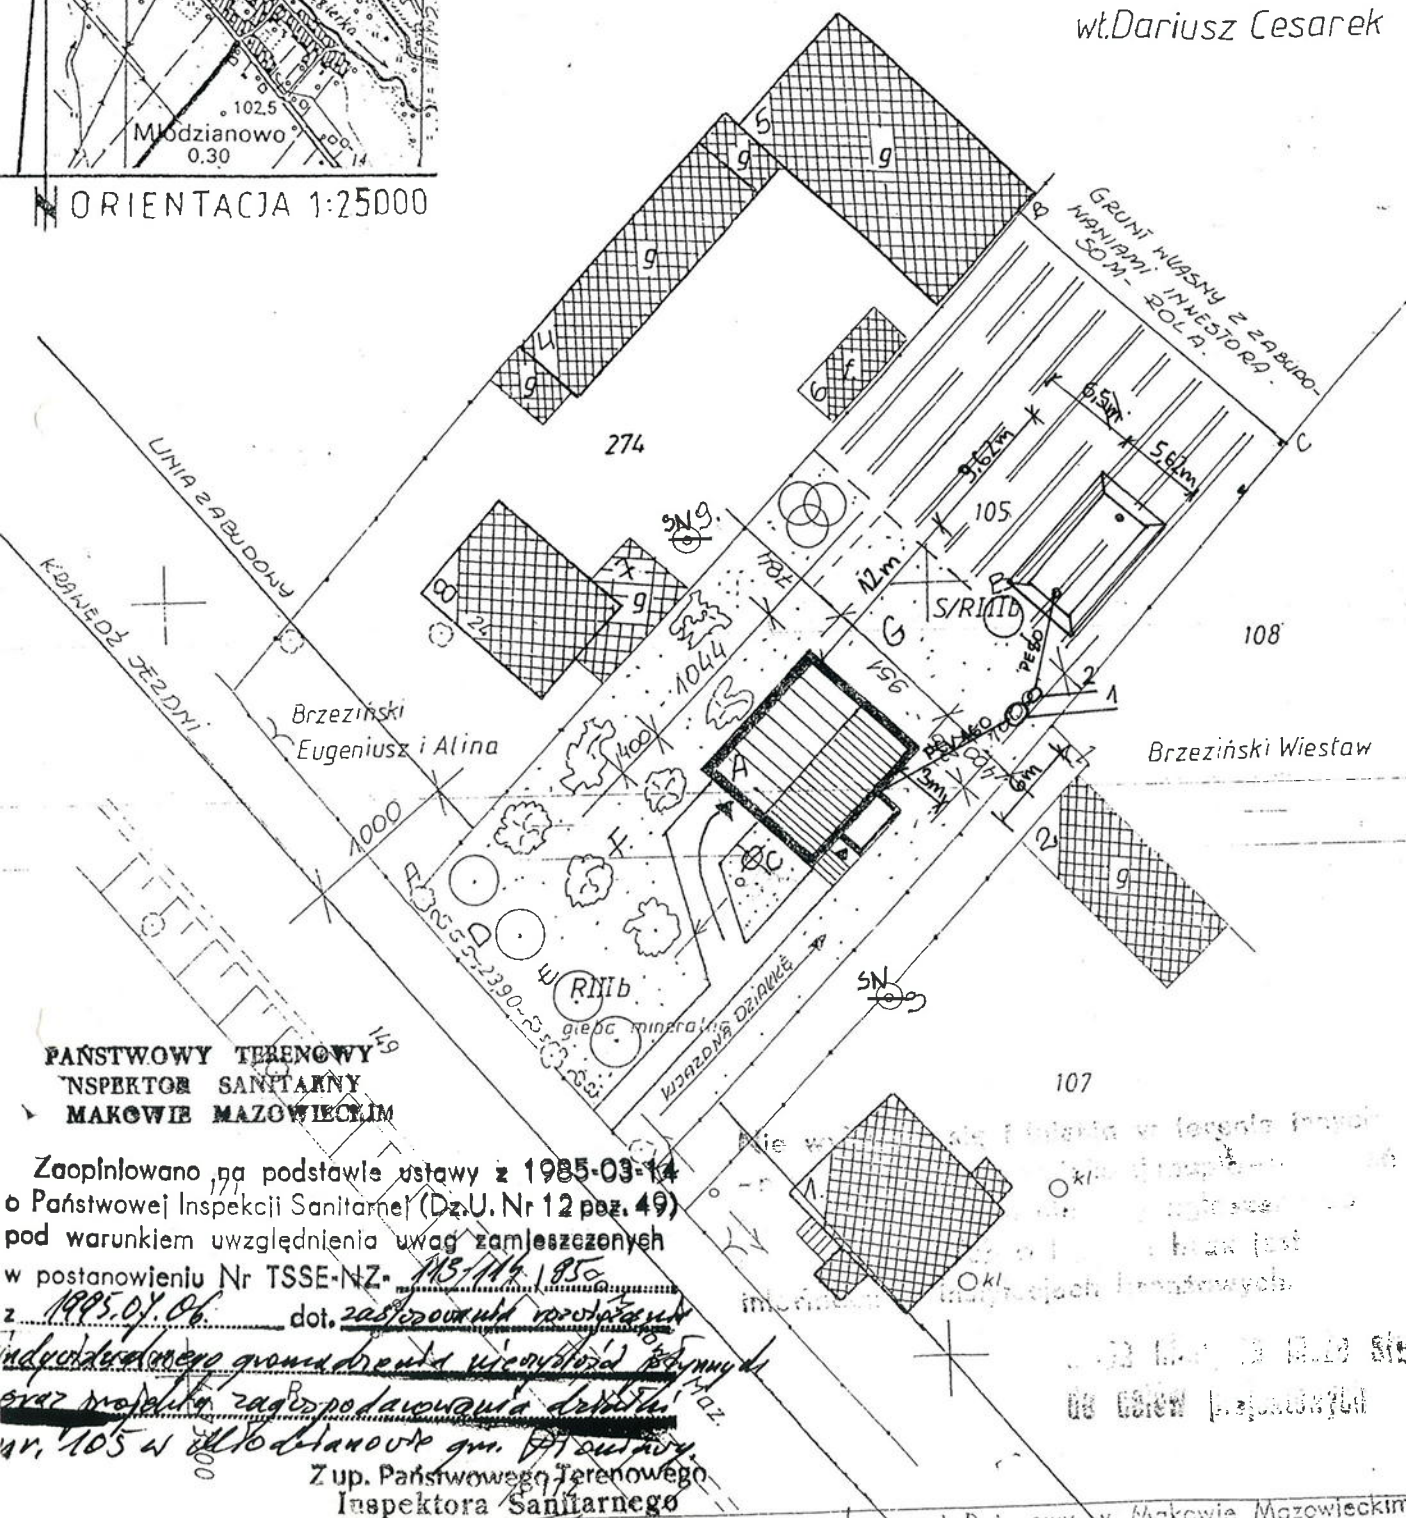

PAŃSTWOWY TERENOWY
INSPEKTOR SANITARNY
MAKOWIE MAZOWIECKIM

Zaopiniowano na podstawie ustawy z 1985-03-14
o Państwowej Inspekcji Sanitarnej (Dz.U. Nr 12 poz. 49)
pod warunkiem uwzględnienia uwag zamieszczonych
w postanowieniu Nr TSSE-NZ-115/114/195
z 1995.01.06 dot. zaopiniowania projektu
indywidualnego gromadzenia wód powierzchniowych
wzrostu i zagospodarowania działki nr 105 w Młodzianowie gm. Płoniawy-Bramura
Z up. Państwowego Terenowego
Inspektora Sanitarnego

Mapę niniejszą na podstawie pomiaru bezpośredniego
sporządził G. Bochenek
STARSZY FELCZER

Urząd Rejonowy w Makowie Mazowieckim
Oddział "Planistyczny" dla
Budownictwa i Zagospodarowania Działek
Nr ewid. 2268-28/95
Z up. KIEROW. 10.11.95
data 1995.05.31

PROJEKT ZAGOSPODAROWANIA DZIAŁKI Nr ewid. 105.

Inwestor. - DARIUSZ i BOŻENA
CESAREK
Adres bud. - MŁODZIANOWO Nr 17A
06-200 MAKÓW MAZOWIECKI
GMINA PŁONIAWY BRAMURA
Obiekt. - BUDYNEK MIESZKALNY
w.g. oprac. powtarzalnego WB-3300
OGRODZENIE DZIAŁKI
w.g. opracowania indywidualnego.

Symbol	dotyczy
1	Przydomowa oczyszczalnia ścieków
2	Przepompownia ścieków
SN	Studnia nieistniejąca lub do likwidacji
W	Studzienka przepływowa
Zaprojektowano instalację odpowietrzającą poprzez wewnętrzną instalację kanalizacji - do wykonania przez właścicieli posesji we własnym zakresie	

LEGENDA :

skala 1 : 500

I. Obiekty istniejące.

1. Budynek mieszkalny murowany sąsiada.
2. Budynek gospodarczy drewniany - sąsiada.
3. Studnia z kręgów betonowych - sąsiada.
4. Budynek inwentarski murowany - sąsiada.
5. Budynek składowy murowany - sąsiada.
6. Fundament betonowy - sąsiada.
7. Budynek gospodarczy drewniany - sąsiada.
8. Budynek mieszkalny murowany - sąsiada.
9. Studnia z kręgów betonowych - sąsiada.

II. Obiekty projektowane.

- A. Budynek mieszkalny w.g. opracowania powtarzalnego WB-3300.
 - B. Szczelny osadnik ścieków płynnych.
 - C. Studnia wiercona typu "Abisynka".
 - D. Zieleni izolacyjna niska - żywopłot.
 - E. Zieleni izolacyjna wysoka - drzewa.
 - F. Krzewy ozdobne i zieleni niska - trawa.
 - G. Podwórkowo przydomowe.
 - H. Przydomowy ogródek warzywny.
-ogrodzenie działki
w.g. opracowania indywidualnego.

Przebiegi pieszych.

Działka Nr ewidencyjny 105 położona we
wsi Młodzianowo, 06-200 Maków Mazowiecki
Gmina Płoniawy Bramura nie jest ujęta w
rejestrze zabytków i nie podlega ochronie.

URZĄD REJONOWY
w Makowie Maz.
06-200 Maków Maz.
ul. Rynek 1

Załącznik do pozwolenia
wydanego dn. 1995-07-06
Nr 105/P4/135/12/95

Adam Wardecki
mgr inż. architektura krajobrazu
upr. projekt. i techn. budowl.
w zakresie zagospodarowania terenów
zabudowanych i niezabudowanych
Krajowa Izba Architektów PWT 0505


OBIEKT	BUDYNEK MIESZKALNY WB-3300
ADRES BUDOWY	MŁODZIANOWO Nr 17A
PRZEDMIOT	PROJEKT ZAGOSPODAROWANIA DZIAŁKI
AUTOR OPRACOWANIA techn. budowlany	DATA LIPIEC 1995
Ur. Bud. Nr 14434/05 Chrzanowo 14 06-225 Rzewnie	SKALA 1:500
	Nr RYSUNKU 1.

SKALA 1:500

Obiekt: działka nr 108
 Obręb: MŁODZIANOWO
 Gmina: Płoniawy-Bramura
 Powiat: makowski
 Woj. mazowieckie



GEODETA UPRAWNIONY
 Świadczenie GOSK Nr 17855
 inż. Adam Róbiński
 08-200 Maków Maz. ul. Leśna 5
 tel. 029 - 71 72 314, 0 - 606 763 409

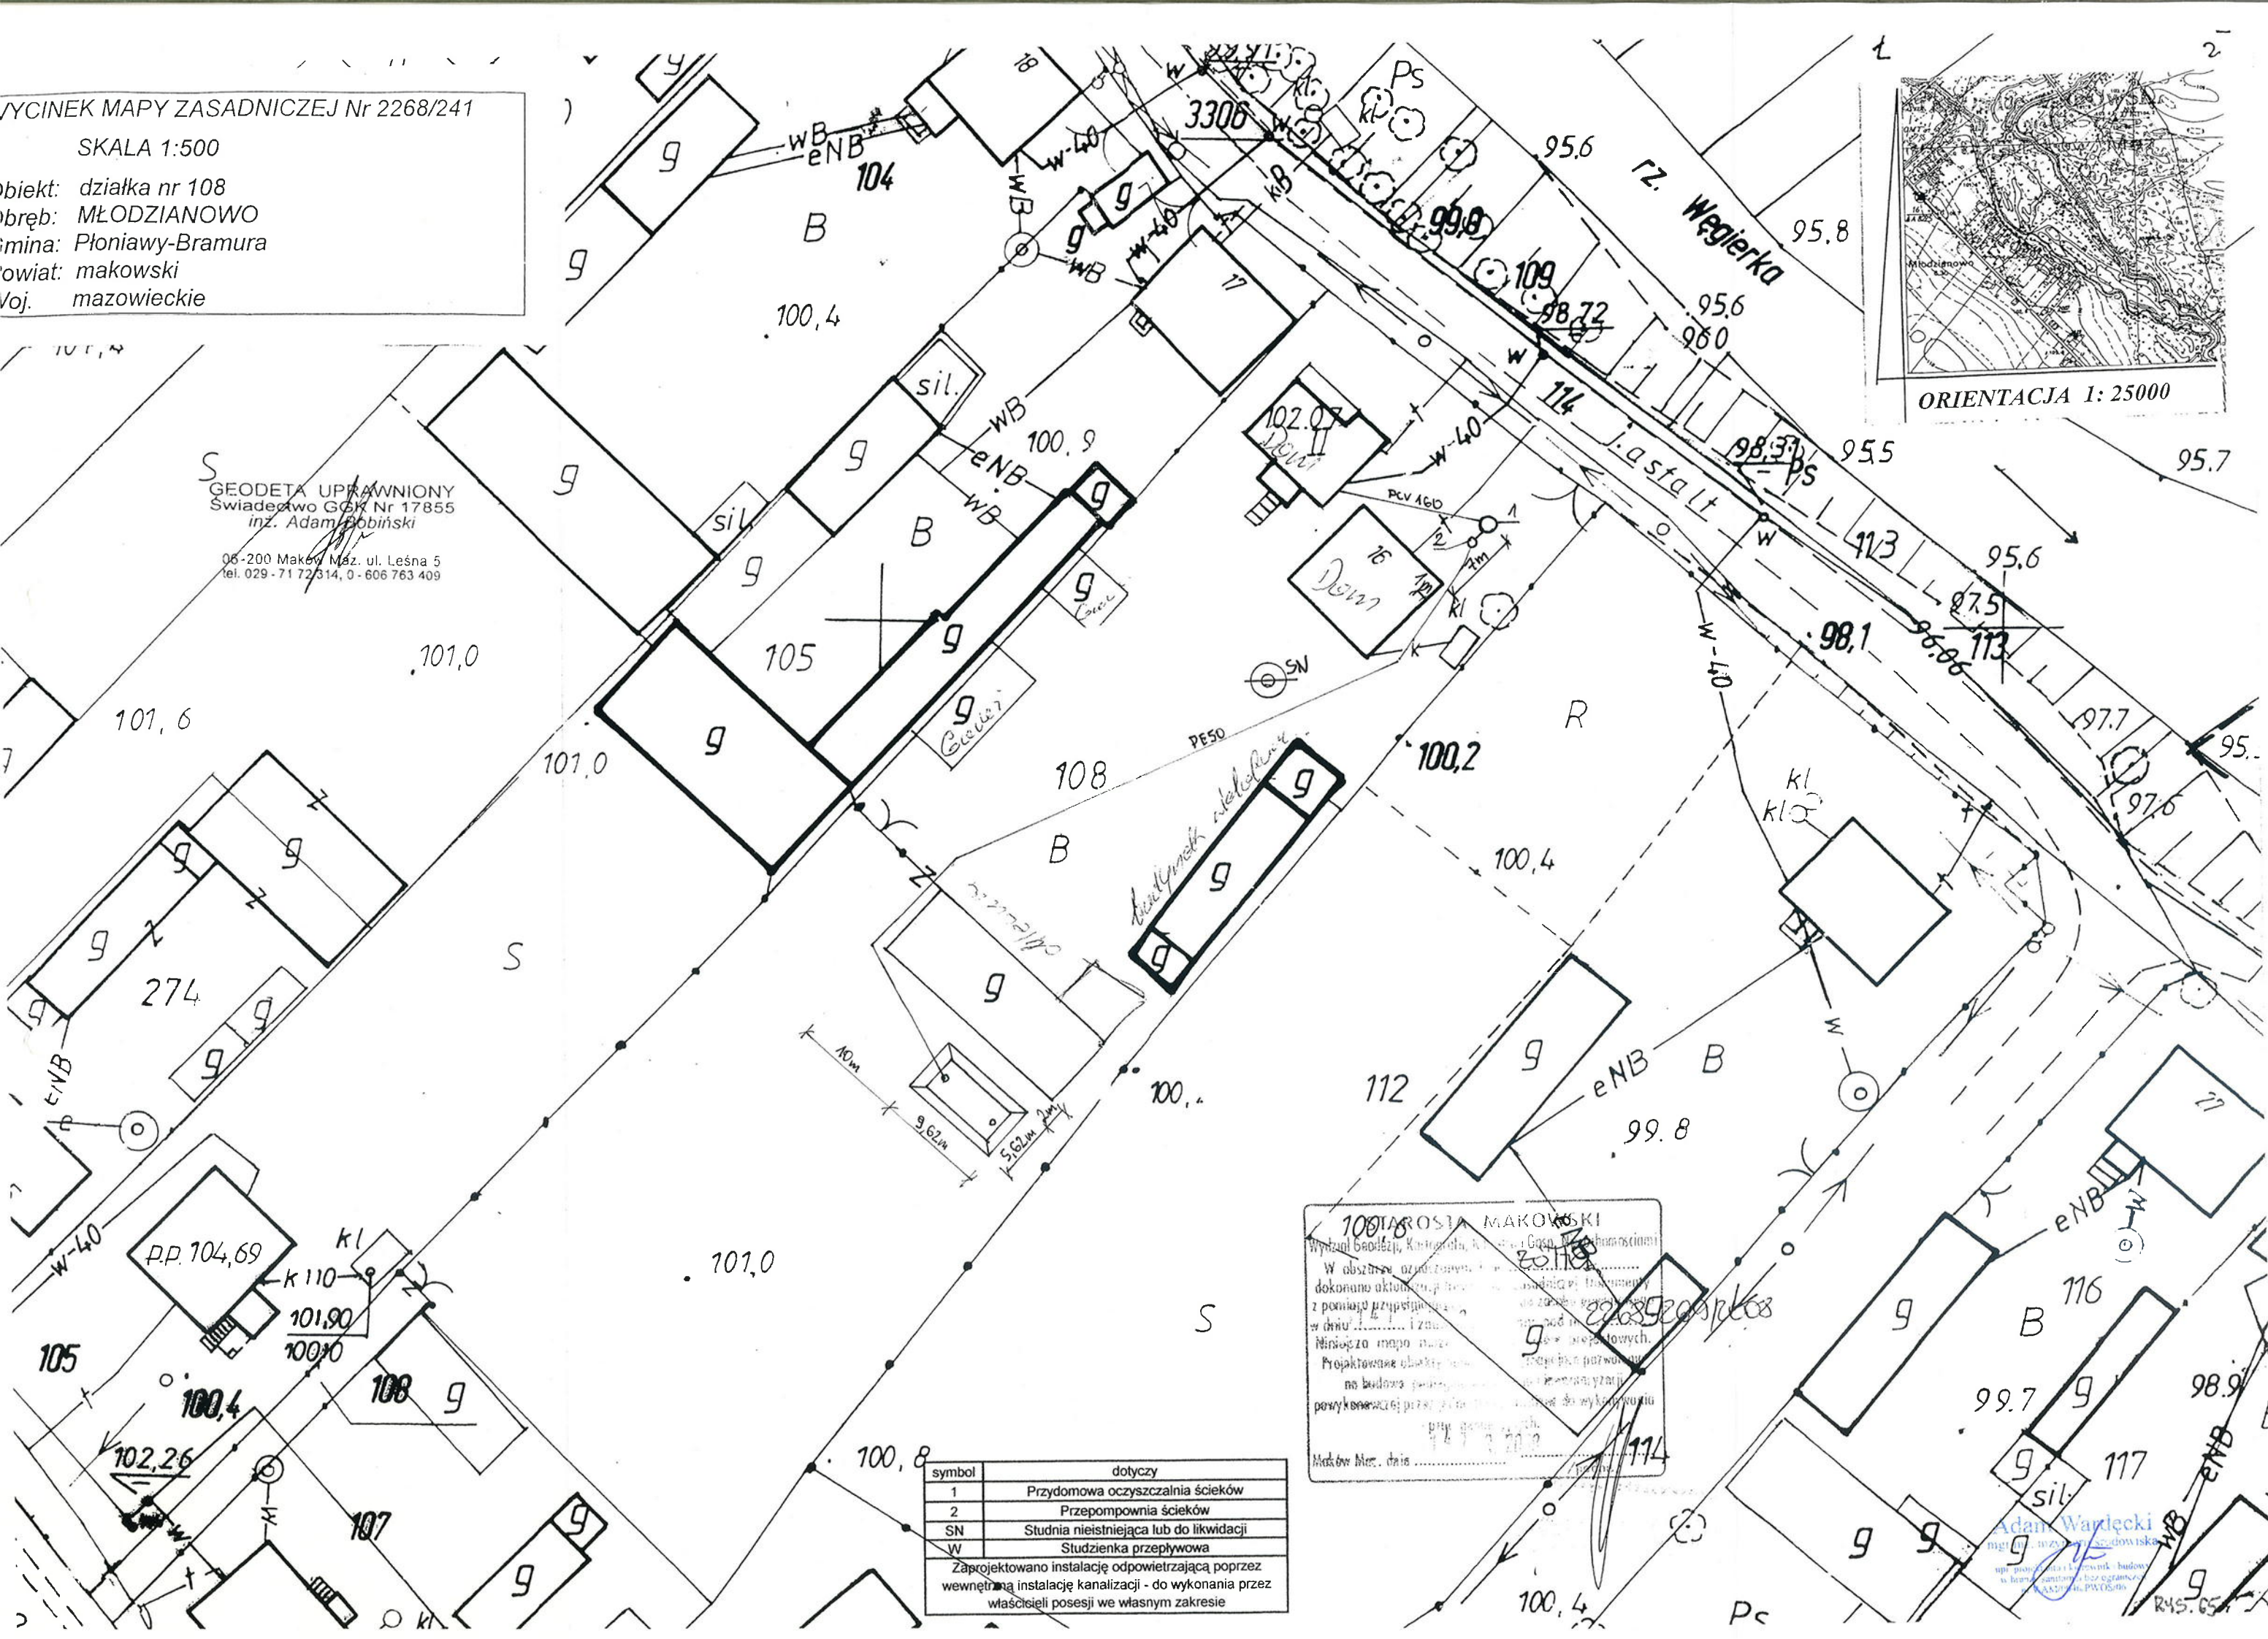

symbol	dotyczy
1	Przydomowa oczyszczalnia ścieków
2	Przepompownia ścieków
SN	Studnia nieistniejąca lub do likwidacji
W	Studzienka przepływowa

Zaprojektowano instalację odpowietrzającą poprzez
 wewnętrzną instalację kanalizacji - do wykonania przez
 właścicieli posesji we własnym zakresie

100 JAROSŁA MAKOWSKI
 Wydział Geodezji, Kartografii, Kierownik GOSK Maków Maz.
 W obszarze oznaczonym na mapie, w całości lub części, w dniu 14.12.2010 r. dokonano aktualizacji danych geodezyjnych i technicznych z pominięciem przepisów art. 14 ust. 1 pkt 2 ustawy z dnia 14.06.2003 r. o geodezji i kartografii (Dz. U. z 2003 r. Nr 124, poz. 2282, z późn. zmianami).
 Niniejsza mapa ma charakter informacyjny.
 Projektowane urządzenia nie budowa, nie stanowią części nieruchomości, nie podlegają wpisowi do Księgi Wiekszej, nie podlegają opłacie skarbowej, nie podlegają opłacie skarbowej, nie podlegają opłacie skarbowej.
 Maków Maz. dnia 14.12.2010 r.

Adam Wątlecki
 inżynier geodezyjny
 upr. projekt. i inżyn. budowl. w branżach geodezji i kartografii
 Maków Maz. 08-200

WYCINEK MAPY ZASADNICZEJ
Skala 1:1000

symbol	dotyczy
2	Przedomowa oczyszczalnia ścieków
SN	Przepompownia ścieków
SN	Studnia nieistniejąca lub do likwidacji
W	Studzienka przepływowa
Zaprojektowano instalację odpowietrzającą poprzez wewnętrzną instalację kanalizacji - do wykonania przez właścicieli posesji we własnym zakresie	

mgr inż. ~~Tybor~~ Łukasz ~~Łukasz~~
Dyrektor Wydziału Geodezji, Kartografii
Katastru i Gospodarki Nieruchomościami
Geodeta Powiatowy

Poświadczam, że zgodność z oryginałem
 przyjętym do ... z ... geodezyjnego
 18.06.2009

2268/241
PS
Ministerstwo

W. Marc. dnia 18-06-2009 up. Starosty 1019

~~mgr inż. Józef Rwiński~~
Dyrektor Wydziału Geodezji, Kartografii,
Katastru i Gospodarki Nieruchomościami
Gminy Powiatowy

1ŁODZIANOWO DZ.99

porządził: ANNA MAJEWSKA dnia 2009.06.18

Adam Wardecki
mgr inż. inżynier budowlany
upr. projektanta i wykonawcę budowy
inżynier sanitarny bez ograniczeń
m. Wąsosz, PWSiG

RYS. 66

RYS. 67

WYCINEK MAPY ZASADNICZEJ Skala 1:1000

STAROSTA MAKOWSKI
Wydział Geodezji, Kartografii, Katastru
i Gospodarki Nieruchomościami
Załącznik do zarządzenia nr 110.9/2006
z dnia 19.10.2006 r.
Maków Maz. dnia 19.10.2006 r.
/podpis/

STAROSTA MAKOWSKI
Wydział Geodezji, Kartografii, Katastru
i Gospodarki Nieruchomościami
Reprodukowanie, rozpowszechnianie
i rozprowadzanie niniejszego dokumentu
wymaga zezwolenia, o którym mowa
w art. 18 ustawy z dnia 12.04.1999 r.
- Prawo geodezyjne i kartograficzne
(Dz. U. Nr 30 poz. 163 z późniejszymi zmianami)
Maków Maz. dnia 19.10.2006 r.
/podpis/

mgr inż. Grzegorz Bucharek
inspektor d.s. zasobu geodezyjnego
i kartograficznego

mgr inż. Grzegorz Bucharek
inspektor d.s. zasobu geodezyjnego
i kartograficznego

symbol	dotyczy
1	Przydomowa oczyszczalnia ścieków
2	Przepompownia ścieków
SN	Studnia nieistniejąca lub do likwidacji
W	Studzienka przydomowa
Zaprojektowano instalację odprowadzającą ścieki poprzez wewnętrzną instalację kanalizacyjną do wykonania przez właścicieli posesji w własnym zakresie	

INWESTOR. BUDNY ROMAN
STANISŁAW I ELŻBIETA
NOWA ZBLICHA 3
06-210 PŁONIAWY
GMINA BKONIAW BRAMURA
98/4

A. ZBIORNIK NA GNOJOWILIS $V = 25.00 \text{ m}^3$
B. PŁATA GNOJOWA O DOU $174 \text{ m}^3 = 35.00 \text{ m}^3$

21.08.2006 r

Bucharek

Nowa Zblich dz. 98/1 gm. Płoniawy-Bramura

Adam Wałęcki
mgr inż. inżynier geodowy

mgr projektanta i kierownika budowy
w branżach sanitarnych i bez ograniczeń
w WARTOŚCI PWOS 50

WYCINEK MAPY ZASADNICZEJ Skala 1:1000

STAROSTA MAKOWSKI

Wydział Geodezji, Kartografii, Katastru
i Gospodarki Nieruchomościami
Reprodukowanie, rozpowszechnianie
i rozprowadzanie niniejszego dokumentu
wymaga zezwolenia, o którym mowa
w art. 18 ustawy z dnia 17 maja 1989 r.
- Prawa geodezyjne i kartograficzne
(Dz. U. Nr 50 poz. 163 z późniejszymi zmianami)

Maków Maz. dnia 1.2.06-2009 /podpis/

mgr inż. Adam Wądek
Inspektor kontroli dokumentacji
geodezyjnej i kartograficznej


symbol	dotyczy
1	Przydomowa oczyszczalnia ścieków
2	Przepompownia ścieków
SN	Studnia nieistniejąca lub do likwidacji
W	Studzienka przepływowa

Zaprojektowano instalację odpowietrzającą poprzez
wewnętrzna instalację kanalizacji - do wykonania przez
właścicieli posesji we własnym zakresie

Nazwa obiektu
Obręb
Gmina
Woj. mazowieckie

STAROSTA MAKOWSKI
Wydział Geodezji, Kartografii, Katastru
i Gospodarki Nieruchomościami
Poświadczam się zgodność niniejszej mapy z oryginałem
przyjętym do państwowego zapasu geodezyjnego
i kartograficznego w dniu
i z oświadczeniem pod nr
Niniejsza mapa nie może być użyta do celów prawnym.

Maków Maz. dnia 1.2.06-2009 /podpis/
mgr inż. Adam Wądek
Inspektor kontroli dokumentacji
geodezyjnej i kartograficznej

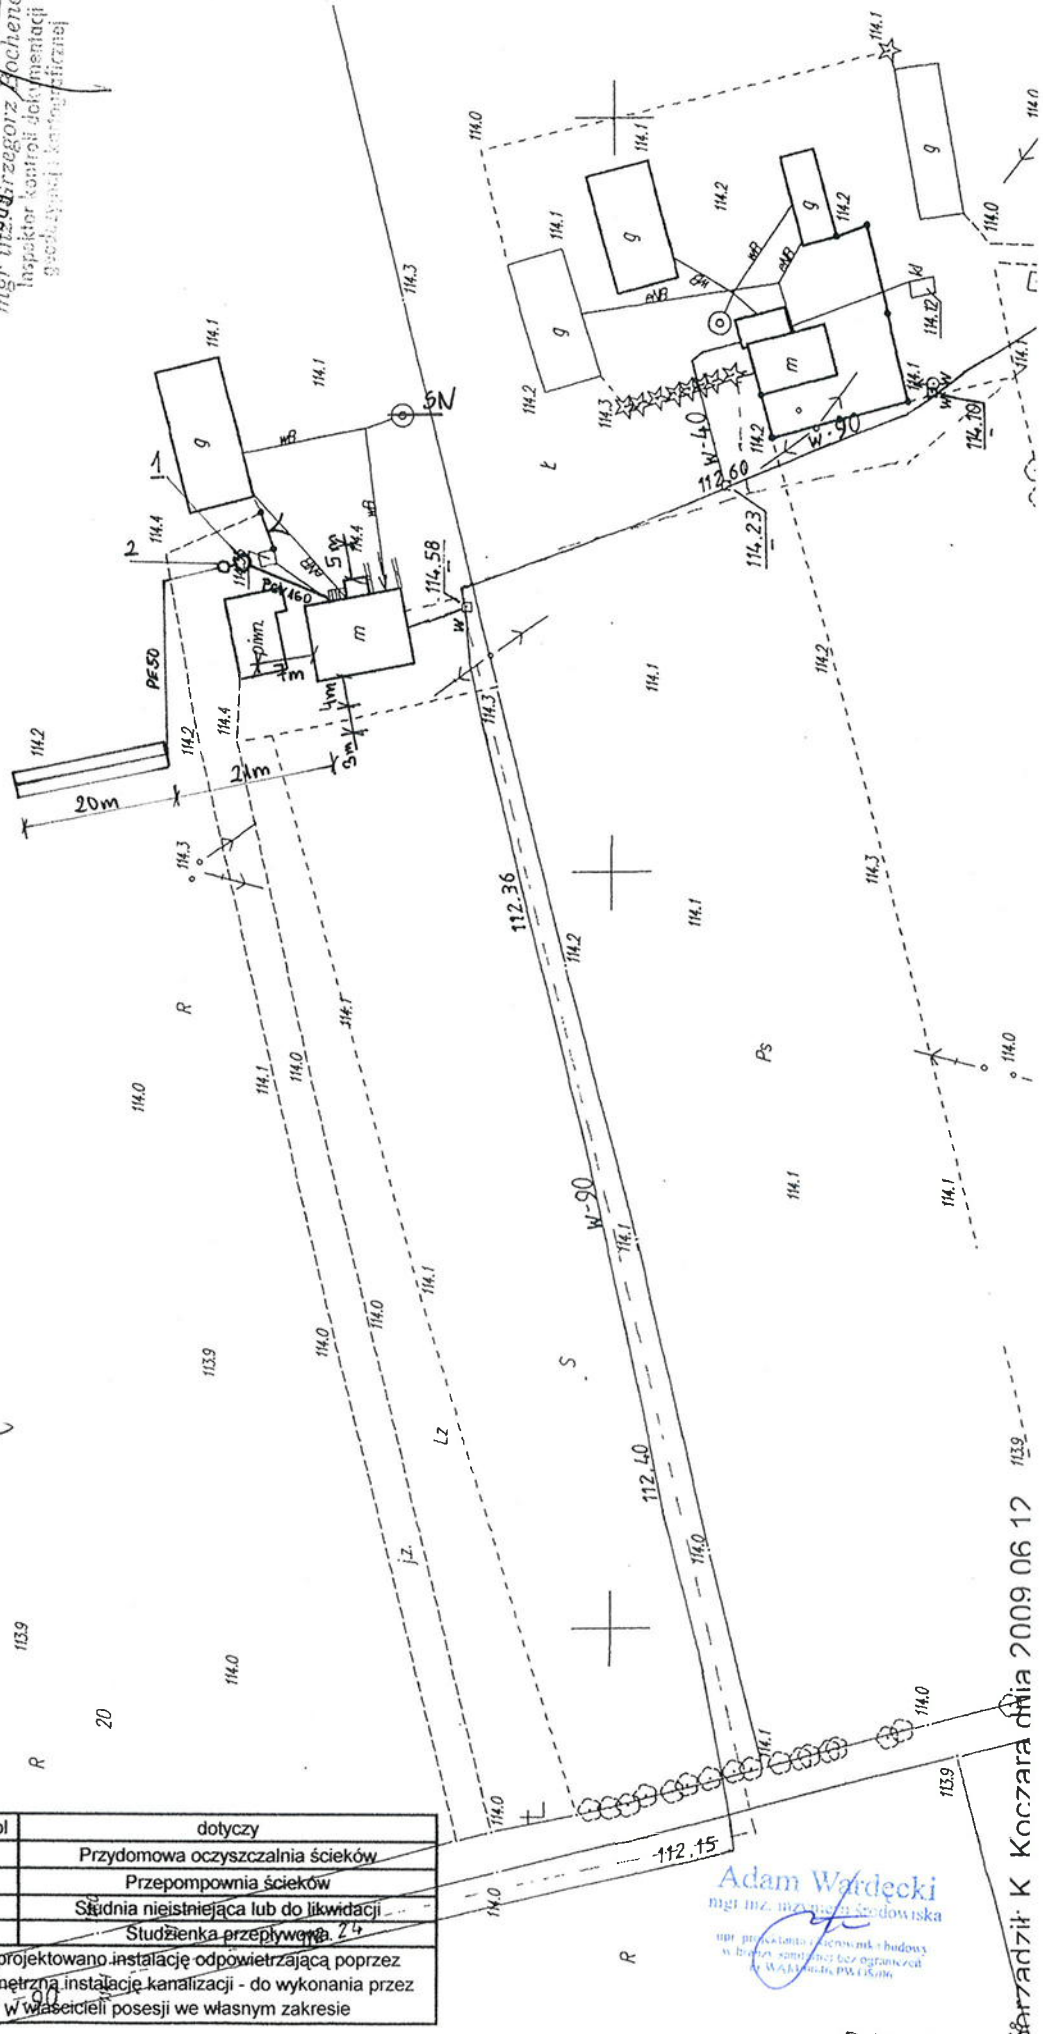


ckie

Symbol	2156/244	tytuł
1	Przebieg i czyszczalnia ścieków	
2	Przebieg i czyszczalnia ścieków	
3	Stacja nieczystości lub do likwidacji	
4	Stacja przepływowa	
Zaprojektowano instalację odpowiadającą poprzez wewnętrzną instalację kanalizacyjną - do wykonania przez właścicieli posesji w własnym zakresie		

Wzrost: 1,70 m, ciąża: 60 kg, wiek: 21/56/243
 Wzrost: 1,70 m, ciąża: 60 kg, wiek: 21/56/243
 Wzrost: 1,70 m, ciąża: 60 kg, wiek: 21/56/243
 Wzrost: 1,70 m, ciąża: 60 kg, wiek: 21/56/243

wieś Nowa Żalicha

wieś Suche

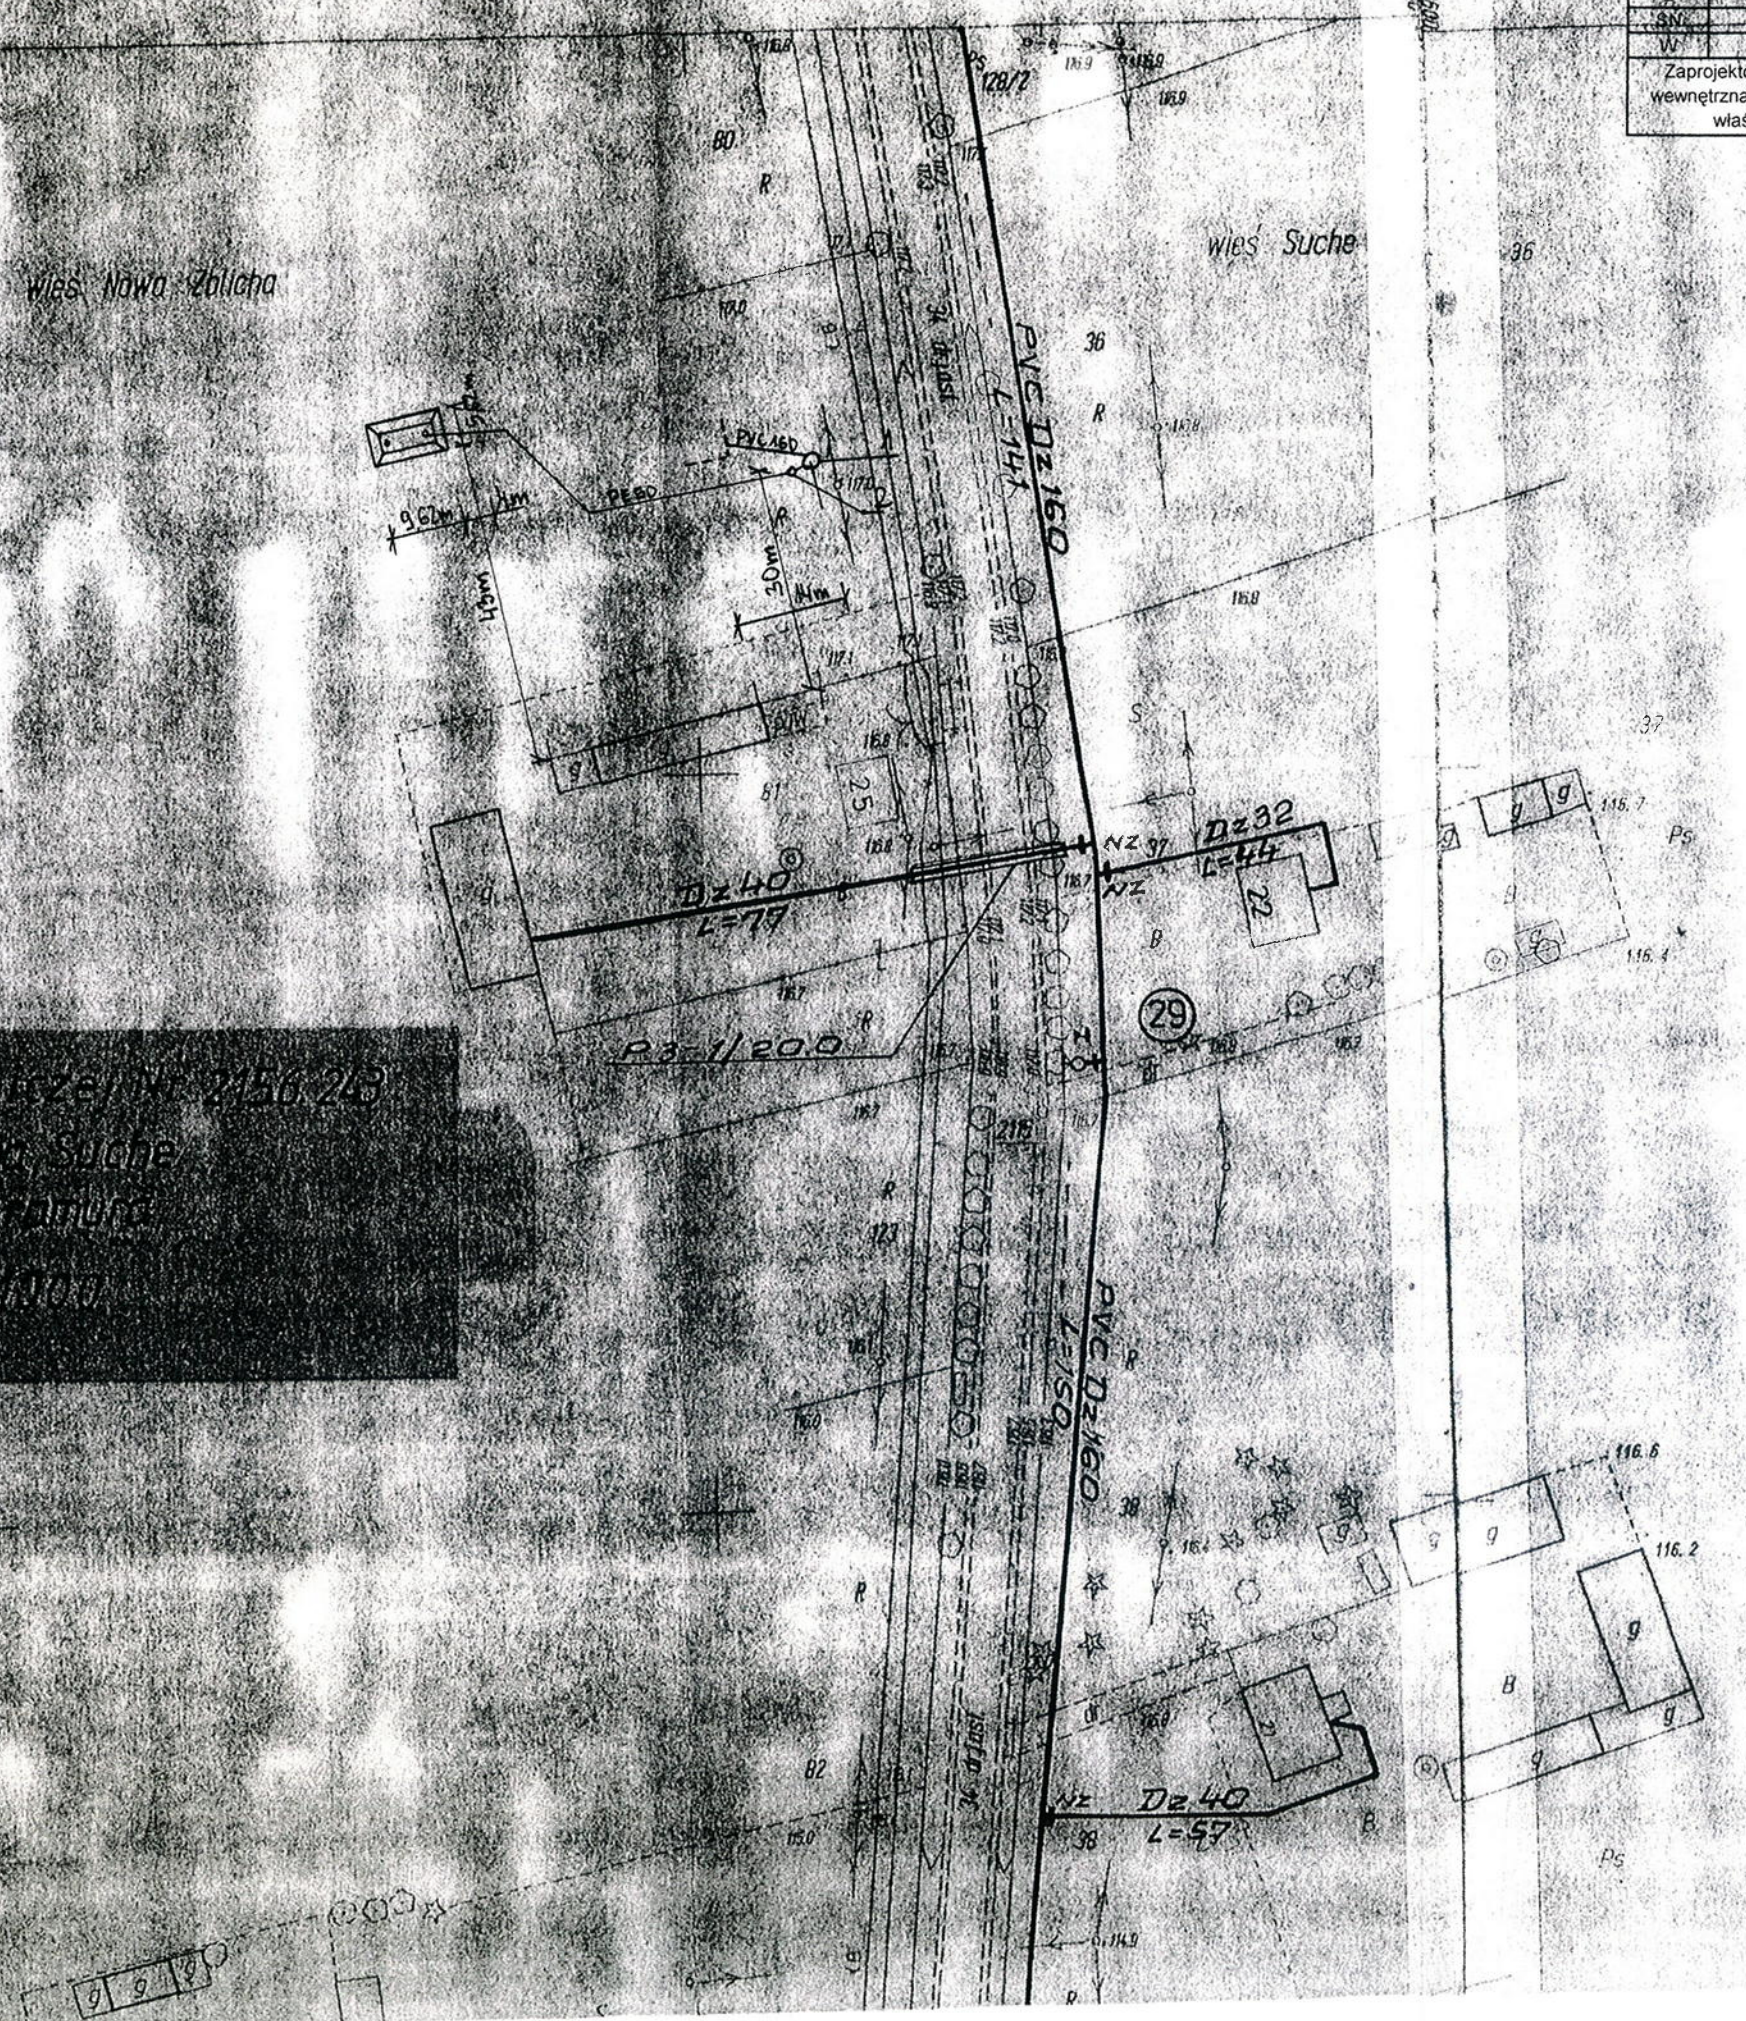

Adam W. Wędecki
 mgr inż. architektura i budownictwo
 ul. ... 100-000 ...
 tel. ...

ckie

Symbol	Dotyczy
2156/244	Przebieg i przyłącza ścieków
Przebieg	Przebieg i przyłącza ścieków
SN	Studnia nieistniejąca lub do likwidacji
W	Studzienka przepływowa
Zaprojektowano instalację odpowietrzającą poprzez wewnętrzną instalację kanalizacji - do wykonania przez właścicieli posesji w własnym zakresie	

Wzrost i rozwój gospodarki w 2156/243
 Wzrost i rozwój gospodarki w 2156/243
 Wzrost i rozwój gospodarki w 2156/243
 Wzrost i rozwój gospodarki w 2156/243

Wies Nowa Zolicha

Wies Suche

9 9 9

Adam Wysocki
 Inżynier
 Inżynier

R45.71

Wycinek mapy syt.-wys. nr 2212/034

SKALA 1:1000

(po inwentaryzacji powykonawczej budynku z przył.)

Obiekt: działka nr 98/3, 99/3

Obręb: NOWA ZBLICHA

Gmina: Płoniawy-Bramura

Powiat: makowski

Woj. mazowieckie

symbol	dotyczy
1	Przydomowa oczyszczalnia ścieków
2	Przepompownia ścieków
SN	Studnia nieistniejąca lub do likwidacji
W	Studzienka przepływowa
Zaprojektowano instalację odpowietrzającą poprzez wewnętrzną instalację kanalizacji - do wykonania przez właścicieli posesji we własnym zakresie	

GEODETA UPRAWNIONY
Świadczy GdK Nr 17855
Inż. Adam Bzdowski

66-200 Maków Maz. ul. Lesna 5
tel. 999-717 914, 0-606 703 409

SŁUGI GEODEZYJNE
I INFORMATYCZNE
Marcin Roszkiewicz
66-200 Maków Maz. ul. Mickiewicza 27 B/16
NIP 757-101-50-27, REGON 551254142

98/1


STARSZY GEODETA
Wydzi. Geod. i Kartografii, Katastru
i Gospodarki Nieruchomościami
Wyeksponowane na mapie obiekty budowlane
zostały zinventaryzowane i dokumenty powstałe
w wyniku inwenturyzacji przekazane do państwowego
zost. 0-1-1117-2004
w dniu 2006-03-20
pod nr 2006-53/2004
Maków Maz. 0-1-1117-2004
mgr inż. Józef Iwiński
dyrektor Wydziału Geodezji, Kartografii,
Katastru i Gospodarki Nieruchomościami
Geodeta Powiatu

Adam Wardecki
mgr inż. inżynier środowiska
Rpr. projektanta i wykonawcy budowy
w ramach sanitarnego bez ograniczeń
nr 0044100010 PWD/0006


102.1115 R45.72

Wycinek mapy syt.-wys. Nr 2156/231
 SKALA 1:500

Obiekt: działka nr 3, 4
 Obręb: NOWA ZBLICHA
 Gmina: Płoniawy-Bramura
 Powiat: makowski
 Woj. mazowieckie

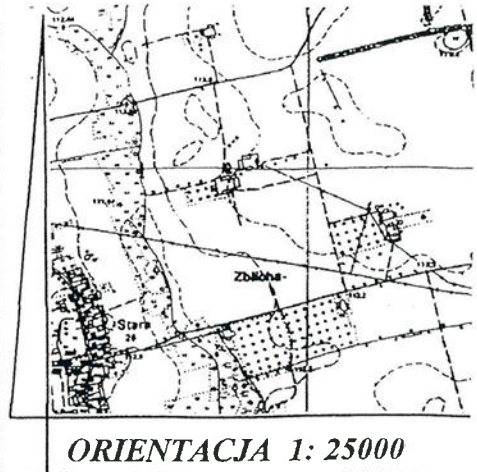

ORIENTACJA 1: 25000

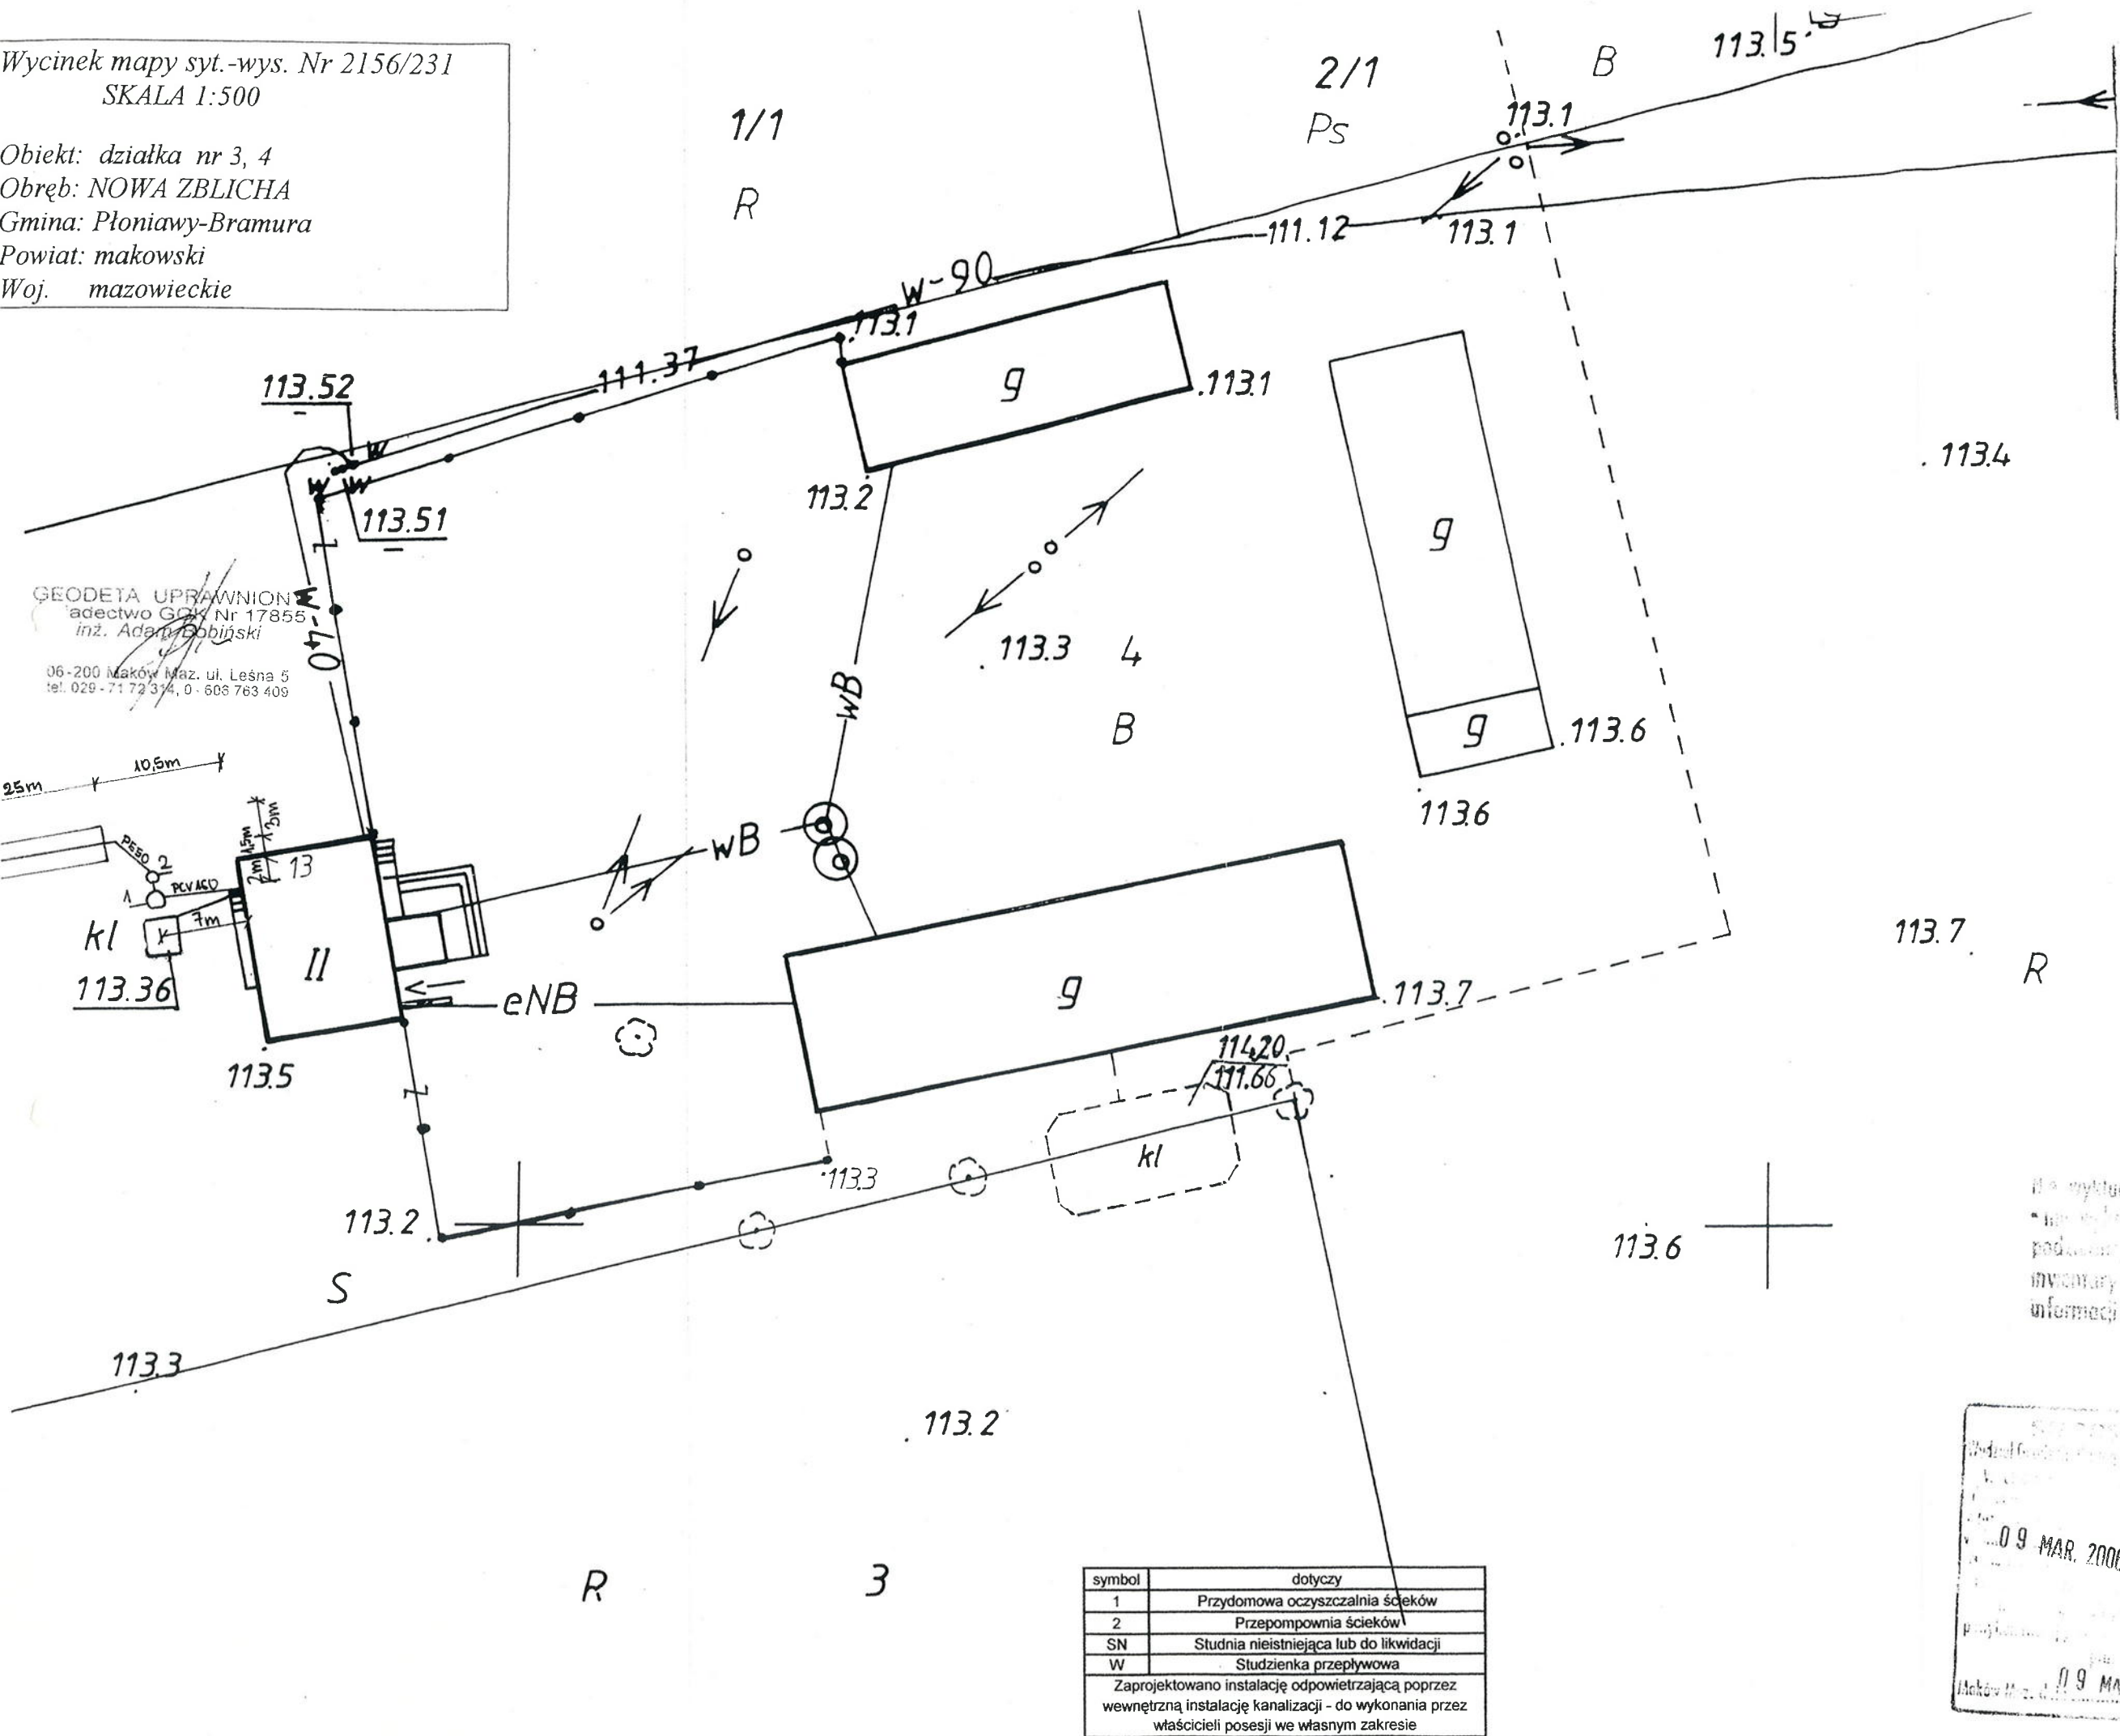

GEODETA UPRAWNIENI
 adactwo GOS Nr 17855
 inż. Adam Dobijański

06-200 Maków Maz. ul. Leśna 5
 tel. 029-71 72 314, 0-603 763 409

nie wyklucza się istnienia w terenie innych
 - nie objętych na niniejszej mapie - urządzeń
 podziemnych, które nie były zgłoszone do
 inwentaryzacji lub o których brak jest
 informacji w wytycznych branżowych

symbol	dotyczy
1	Przydomowa oczyszczalnia ścieków
2	Przepompownia ścieków
SN	Studnia nieistniejąca lub do likwidacji
W	Studzienka przepływowa
Zaprojektowano instalację odpowietrzającą poprzez wewnętrzną instalację kanalizacji - do wykonania przez właścicieli posesji we własnym zakresie	

09 MAR. 2006

2156-81/2006

inż. Józef Iwiński

09 MAR. 2006

BOBINO
GRZYBKU


SZKIC SYTUACYJNY SIEDLISKA
OB. MILEWSKI KLEMENS
BOBINO GRZYBKU GM. PŁONIAWY

SKALA 1:500

ORIENTACJA SKALA 1:25000

LEGENDA:

1. BUD. MIESZK. MUR/ET. S. DOBRY
2. BUD. INW. MUR/DACH. S. DOBRY
3. STODOŁA DR/ST. S. ZŁY
4. BUD. GOSP. DR/PAPA S. ZŁY
5. BUD. GOSP. MUR/ET. S. DOBRY
6. STUDNIA
7. proj. land. inw. - st.
8. " " gosp.

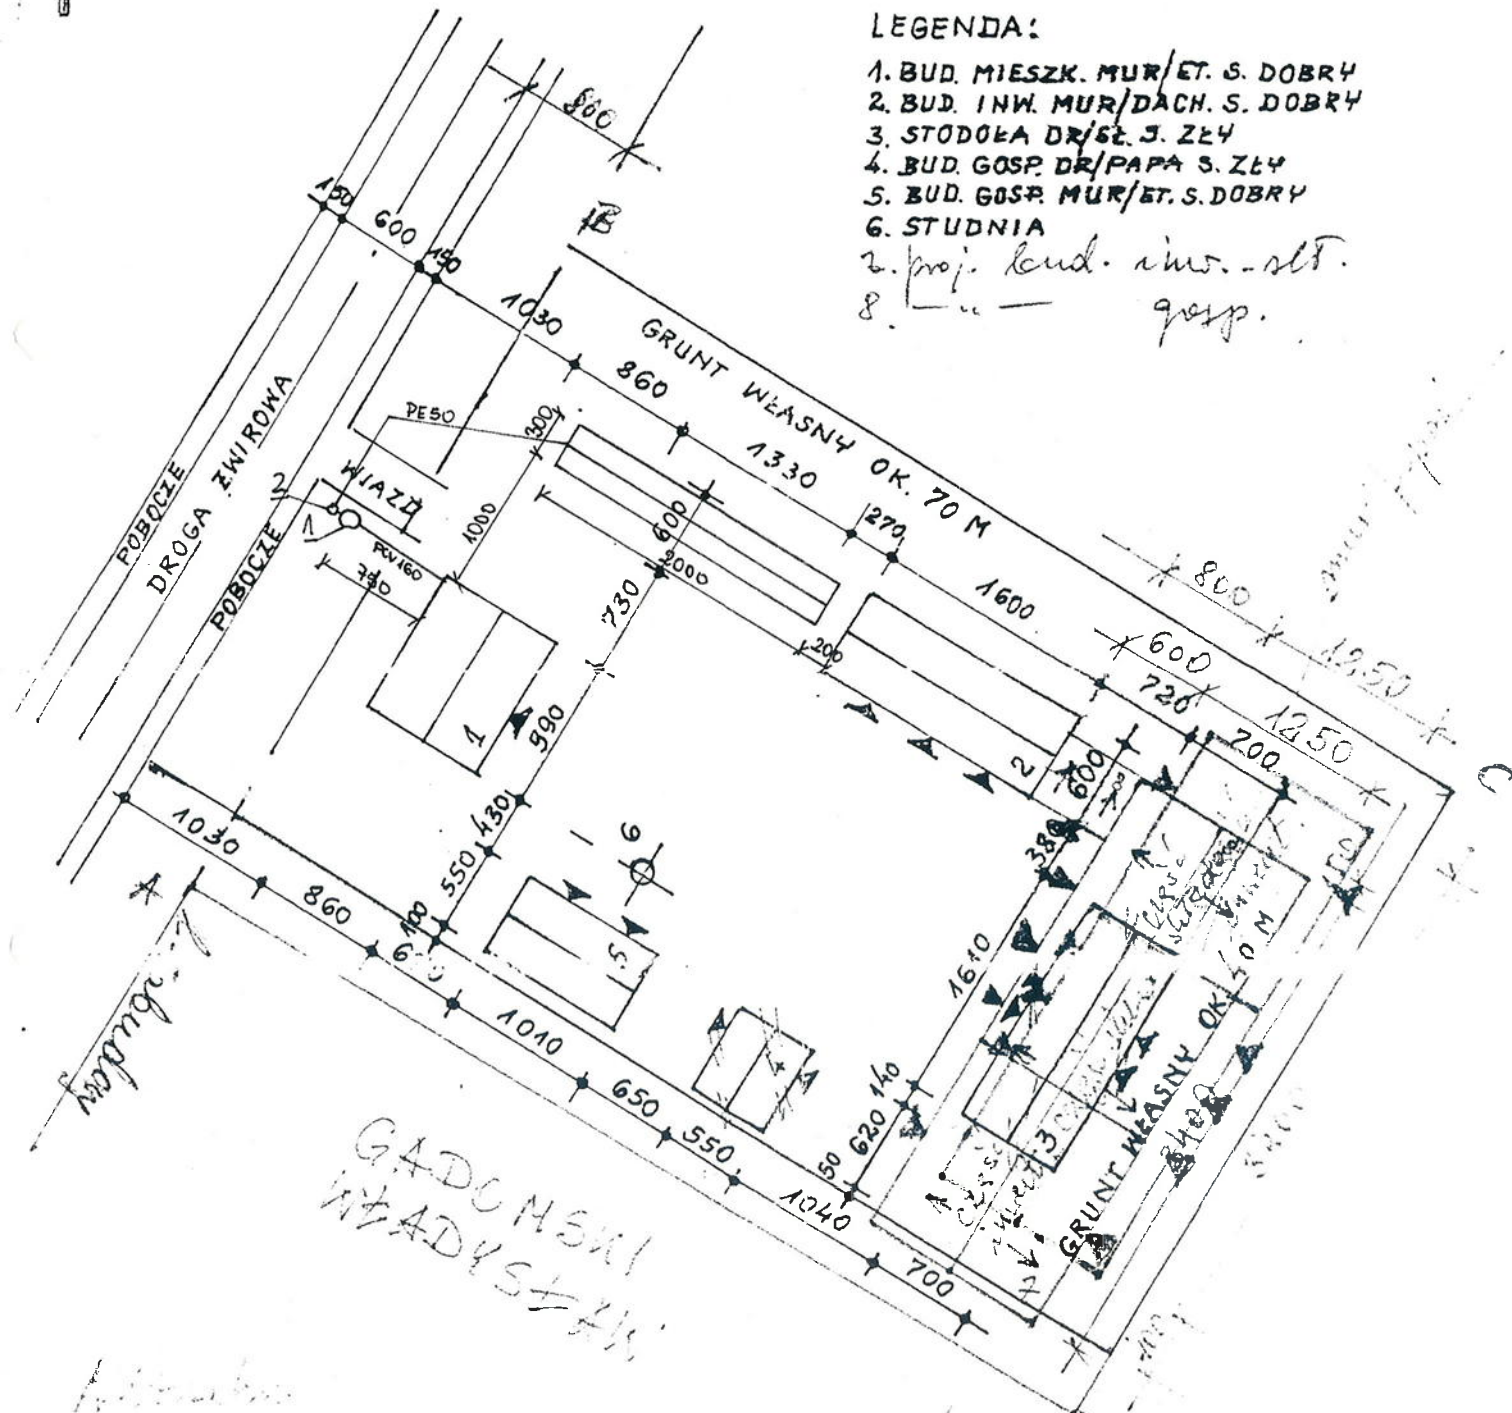

GADOMSKI
WŁADYSŁAW

WŁK. M. CHODKOWSKI


symbol	dotyczy
1	Przydomowa oczyszczalnia ścieków
2	Przepompownia ścieków
SN	Studnia nieistniejąca lub do likwidacji
W	Studzienka przepływowa

Zaprojektowano instalację odpowietrzającą poprzez wewnętrzną instalację kanalizacji - do wykonania przez właścicieli posesji we własnym zakresie

Adam Wardecki
mgr inż. inżynier budowlany
upr. projektowania i nadzoru budowy
w branżach sanitarnych i ogrzewania
i wentylacji (PWT/009)

RYS. 75

Obiekt: działka nr 69
 Obręb: BOBINO WIELKIE
 Gmina: Płoniawy-Bramura
 Powiat: makowski
 Woj. mazowieckie

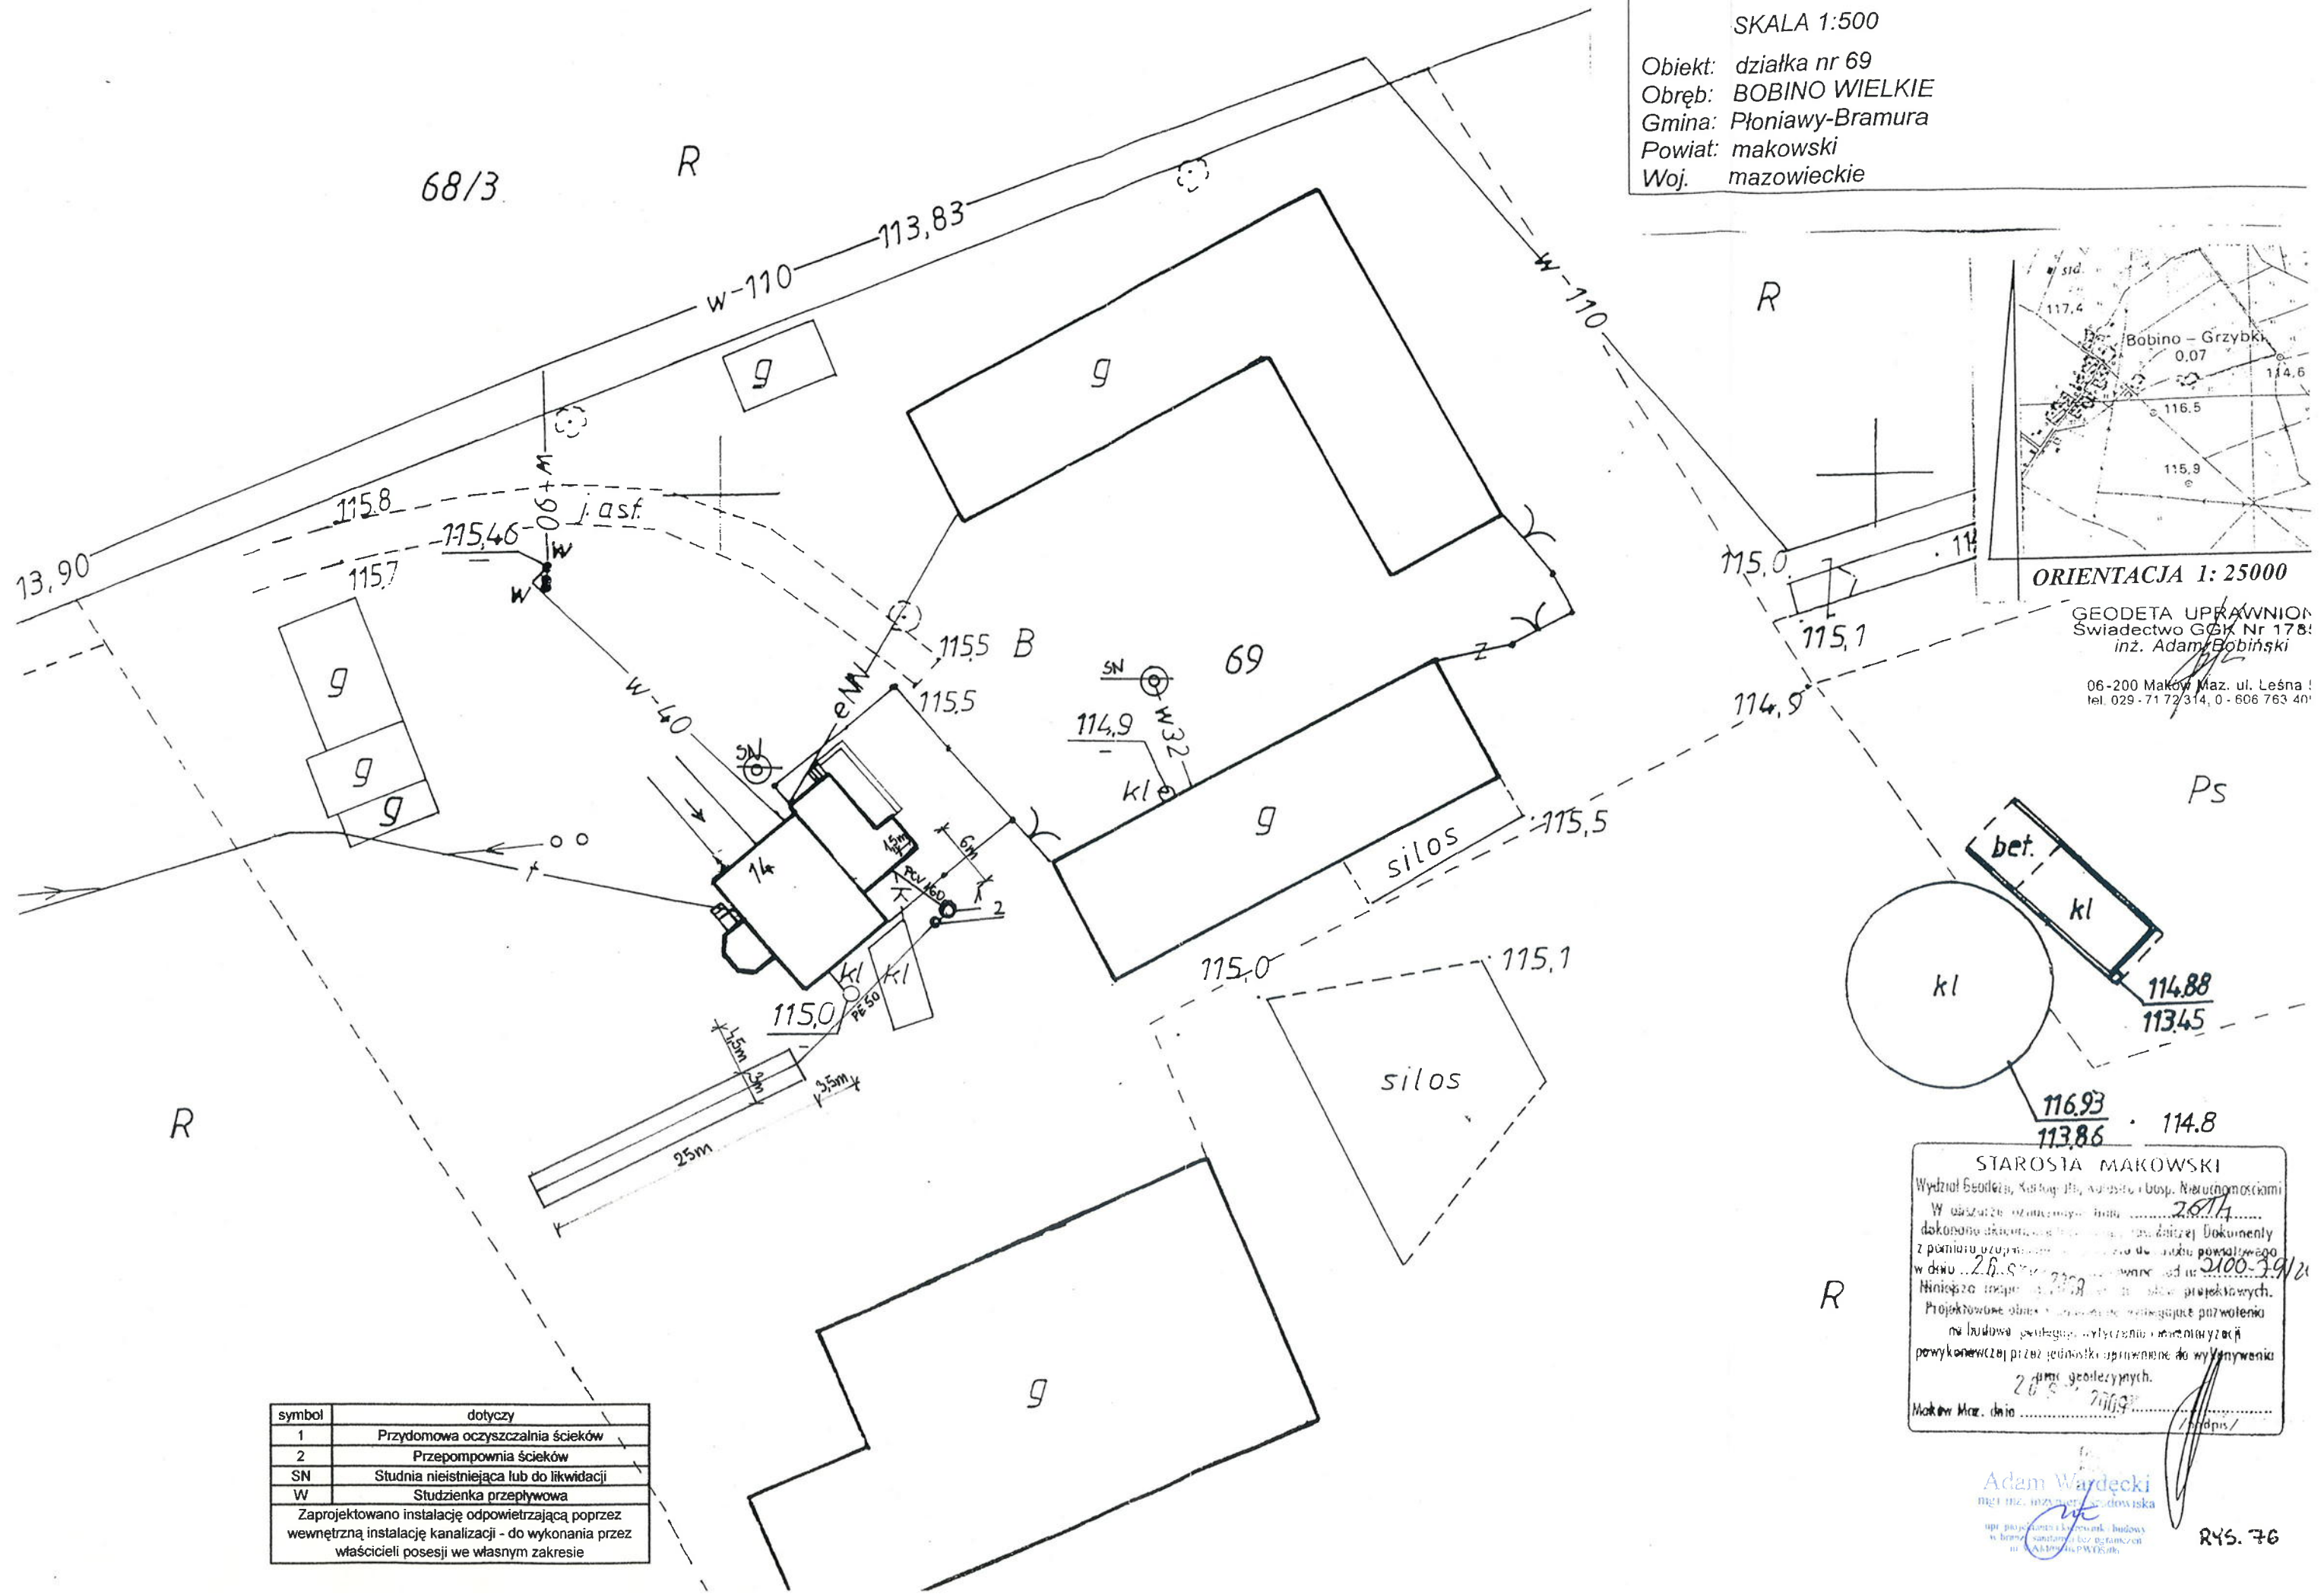

symbol	dotyczy
1	Przydomowa oczyszczalnia ścieków
2	Przepompownia ścieków
SN	Studnia nieistniejąca lub do likwidacji
W	Studzienka przepływowa

Zaprojektowano instalację odpowietrzającą poprzez wewnętrzną instalację kanalizacji - do wykonania przez właścicieli posesji we własnym zakresie

115.80

STAROSTA MAKOWSKI

Wydział Geologii, Kartografii, Kuchni i Gosp. Nieruchomościami

W obszarze oznaczonego planu 28714
dokonano określonych zmian. Załącznik Dokumenty
z planu uziębienia 2100-29/21
w dniu 28.8.2008
Niniejsza decyzja 28.8.2008
Projektowane obiekty
na budowę
powykonanych przez jednostki uprawnione do wykonywania
28.8.2008
Maków Maz. dnia 28.8.2008
/podpis/

Adam Wajdecki
mgr inż. inżynier budowlany
upr. projektant i kierownik budowy
w branżach sanitarnych i ogólnobudowlanych
m. A. 10946 PWOSzth

245.76

WYCINEK MAPY ZASADNICZEJ Nr 2100/232

SKALA 1:1000

(po inwentaryzacji powykonawczej)

Obiekt: działka nr 67

Obręb: BOBINO GRZYBKI


Gmina: Płoniawy-Bramura

Powiat: makowski

Woj. mazowieckie

GEODETA UPRAWNIENY
Świadcstwo GOK Nr 17855
inż. Adam Wajdecki

06-200 Maków Maz. ul. Leśna 5
tel. 029 - 71 72 714; 0 - 606 763 409

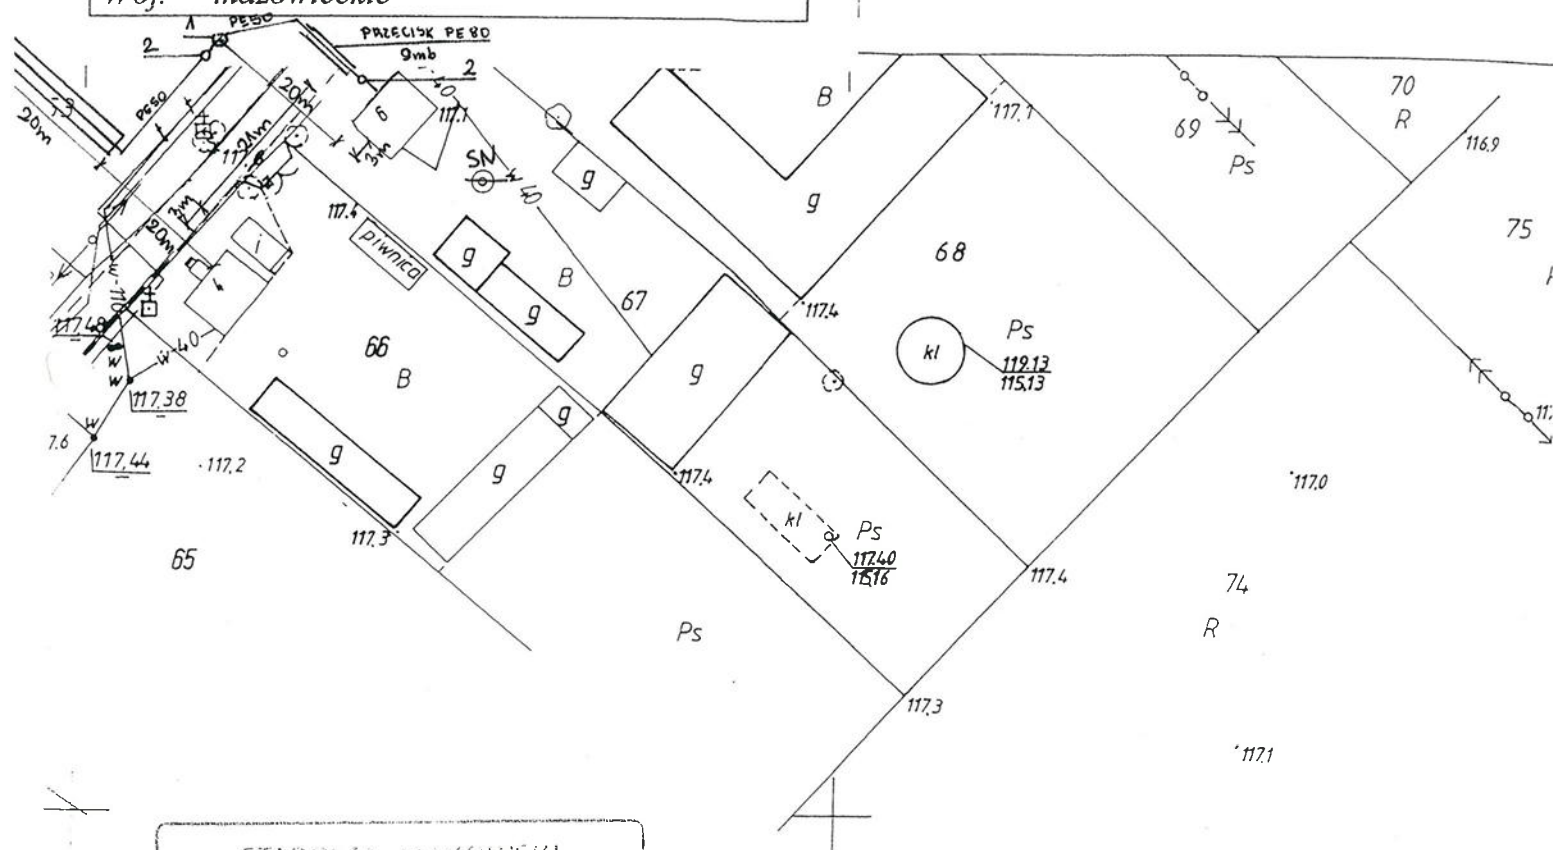

STAROSTA MAKOWSKI

Wydział Geodezji, Kartografii, Katastru
i Gospodarki Samochodami

Wykonesowane w terenie pomiary obiektów budowlanych
zostały wykonane w oparciu o dokumenty powstałe
w wyniku inwentaryzacji i planu sytuacyjnego
z dnia 28.11.2007 r.

w dniu 28.11.2007 r.

pod nr 2100-74/2007

28.11.2007

Maków Maz. data 28.11.2007

symbol	dotyczy
1	Przydomowa oczyszczalnia ścieków
2	Przepompownia ścieków
SN	Studnia nieistniejąca lub do likwidacji
W	Studzienka przepływowa
Zaprojektowano instalację odpowietrzającą poprzez wewnętrzną instalację kanalizacji - do wykonania przez właścicieli posesji we własnym zakresie	

Adam Wajdecki
mgr inż. inżynier geodeta
upr. projektowania i wykonania budowy
w branży sanitacyjnej bez ograniczeń
m. WAT 19-16 PW 05/mg

RYS. 77

WYCINEK MAPY ZASADNICZEJ Skala 1:1000

STAROSTA MAKOWSKI
Wydział Geodezji, Kartografii, Katastru
i Gospodarki Nieruchomościami
Reprodukowane, rozpraszanie
i rozprowadzanie niniejszego dokumentu
wymaga załączenia kłasyfikacji
w art. 18 ustawy z dnia 17 maja 1989 r.
- Prawo geodezyjne i kartograficzne
(Dz. U. Nr 30, poz. 163 z późn. zmianami)
16-06-2009
Maków Maz. dnia up. Starosty


mgr inż. Józef Woźniak
Dyrektor Wydziału Geodezji, Kartografii,
Katastru i Gospodarki Nieruchomościami
Urząd Gminy Maków Maz.

symbol	dotyczy
1	Przydomowa oczyszczalnia ścieków
2	Przepompownia ścieków
SN	Studnia nieistniejąca lub do likwidacji
W	Studzienka przepływowa

Zaprojektowano instalację odpowietrzającą poprzez
wewnętrzną instalację kanalizacji - do wykonania przez
właścicieli posesji we własnym zakresie

STAROSTA MAKOWSKI
Wydział Geodezji, Kartografii, Katastru
i Gospodarki Nieruchomościami
Poświadczam zgodność odpisy mapy z oryginałem
przyjętym do porównania przez geodęzyjnego
i kartograficznego
16-06-2009
21001/114
i zaewidencjonowanie
Ministerstwo Geodezji i Kartografii
16-06-2009
Maków Maz. dnia up. Starosty

mgr inż. Józef Woźniak
Dyrektor Wydziału Geodezji, Kartografii,
Katastru i Gospodarki Nieruchomościami
Urząd Gminy Maków Maz.

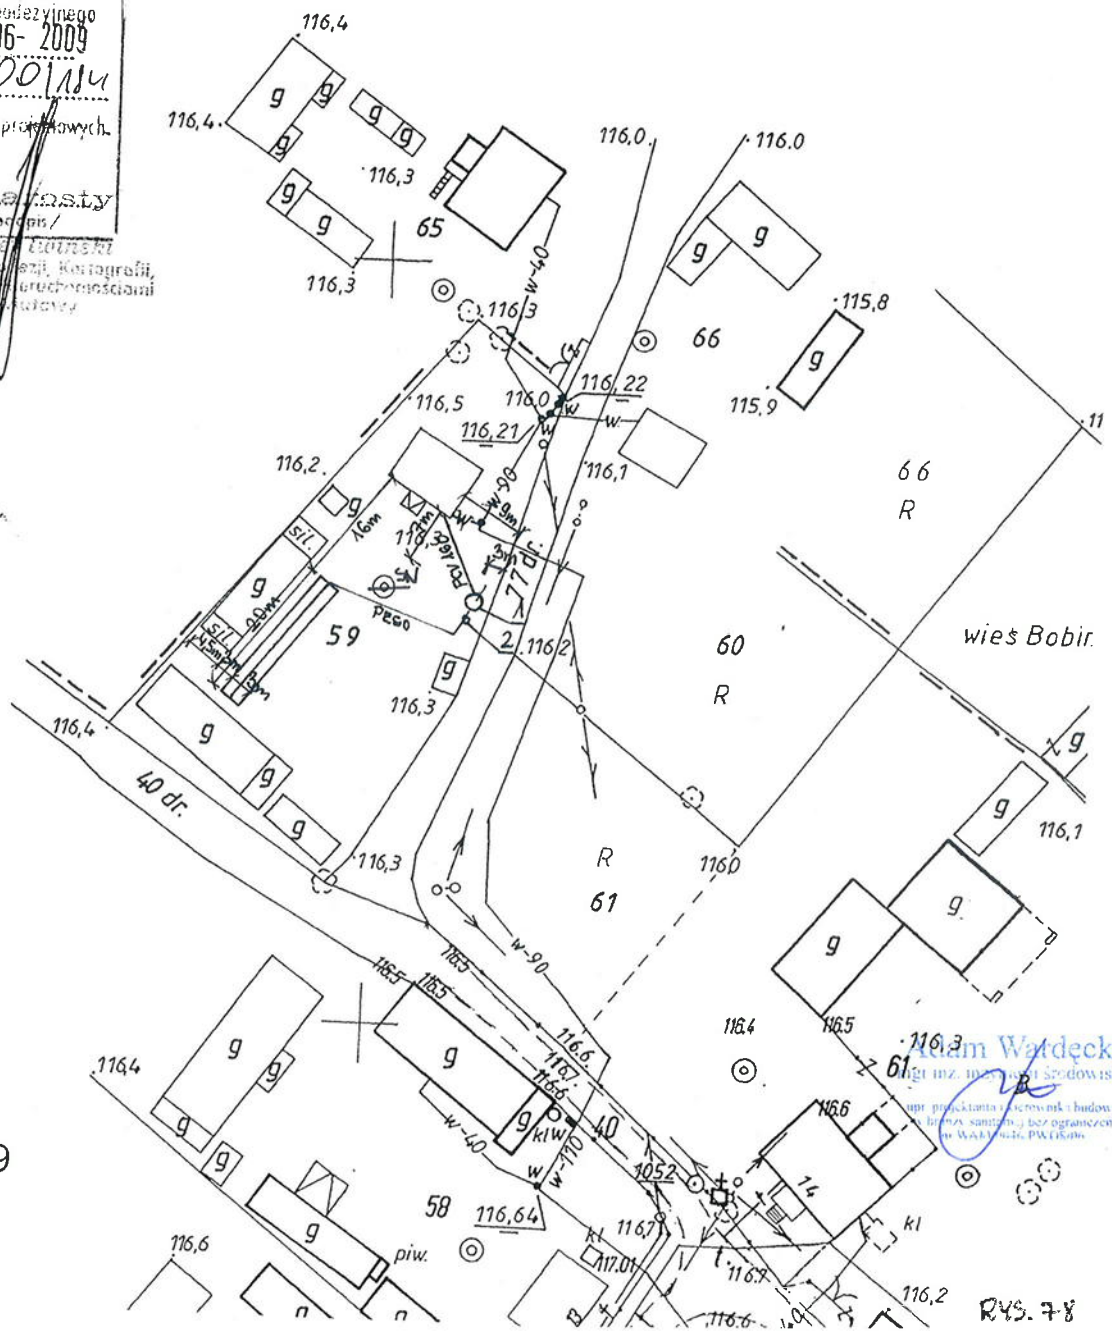

DZ.59

RYS. 78

SKALA 1:1000

1	Przydomowa oczyszczalnia ścieków
2	Przepompownia ścieków
SN	Studnia nieistniejąca lub do likwidacji
W	Studzienka przepływowa
Zaprojektowano instalację odpowietrzającą poprzez wewnętrzną instalację kanalizacji - do wykonania przez właścicieli posesji we własnym zakresie	

