


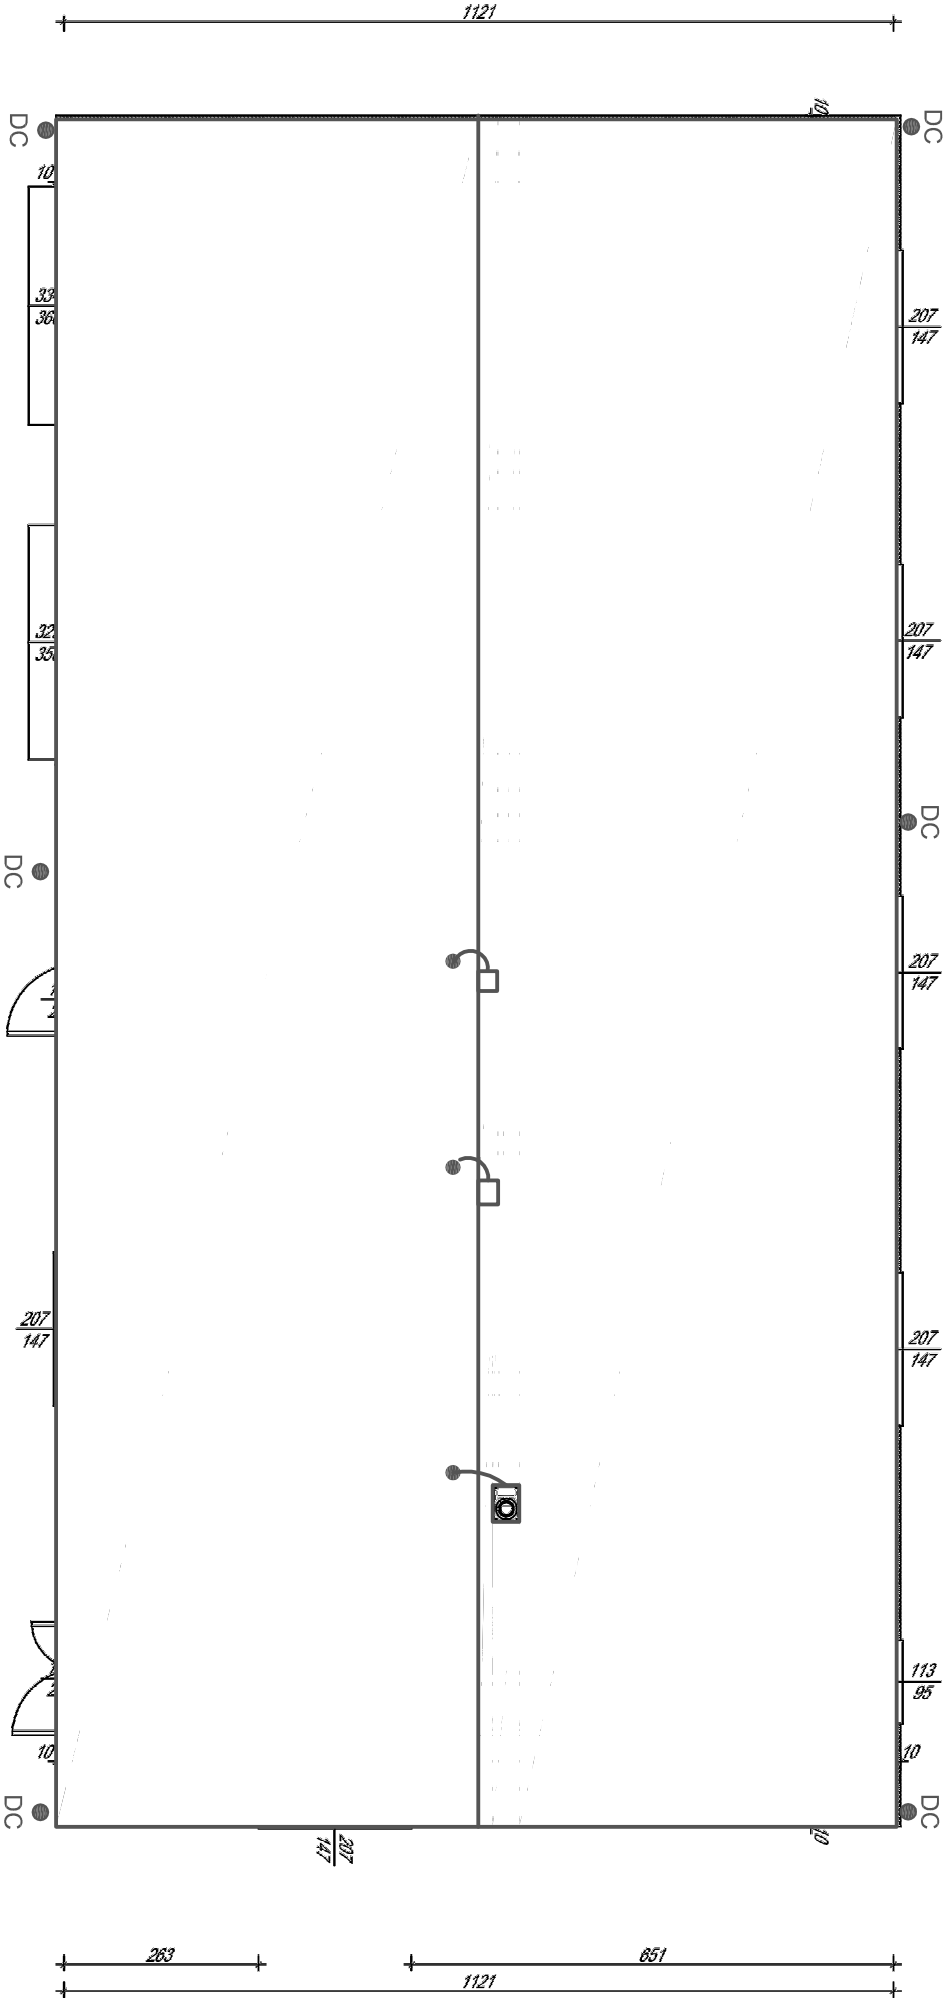

1	Garaż	41,85	m ²
2	Garaż	44,50	m ²
3	Gabinet bibliotekarki	20,85	m ²
4	Biblioteka	22,82	m ²
5	Czytelnia	49,13	m ²
6	WC	3,95	m ²
7	Kuchnia	5,15	m ²
8	Skład opału	7,20	m ²
9	Hall	13,90	m ²
SUMA		209,35	m ²

Wykaz pomieszczeń

ŚCIANY PROJEKTOWANE

Opis: DC przewody odprowadzające

- Uwagi:
- Zwody należy wykonać z drutów ze stali ocynkowanej o średnicy 8mm²
 - zgodnie z poniższymi zasadami:
 - druty przed montażem wyprostować metodą wspiętego naprężania
 - zwody montować na stałe przy użyciu odpowiednich wsporników
 - zwody prowadzić bez ostрых zagięć (minimały promień gładki wynosi 10cm)
 - łączenie zwodów powinno być wykonane metodą spawania, śrubowo lub zaciskowo.
 - Przewody odprowadzające należy wykonać z drutów ze stali ocynkowanej o średnicy 8mm zgodnie z poniższymi zasadami:
 - przewody montować na stałe poprzez wciąganie w rurę elektryczną RL16 przynocowaną do stany budynku
 - połączenia przewodów odprowadzających ze zwodami powinny być wykonane jako spawane, śrubowe lub zaciskowe połączenia
 - połączenia przewodów odprowadzających z uzłomami sztuczny powinny być wykonane za pomocą zacisków problematycznych, usytuowanych między przewodami odprowadzającym a uzłomującym, na wysokości 0,3-1,2 m nad ziemią.
 - połączenia przewodów uzłomujących z uzłomami powinny być wykonane jako spawane lub śrubowe
 - przewody uzłomujące należy chronić przed korozją przez malowanie farbą antykorozyjną do głębokości 20cm pod ziemią I do wysokości 30cm nad ziemią.
 - uzłem wykonać jako ołkowy przy użyciu bednarki stalowej ocynkowanej 25x4mm, tak aby R<10Ω

Należy wykorzystać blaszane pokrycie dachu jako zwód odgromowy oraz uzłemie wszystkie kominy znajdujące się na dachu.

Temat:	Zmiana sposobu użytkowania strażnicy OSP na Gminny Ośrodek Kultury		
Adres:	Działka nr ew. 324/4 i 322 Poniąwy-Branowa		
Treść:	Rzut parteru		
Projektant:			
Marzec 2012r.		Skala 1:100	Rys. nr 1