


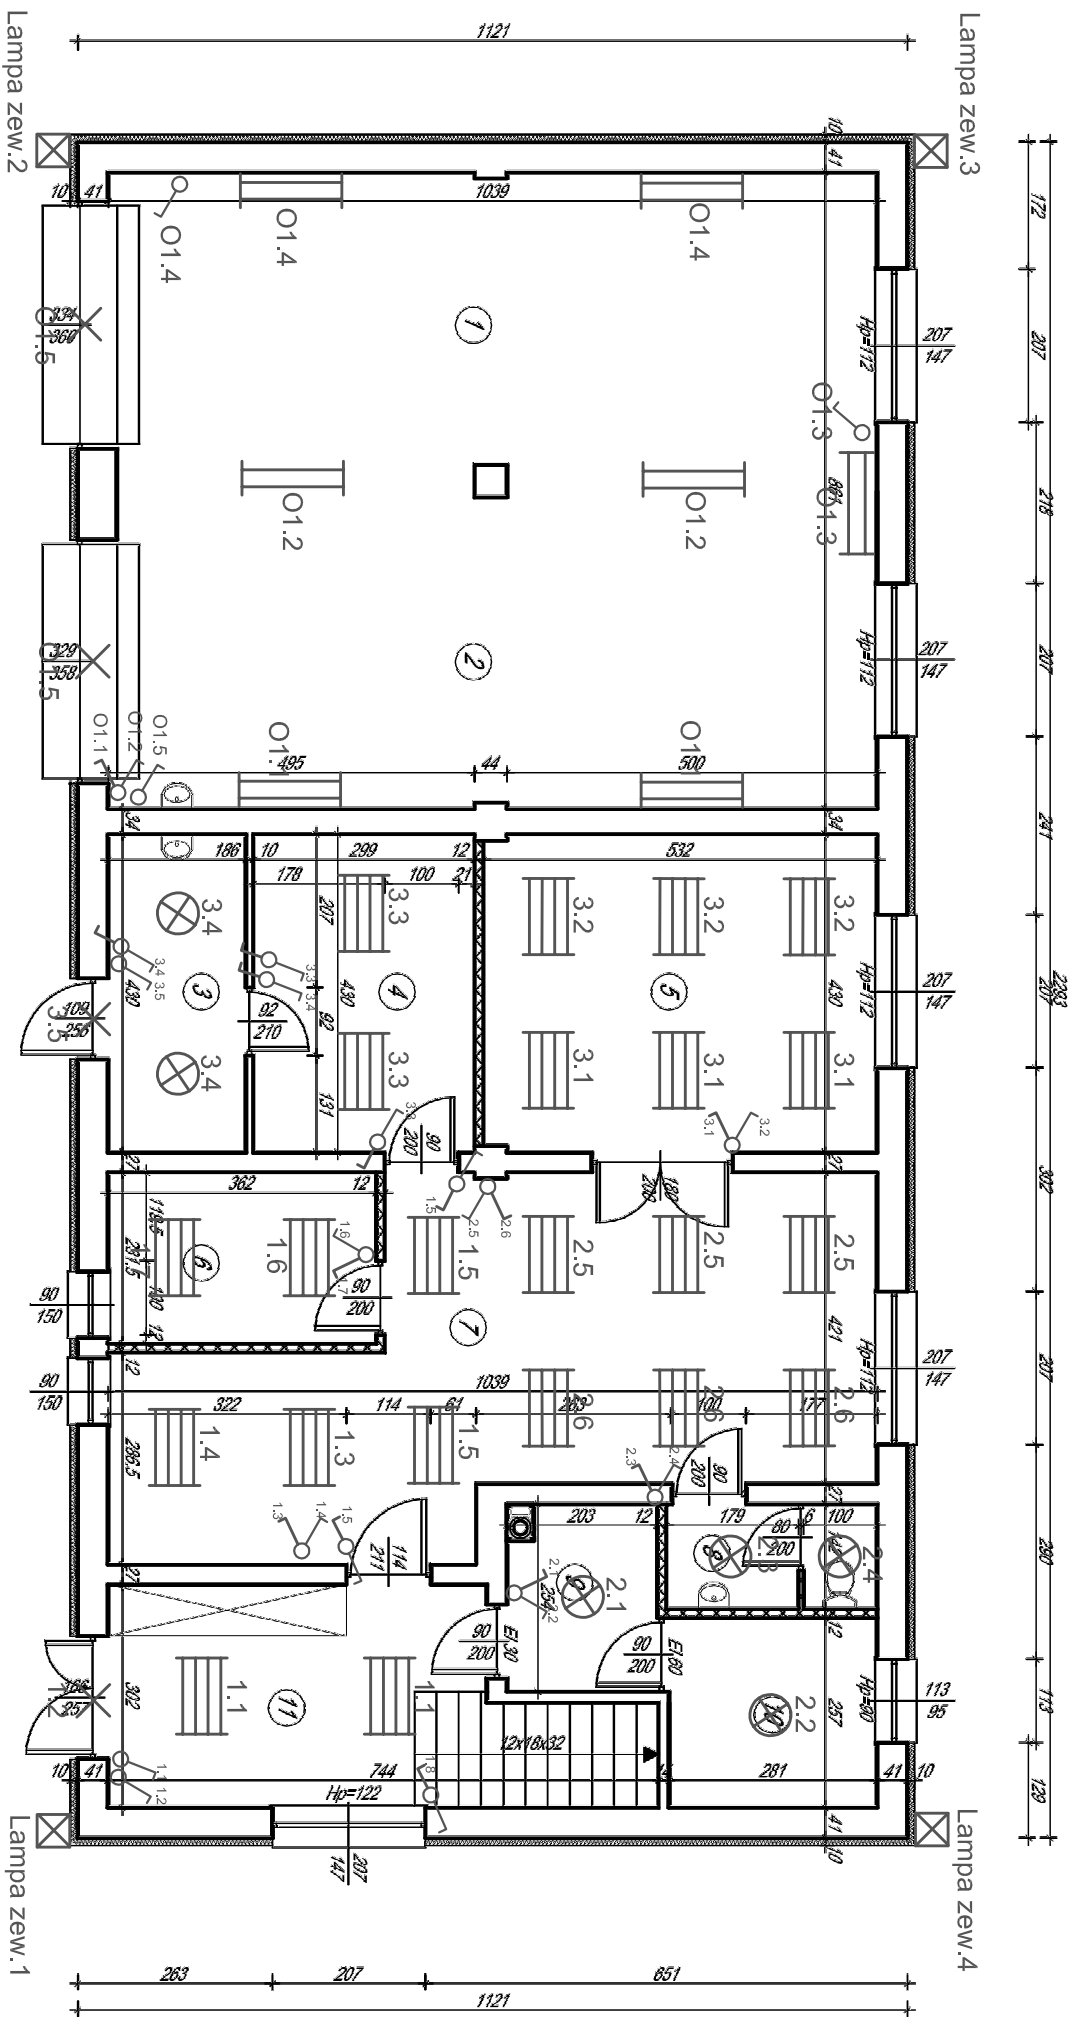

Wykaz pomieszczeń

1	Garaż	41,85	m ²
2	Garaż	44,50	m ²
3	Schowek porządkowy	8,00	m ²
4	Zaplecze biblioteki	12,85	m ²
5	Czytelnia	22,82	m ²
6	Gabinet bibliotekarki	8,40	m ²
7	Biblioteka	49,13	m ²
8	WC	3,95	m ²
9	Kotłownia	5,15	m ²
10	Skład opatu	7,20	m ²
11	Hall	13,90	m ²
SUMA		217,75	m ²

ŚCIANY PROJEKTOWANE

Uwagi:
Włazki przewodów prowadzić w ścianie zgodnie z oznaczeniami na rysunku przewodem YDYp3x2,5mm2 do puszek rozgałęźnej, a następnie przewodem YDYp3x1,5mm2 do oprawy. Łączniki oświetlenia montować na wys. 1,3m od podłogi. Łączniki oświetlenia w garażu i kotłowni zamontować jako hermetyczne. Oprawy O1.1, O1.2, O1.3 zamontować na ścianie na wysokości h=1,8 m od podłogi. Lampy zewnętrzne OSUe zamontować na rogach budynku na wysokości 3m od podłoża

Objaśnienia:

- oprawa ELGO RASTRA 4x18W
- oprawa ELGO HERMETIC 2x36W
- plafon ELGO VARNA E-27
- lampa halogenowa 500W
- lampa zewnętrzna OSUe 70W

Temat:	Zmiana sposobu użytkowania straży OSP na Gminny Ośrodek Kultury		
Adres:	Dzielnica nr ew. 324/4 i 322 Pionierów-Braniewa		
Treść:	Rzut parteru		
Projektant:			
Marzec 2012r.	Skala 1:100	Rys. nr 1	