


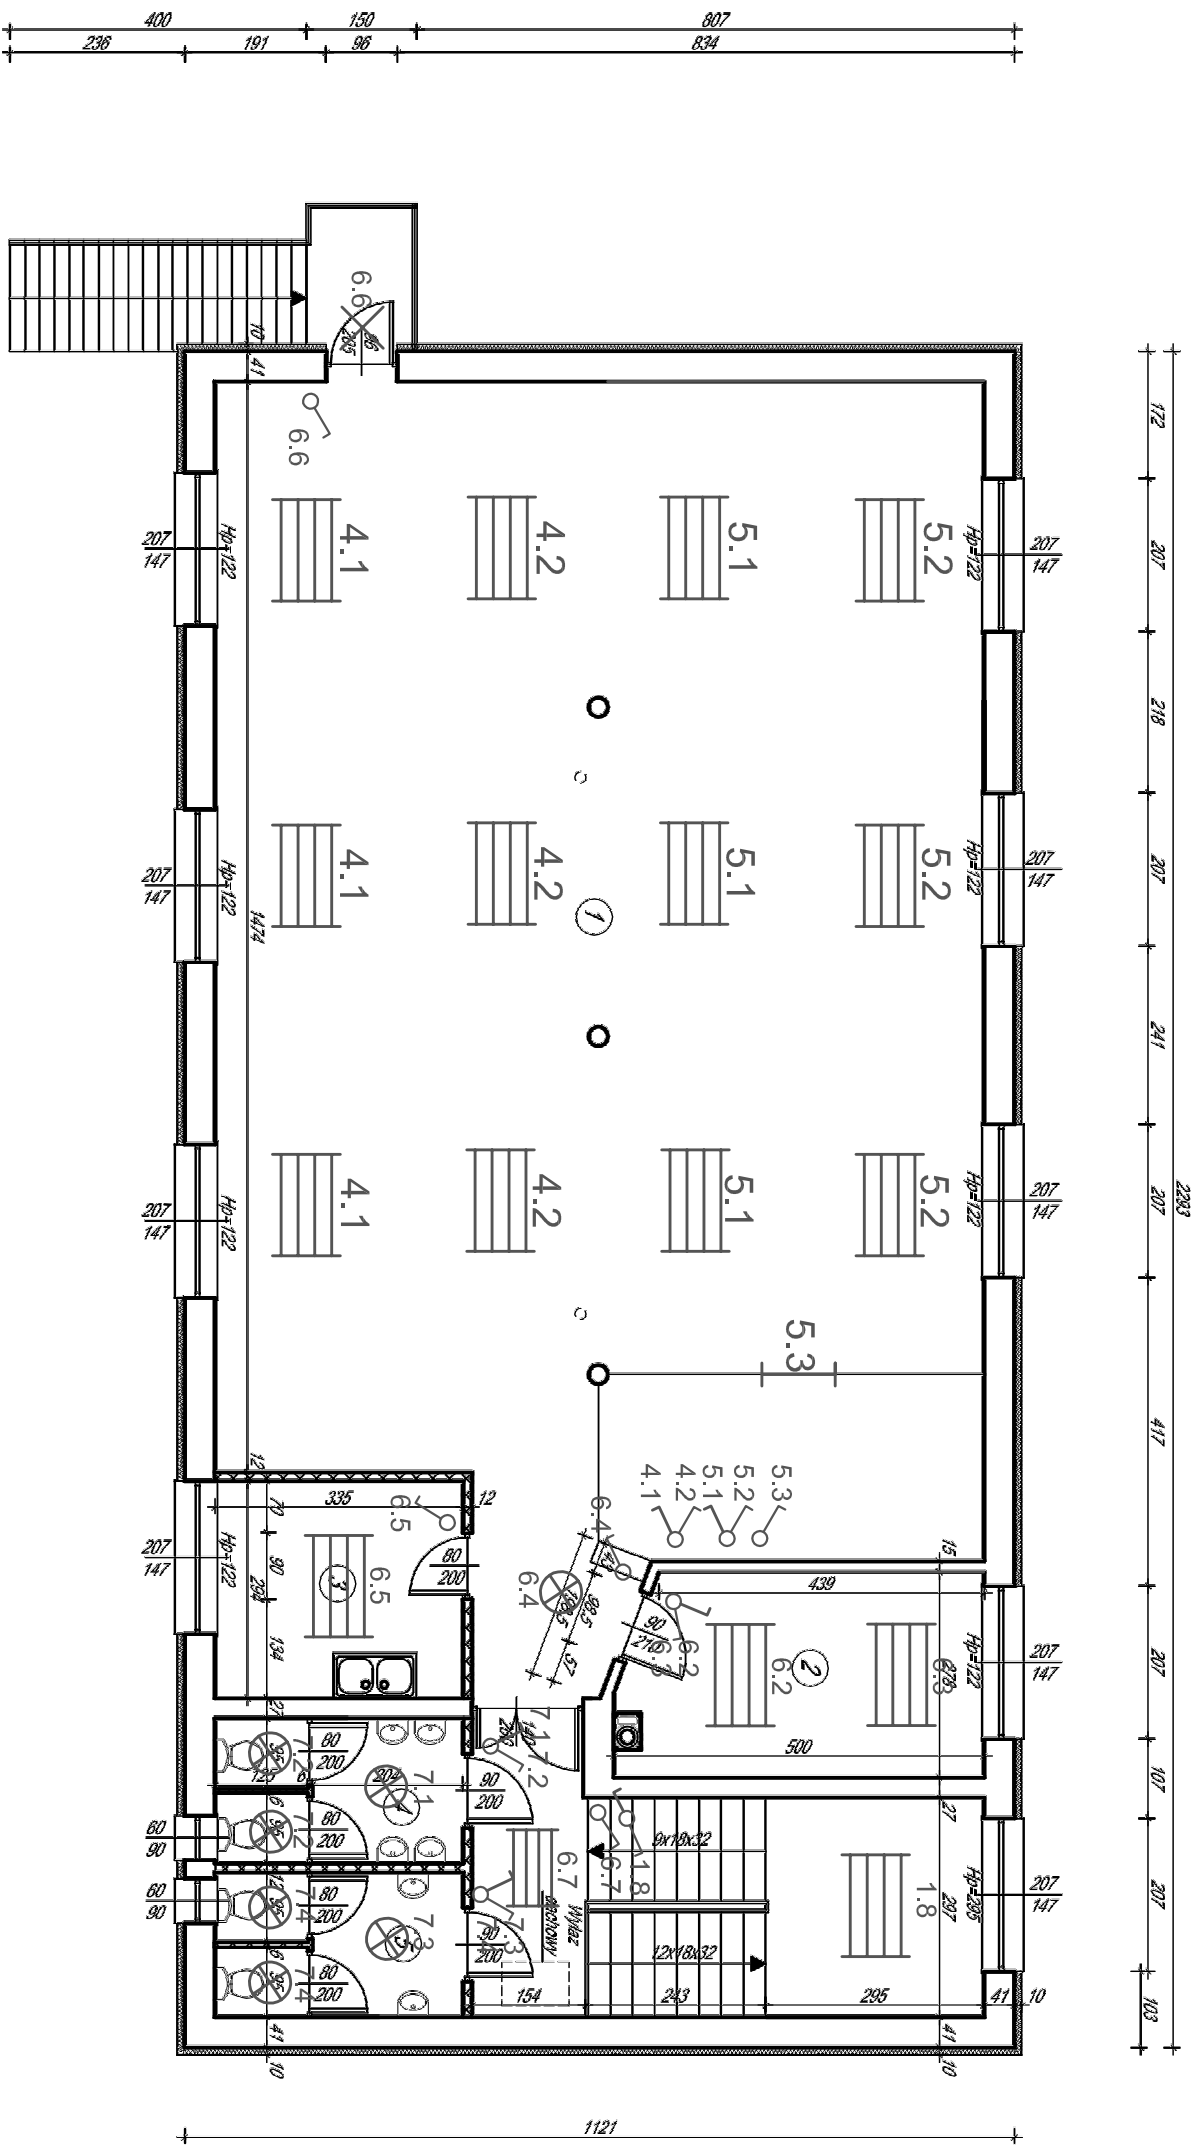

Wykaz pomieszczeń

1	Sala widowskowa	165,15	m ²
2	Garderoba	13,45	m ²
3	Zaplecze sali	9,85	m ²
4	WC damski	6,50	m ²
5	WC męski	6,50	m ²
6	Komunikacja	6,20	m ²
SUMA		207,65	m ²

Uwagi:

Wiązki przewodów prowadzić w ścianie zgodnie z oznaczeniami na rysunku przewodem YDYp3x2,5mm2 do puszek rozgałęźnej, a następnie przewodem YDYp3x1,5mm2 do oprawy. Łączniki oświetlenia montować na wys. 1,3m od podłogi.

Objaśnienia:

- oprawa ELGO RASTRA 4x18W
- oprawa ELGO HERMETIC 2x36W
- plafon ELGO VARNA E-27
- lampa halogenowa 500W
- oprawa ELGO Riga 1x18W

ŚCIANY PROJEKTOWANE

Temat:	Zmiana sposobu użytkowania straży OSP na Gminny Ośrodek Kultury		
Adres:	Dzielnica nr ew. 324/4 i 322 Pionierów-Braniewa		
Treść:	Rzut piętra		
Projektant:			
Marzec 2012r.		Skala 1:100	Rys nr 2