


Rzut dachu

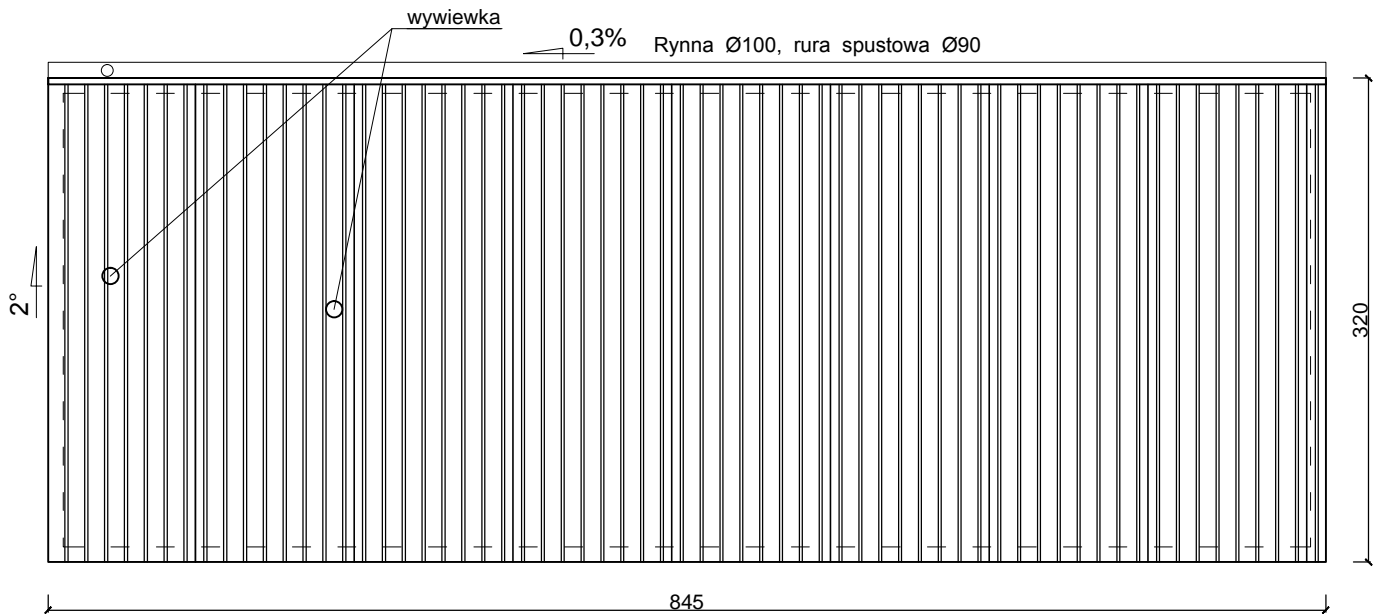

Biuro Projektów Inżynierskich Sp. z o.o. sp. k. 12-100 Szczytno ul. Osuchowskiego 15 tel./fax 89 623 18 61	PROJEKT BUDOWLANY SIECI WODOCIĄGOWEJ WRAZ Z PRZYŁĄCZAMI WE WSIACH STARE ZACISZE I POPIELARKA		Nr rys. A-4
	Przedmiot rysunku: Rzut dachu		skala: 1:50
	Inwestor: Gmina Płoniawy-Bramura, Płoniawy-Bramura 83A		data: 30.11.2015
Stanowisko	Imię i nazwisko	numer uprawnień	podpis
Projektant	mgr inż. arch. Paweł T. Wrażeń	82/86/OL	
Asystent projektanta	mgr inż. Kamil Kiryjewski	WAM/0092/OWOK/10	